
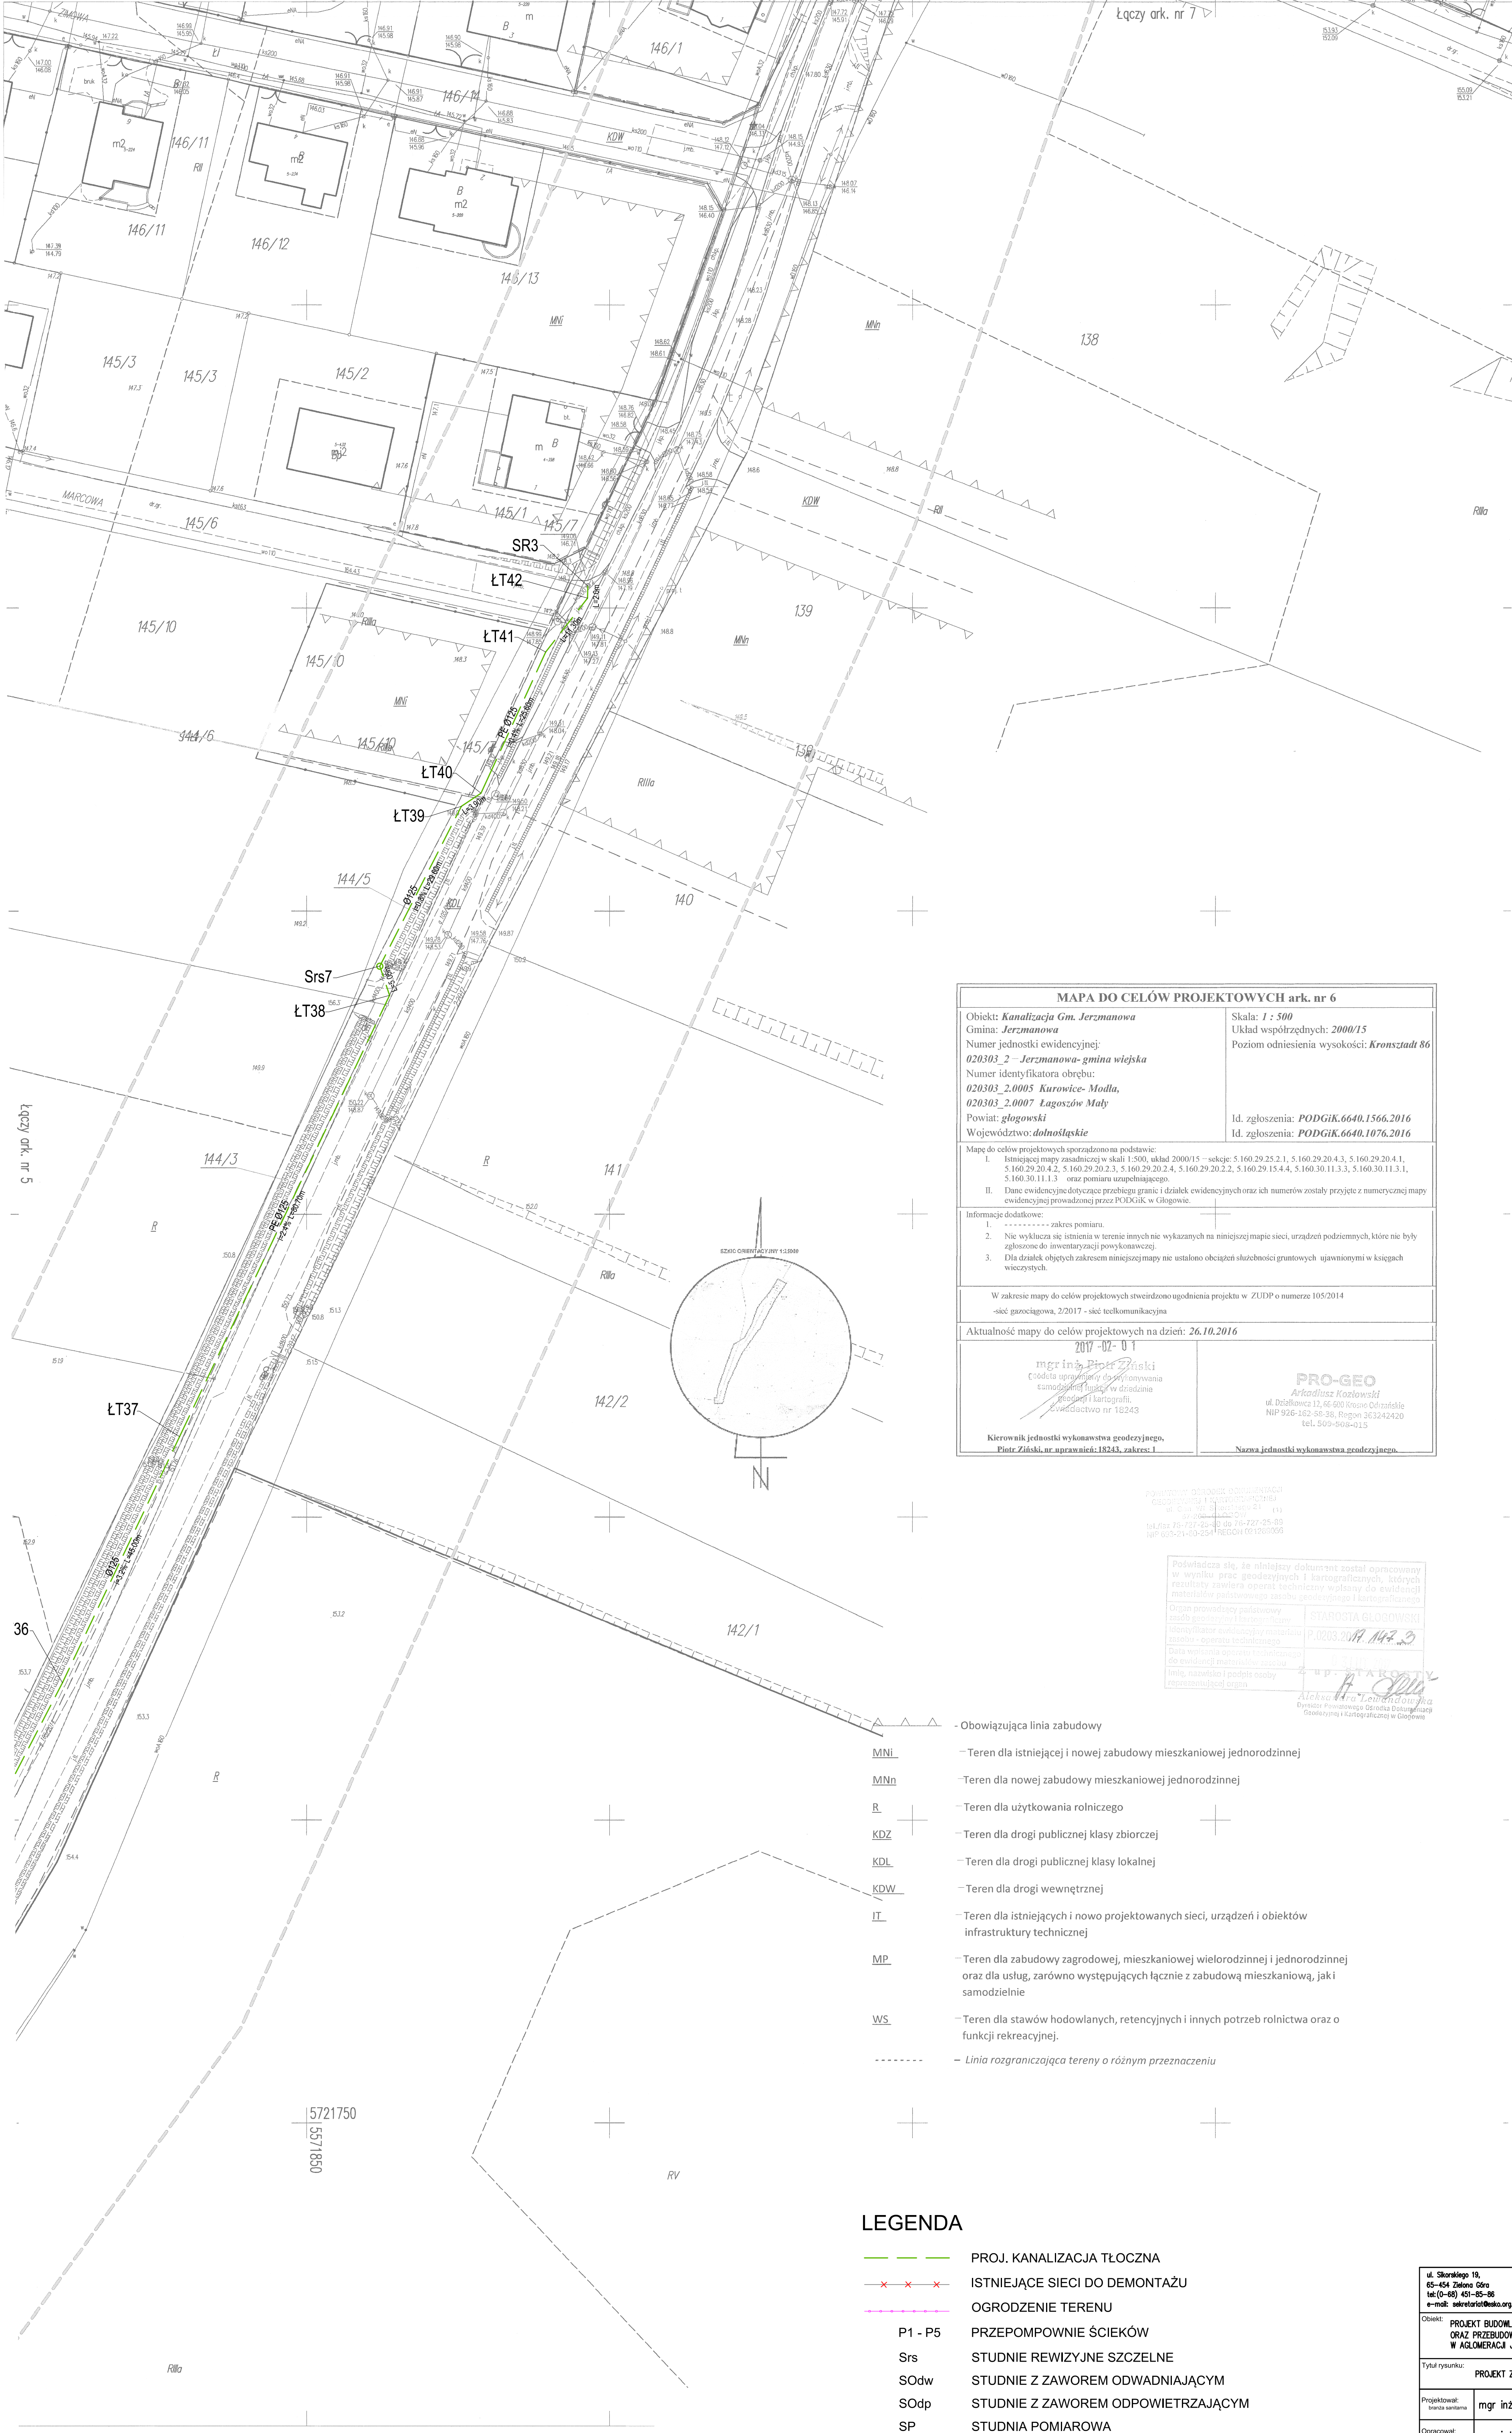


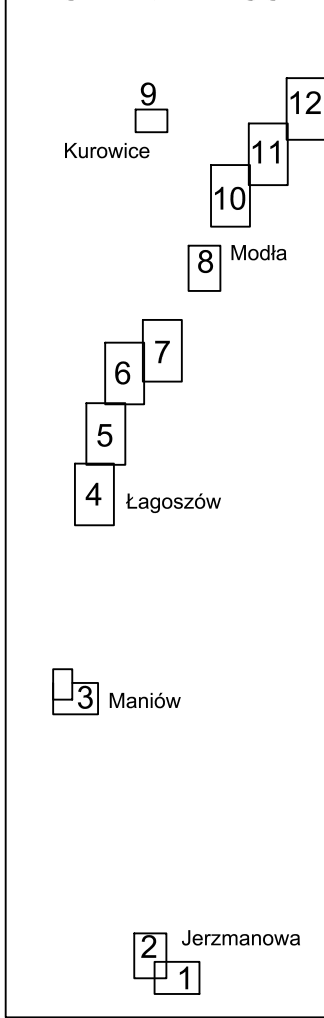

MAPA DO CELÓW PROJEKTOWYCH ark. nr 6	
Objekt: Kanalizacja Gm. Jerzmanowa Gmina: Jerzmanowa Numer jednostki ewidencyjnej: 020303_2 - Jerzmanowa-gmina wiejska Numer identyfikatora obrębu: 020303_2.0005 Kurowice- Modla, 020303_2.0007 Łagoszów Mały Powiat: głogowski Województwo: dolnośląskie	Skala: 1 : 500 Układ współrzędnych: 2000/15 Poziom odniesienia wysokości: Kronsztadt 86 Id. zgłoszenia: PODGIK.6640.1566.2016 Id. zgłoszenia: PODGIK.6640.1076.2016
Mapę do celów projektowych sporządzono na podstawie: I. Istniejącej mapy zasadniczej w skali 1:500, układ 2000/15 – sekcje: 5.160.29.25.2.1, 5.160.29.20.4.3, 5.160.29.20.4.1, 5.160.29.20.4.2, 5.160.29.20.2.3, 5.160.29.20.2.4, 5.160.29.20.2.2, 5.160.29.15.4.4, 5.160.30.11.3.3, 5.160.30.11.3.1, 5.160.30.11.1.3 oraz pomiaru uzupełniającego. II. Dane ewidencyjne dotyczące przebiegu granic i działek ewidencyjnych oraz ich numerów zostały przyjęte z numerycznej mapy ewidencyjnej prowadzonej przez PODGIK w Głogowie.	
Informacje dodatkowe: 1. zakres pomiaru. 2. Nie wykłacza się istnienia w terenie innych nie wykazanych na niniejszej mapie sieci, urządzeń podziemnych, które nie były zgłoszone do inwentaryzacji powykonawczej. 3. Dla działek objętych zakresem niniejszej mapy nie ustalono obciążeń służebności gruntowych ujawnionych w księgach wieczystych.	
W zakresie mapy do celów projektowych stwierdzono ugodnienia projektu w ZUDP o numerze 105/2014 -sieć gazociągowa, 2/2017 -sieć telekomunikacyjna	
Aktualność mapy do celów projektowych na dzień: 26.10.2016	
2017-02-01 mgr inż. Piotr Ziński Coodla opracowania do wykonania zawartych w zadaniu projektu i kartografii Zwiedziectwo nr 18243	
Kierownik jednostki wykonawstwa geodezyjnego, Piotr Ziński, nr uprawnień: 18243, zakres: I	Nazwa jednostki wykonawstwa geodezyjnego.

POWIAZANIE DOKUMENTÓW
Geodezyjne i kartograficzne
ul. Czerwona 10, 50-001 Głogów
tel. 71 727 25 85
ul. Lipka 18-122-25-85 ul. 71-727-25-85
ul. 603-21-50-254 REDON 01260059

Podlega się, że niniejszy dokument został opracowany
w wyniku prac geodezyjnych i kartograficznych, których
rezultaty zawiera operat techniczny wpisany do ewidencji
miejscowej państwowego zasobu geodezyjnego i kartograficznego
Opis prowadzący państwową
zawartych w zadaniu
projektu i kartografii
Zwiedziectwo nr 18243
Data wpisania operatu technicznego
do ewidencji państwowego zasobu
geodezyjnego i kartograficznego
Data, nazwa i podpis osoby
reprezentującej organ

STAROSTA GŁOGOWSKI
P. 0203.2016.147.3
ALEKSANDRA LEWANDOWSKA
Dyrektor Powiatowego Urzędu Geodezji i Kartografii w Głogowie

- Obowiązująca linia zabudowy
- MNI - Teren dla istniejącej i nowej zabudowy mieszkaniowej jednorodzinnej
- MNn - Teren dla nowej zabudowy mieszkaniowej jednorodzinnej
- R - Teren dla użytkowania rolniczego
- KDZ - Teren dla drogi publicznej klasy zbiorczej
- KDL - Teren dla drogi publicznej klasy lokalnej
- KDW - Teren dla drogi wewnętrznej
- IT - Teren dla istniejących i nowo projektowanych sieci, urządzeń i obiektów infrastruktury technicznej
- MP - Teren dla zabudowy zagrodowej, mieszkaniowej wielorodzinnej i jednorodzinnej oraz dla usług, zarówno występujących łącznie z zabudową mieszkaniową, jak i samodzielnie
- WS - Teren dla stawów hodowlanych, retencyjnych i innych potrzeb rolnictwa oraz o funkcji rekreacyjnej.
- - Linia rozgraniczająca tereny o różnym przeznaczeniu

LEGENDA

- PROJ. KANALIZACJA TŁOCZNA
- ISTNIEJĄCE SIECI DO DEMONTAŻU
- OGRODZENIE TERENU
- P1 - P5 PRZEPOMPOWNIE ŚCIEKÓW
- Srs STUDNIE REWIZYJNE SZCZELNE
- Sodw STUDNIE Z ZAWOREM ODWADNIAJĄCYM
- Sodp STUDNIE Z ZAWOREM ODPOWIERZAJĄCYM
- SP STUDNIA POMIAROWA

ul. Skarńskiego 19, 65-454 Zielona Góra tel.(0-68) 431-85-88 e-mail: sekretariat@esko.org.pl	ESKO KONSULTING	Objekt: PROJEKT BUDOWY BUDOWY POMPOWNI ŚCIEKÓW ORAZ PRZEBUDOWY SYSTEMU RUROCIĄGÓW TŁOCZNYCH W AGLOMERACJI JERZMANOWA	Skala: 1:500
Tytuł rysunku: PROJEKT ZAGOSPODAROWANIA TERENU CZ. 7	nr rys. 07	Projektował: branża sanitarna	mgr inż. Emil Sadurski
Opracował: branża sanitarna	mgr inż. Emil Sadurski	nr upr. LBS/P005/0081/06	data, 03.2017 r., podpis:
Sprawdził: branża sanitarna	mgr inż. Bożena Baczmańska	21/2001/GW	data, 03.2017 r., podpis: