



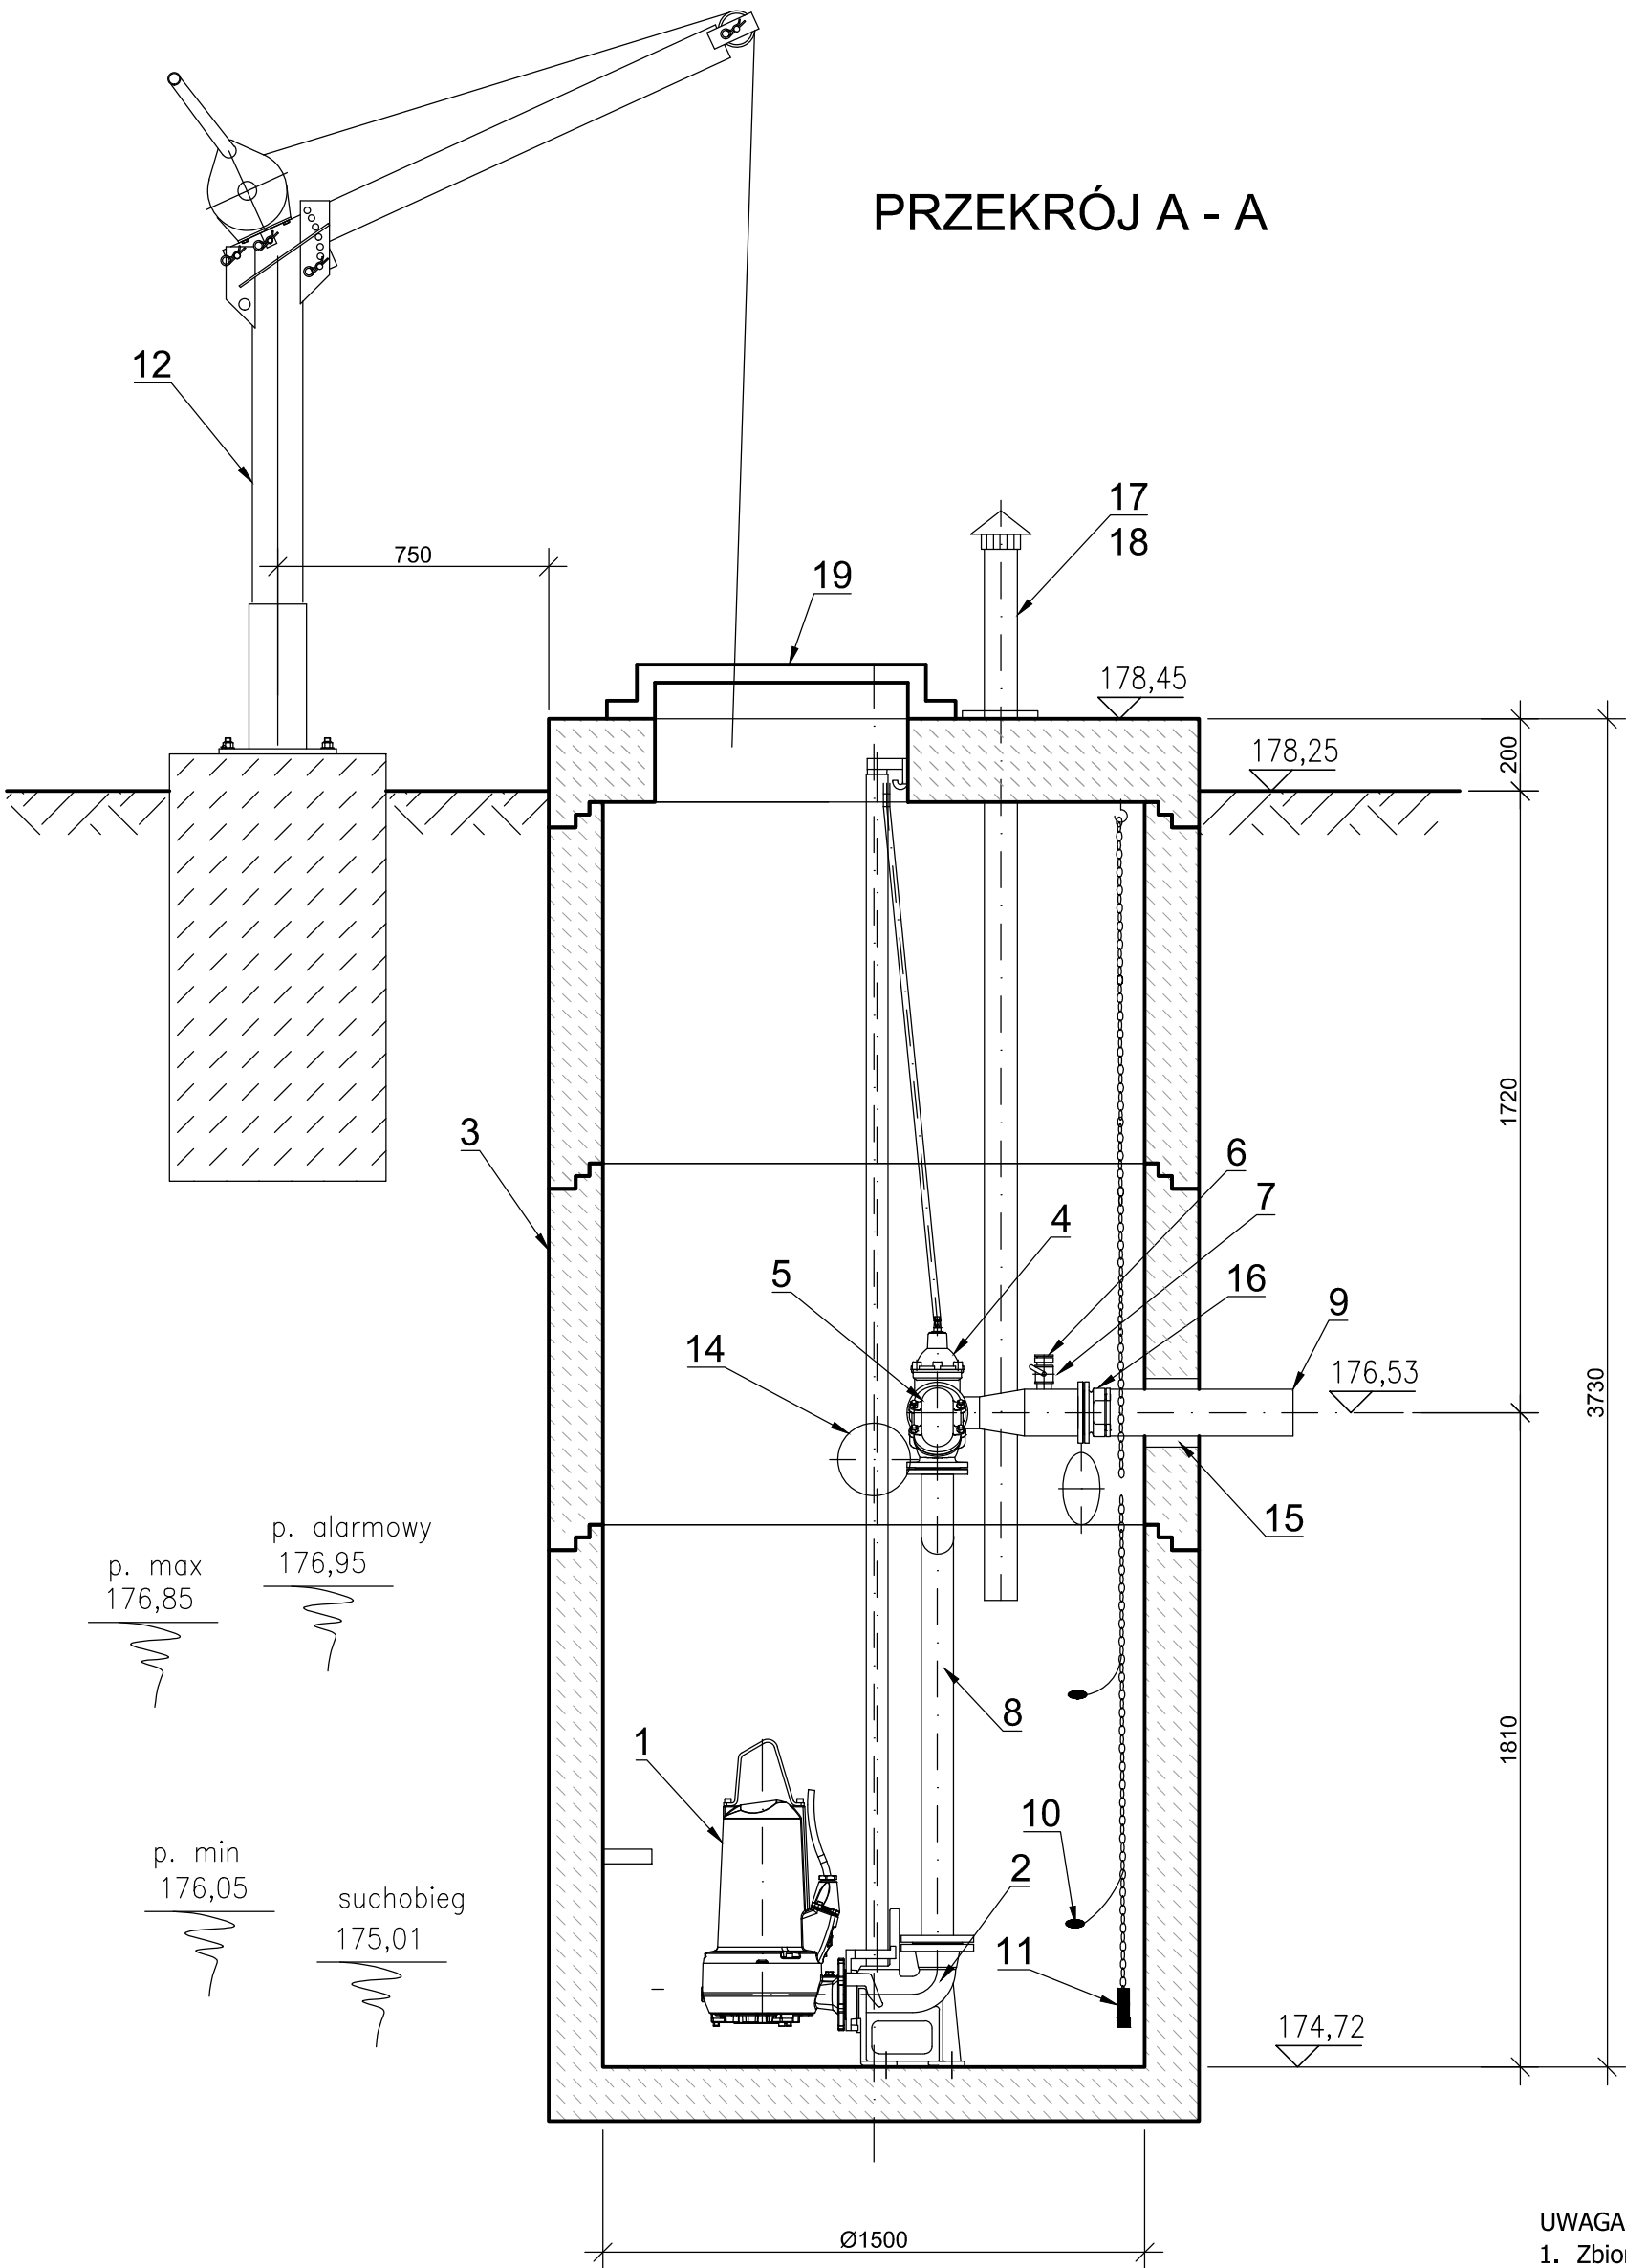

22	Studnia rozprężna D=1,0 m H=2,0 m	1	
21	Szafa sterownicza	1	
20	Mufa dla kabli elektrycznych	1	
19	Przykrycie włazu o wym. 700×900 mm	1	stal nierdzewna
18	Biofiltr kominkowy DN100	1	stal nierdzewna
17	Kominek wentylacyjny DN100	1	stal nierdzewna
16	Łącznik kołnierzowy stal DN100/PE 110	1	
15	Przejście łańcuchowe dla rur PEØ110	2	
14	Przejście murowe dla rur PVCØ200	3	
13	Króciec dopływowy z deflektorem	2	DN200
12	Żuraw z wciągarką, udźwig 500 kg	1	
11	Sonda hydrostatyczna	1	
10	Wyłącznik pływakowy	2	
9	Króciec tłoczny PEØ110	1	PE100
8	Układ tłoczny DN80/100	1	stal nierdzewna
7	Zawór kulowy DN50	1	
6	Nasada płuczka T52	1	
5	Zawór zwrotny kolanowy DN80	2	żeliwo
4	Zasuwa klinowa DN80	2	żeliwo
3	Zbiornik - kręgi żelbetowe D=1500 mm	1	
2	Kolano stopowe DN80	2	żeliwo
1	Pompa zatapialna	2	
Lp.	Nazwa	Ilość	Materiał

RZUT Z GÓRY

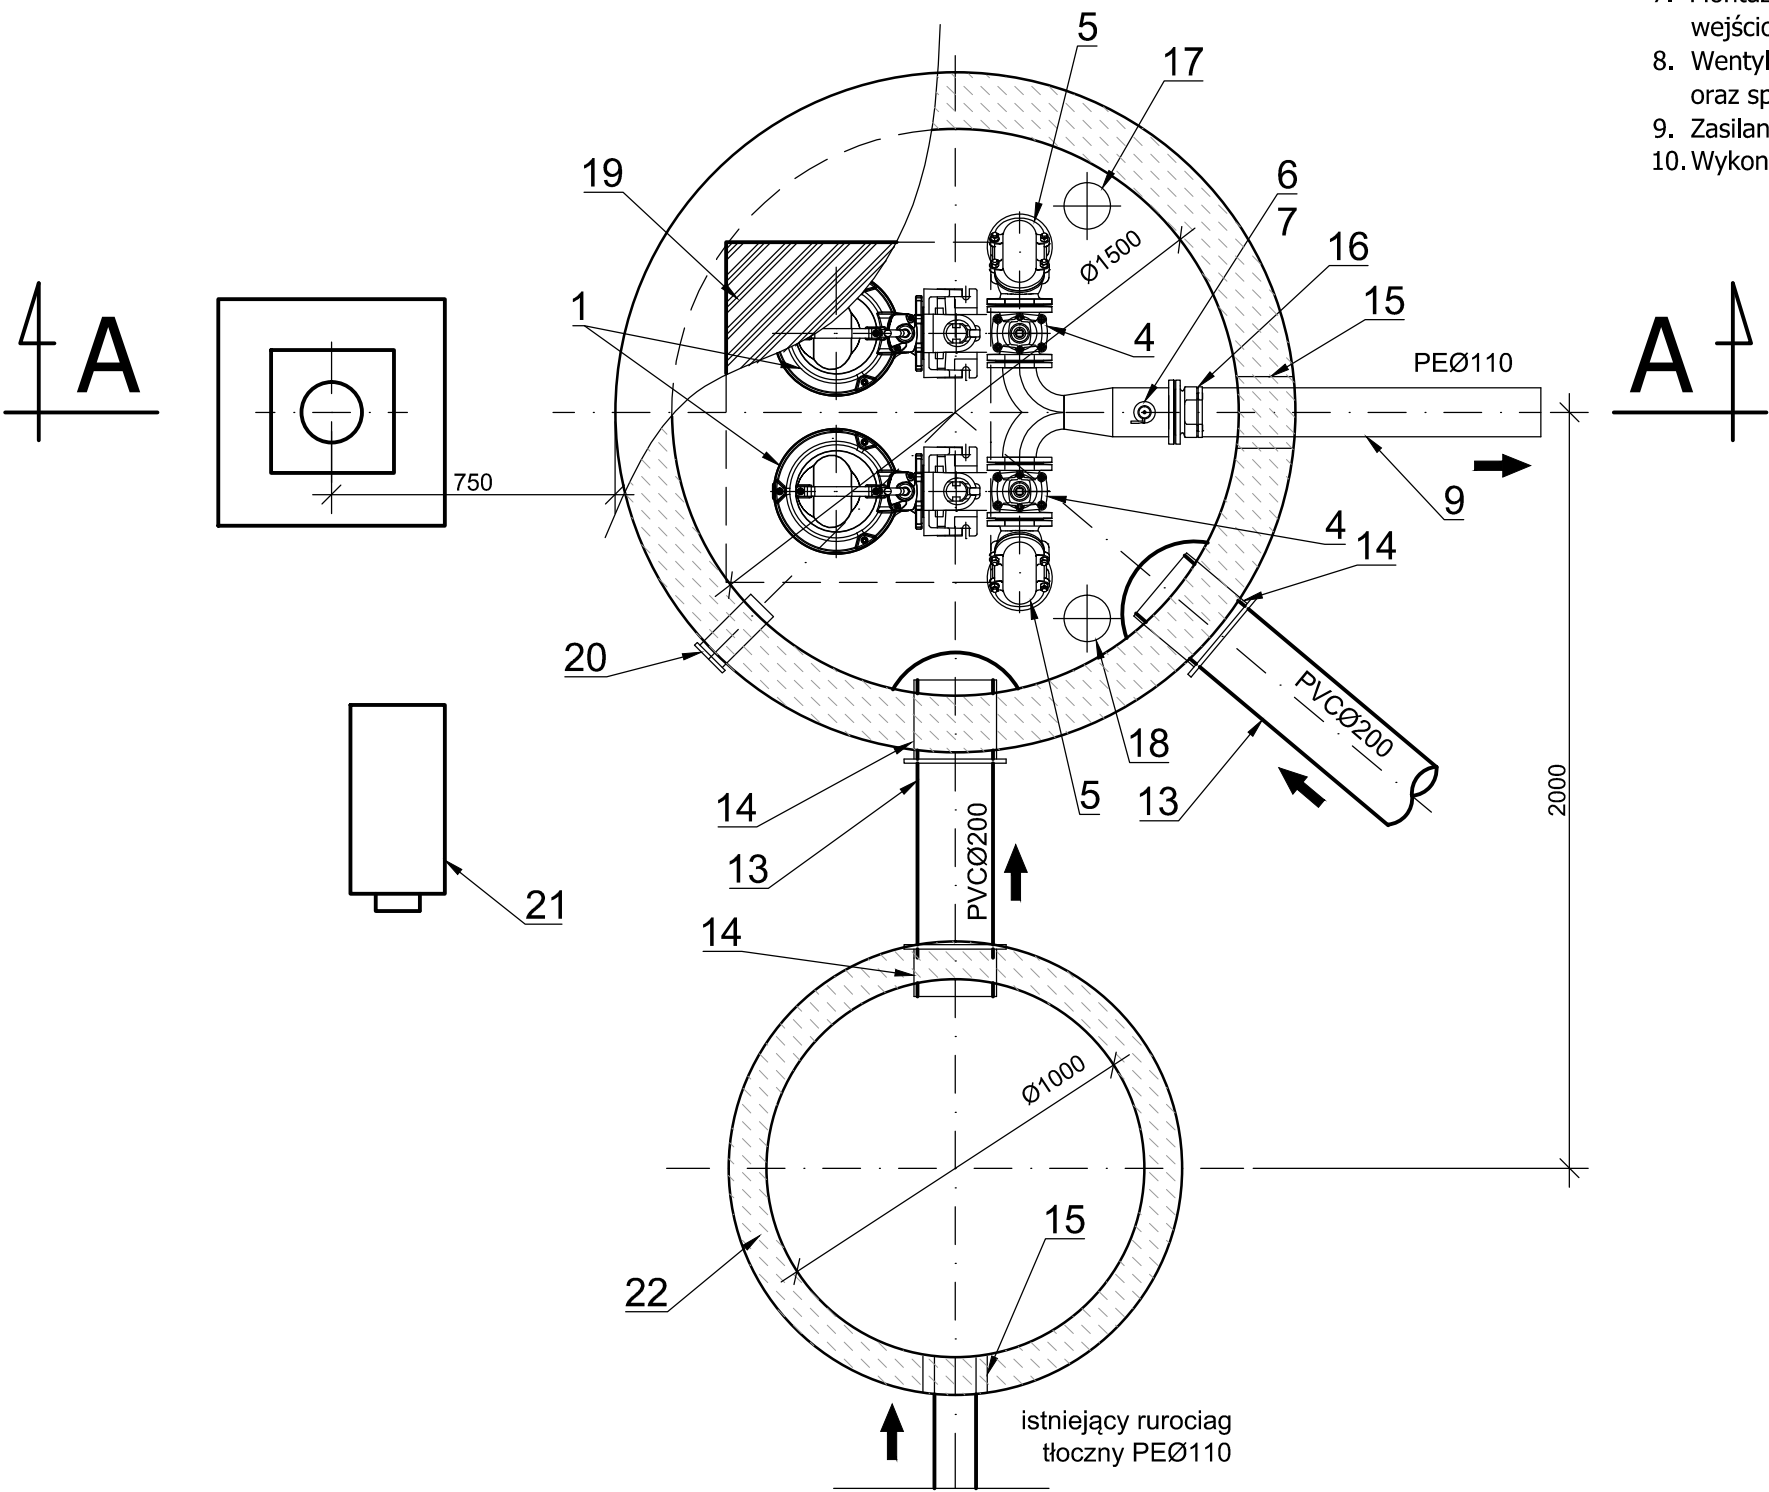

- UWAGA
1. Zbiornik pompowni wykonać z elementów prefabrykowanych żelbetowych DN 1500 mm.
 2. Płyta pokrywowa zbiornika grubości min. 200 mm, dostosowana do włazu montażowego pomp.
 3. W pompowni zainstalować dwie pompy zatapialne na przewodnicach rurowych, z linką oraz łańcuchem ze stali nierdzewnej.
 4. Pompy zatapialne w wersji z kolanem stopowym DN80.
 5. Wejście do komory pomp przy użyciu drabiny przenośnej.
 6. Wyciąganie pomp z pompowni przy użyciu żurawia z wciągarką linową o udźwigu do 500 kg i wysokości podnoszenia do 5 m będącego na wyposażeniu Eksploatatora.
 7. Montaż armatury zwrotnej i odcinającej wewnątrz pompowni. Trzpienie zasuw wyprowadzić pod wąż wejściowy.
 8. Wentylację pompowni wykonać dwoma rurociągami: znad maksymalnego poziomu zwierciadła ścieków oraz spod stropu pompowni. Na płycie pompowni zamontować kominki wywiewne.
 9. Zasilanie i sterowanie pompowni wg części elektrycznej.
 10. Wykonanie płyty stropowej indywidualne.

ul. Sikorskiego 19, 65-454 Zielona Góra tel.(0-68) 451-85-86 e-mail: sekretariat@esko.org.pl			
Objekt: PROJEKT BUDOWLANY BUDOWY POMPOWNI ŚCIEKÓW ORAZ PRZEBUDOWA SYSTEMU RUROCIĄGÓW TŁOCZNYCH W AGLOMERACJI JERZMANOWA		nr upr. LBS/P00S/0081/06	Skala 1:20
Tytuł rysunku: PRZEPOMPOWNA ŚCIEKÓW P2 W MANIOWIE		nr rys. 21	
Projektował: branża sanitarna	mgr inż. Emil Sadurski	nr upr. LBS/P00S/0081/06	data, 03.2017 r. podpis:
Opracował: branża sanitarna	mgr inż. Emil Sadurski		data, 03.2017 r. podpis:
Sprawdził: branża sanitarna	mgr inż. Bożena Baczmańska	21/2001/GW	data, 03.2017 r. podpis: