


PRZEKRÓJ A - A

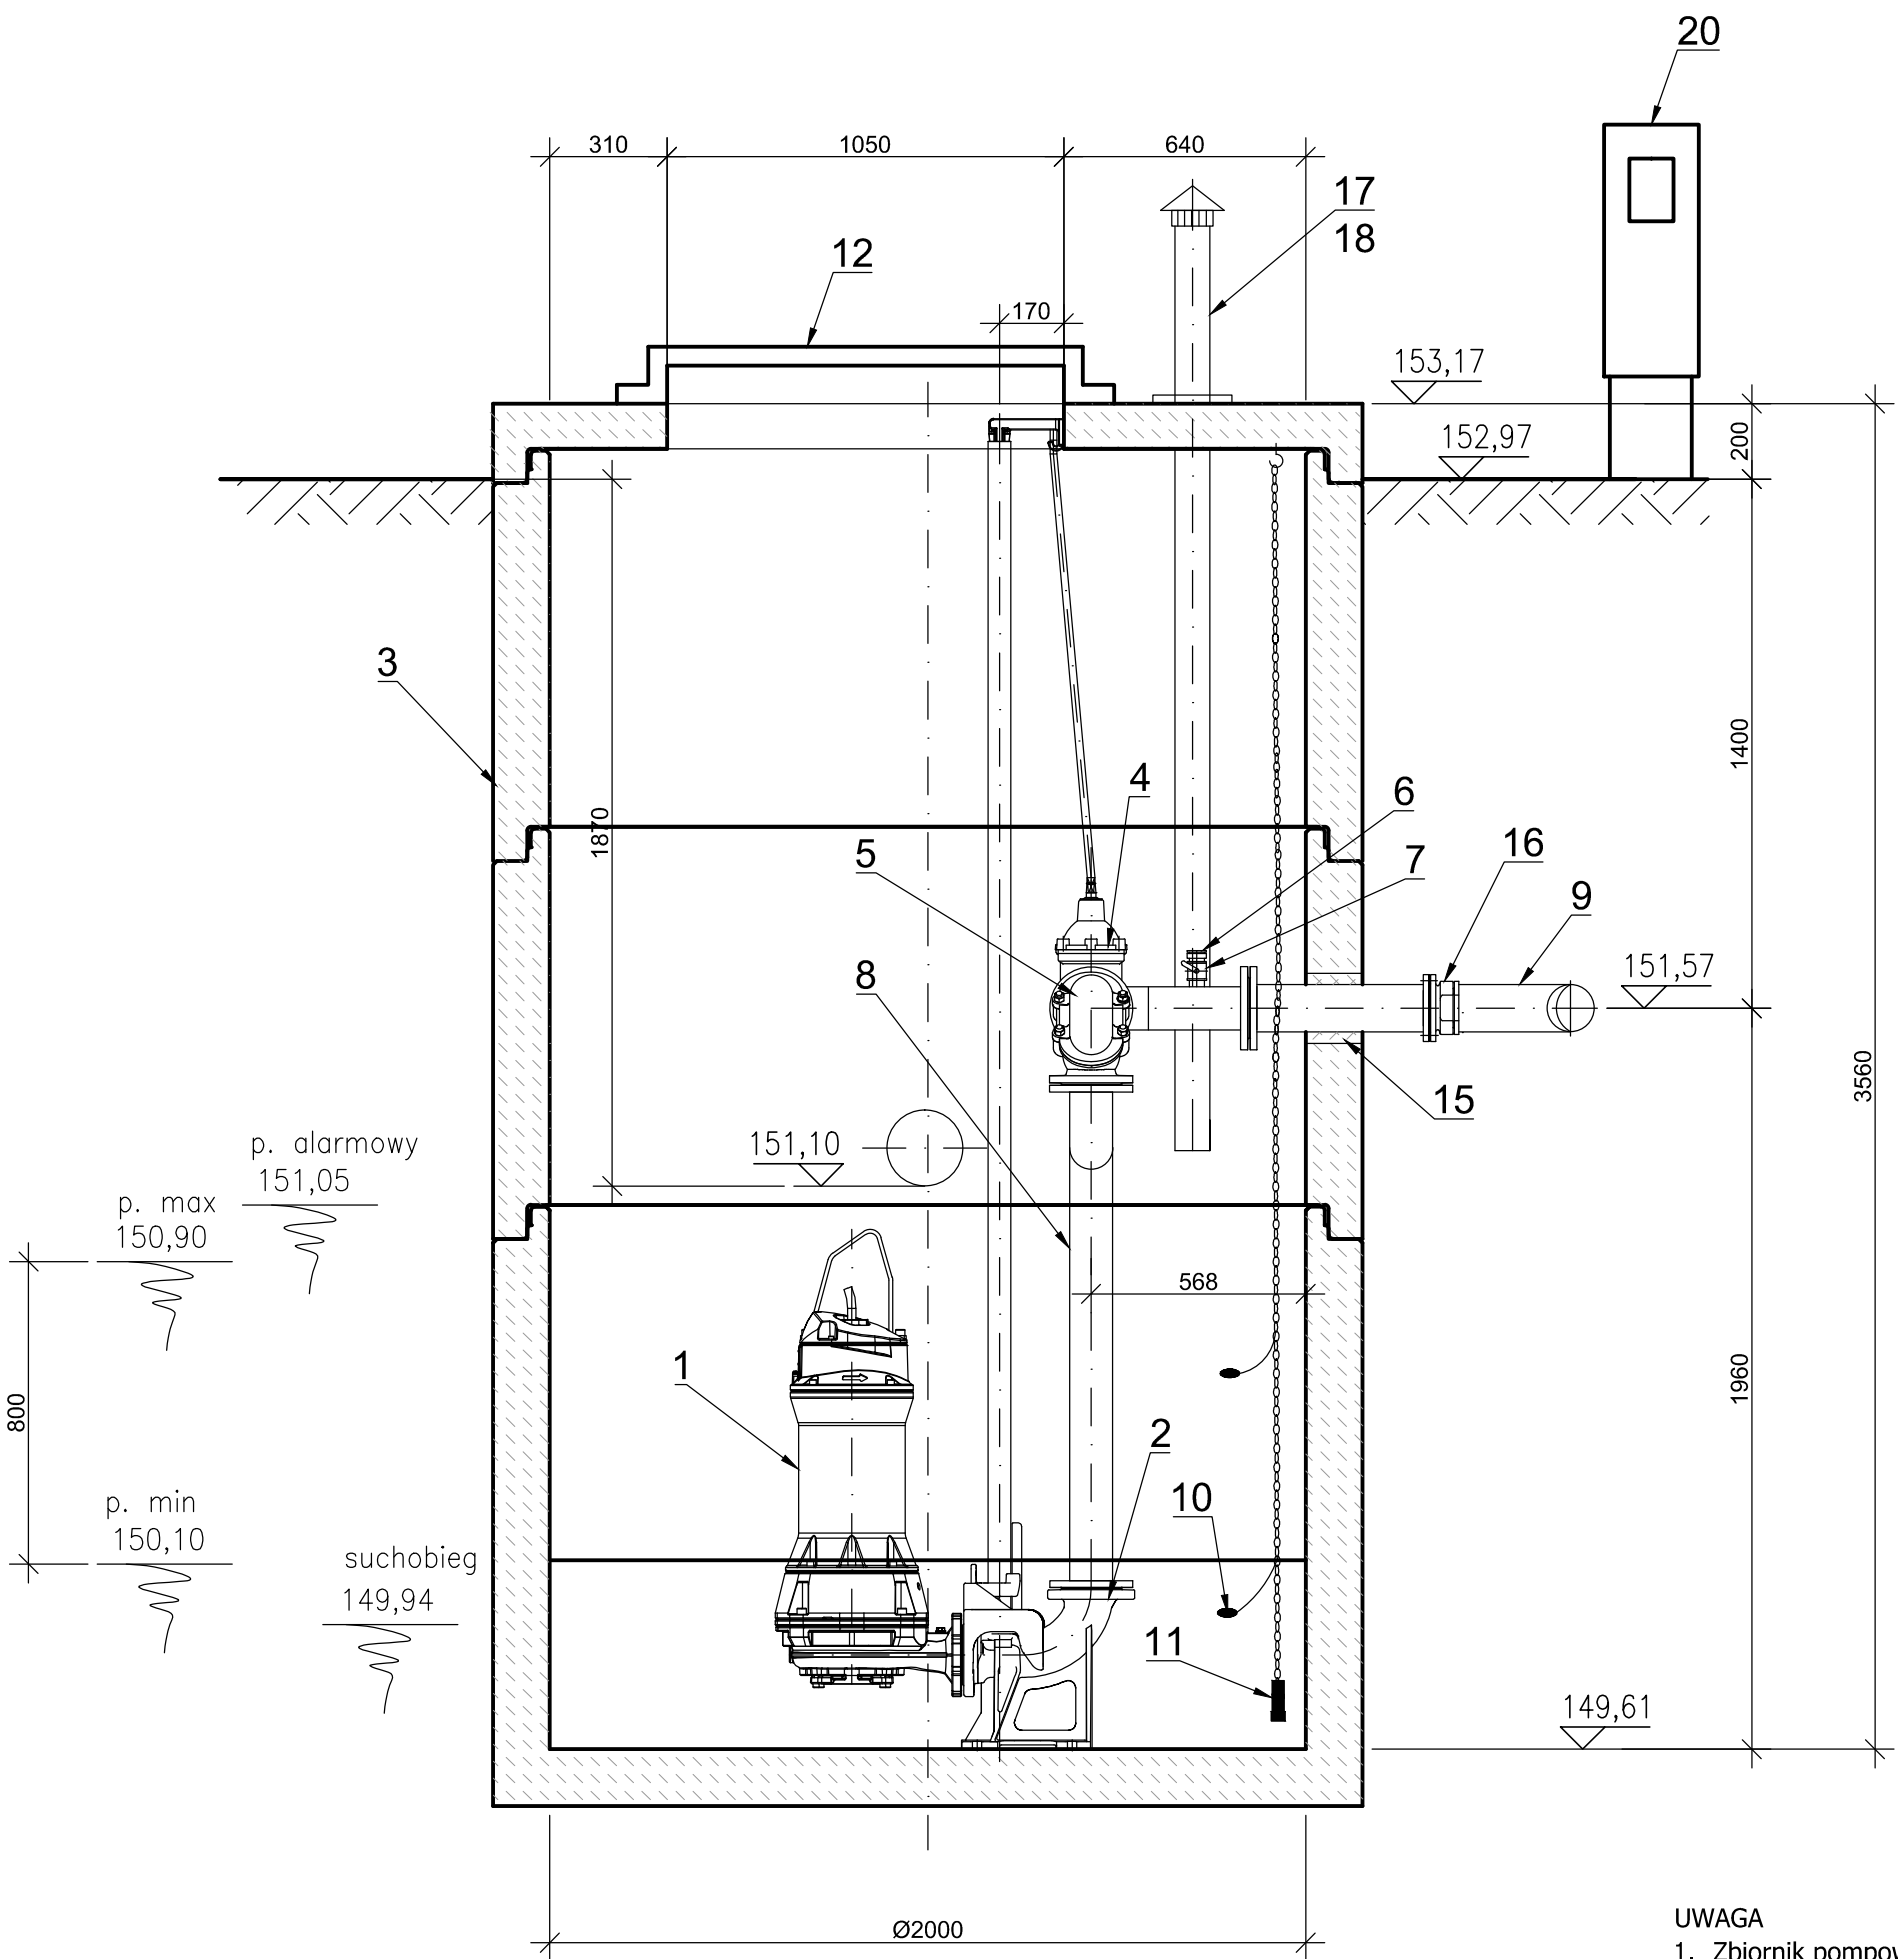


20	Szafa sterownicza	1	
19	Mufa dla kabli elektrycznych	1	
18	Biofiltr kominkowy DN100	1	stal nierdzewna
17	Kominek wentylacyjny DN100	1	stal nierdzewna
16	Łącznik kołnierzowy stal DN100/PE 125	1	
15	Przejście łańcuchowe dla rur PEØ125	1	
14	Przejście murowe dla rur PVCØ200	1	
13	Króciec dopływowy z deflektorem	1	DN200
12	Przykrycie wjazdu o wym. 1050×1520 mm	1	stal nierdzewna
11	Sonda hydrostatyczna	1	
10	Wyłącznik pływakowy	2	
9	Króciec tłoczny PEØ125	1	PE100
8	Układ tłoczny DN100	1	stal nierdzewna
7	Zawór kulowy DN50	1	
6	Nasada płuczająca T52	1	
5	Zawór zwrotny kolanowy DN100	2	żeliwo
4	Zasuwa klinowa DN100	2	żeliwo
3	Zbiornik - kręgi żelbetowe D=2000 mm	1	
2	Kolano stopowe DN100	2	żeliwo
1	Pompa zatapialna	2	
Lp.	Nazwa	Ilość	Materiał

UWAGA

- Zbiornik pompowni wykonać z elementów prefabrykowanych żelbetowych DN 2000 mm.
- Płyta pokrywowa zbiornika grubości min. 200 mm, dostosowana do wjazdu montażowego pomp.
- W pompowni zainstalować dwie pompy zatapialne na przewodnicach rurowych.
- Pompy zatapialne w wersji z kolanem stopowym DN100.
- Wejście do komory pomp przy użyciu drabiny przenośnej.
- Wyciąganie pomp z pompowni przy użyciu trójnogu przewoźnego TRP/S z wciągarką linową o udźwigu do 500 kg i wysokości podnoszenia do 8 m będącego na wyposażeniu Eksploatatora.
- Montaż armatury zwrotnej i odcinającej wewnątrz pompowni. Trzpienie zasuw wyprowadzić pod wjazd wejściowy.
- Wentylację pompowni wykonać dwoma rurociągami: znad maksymalnego poziomu zwierciadła ścieków oraz spod stropu pompowni. Na płycie pompowni zamontować kominki wywiewne.
- Zasilanie i sterowanie pompowni wg części elektrycznej.

RZUT Z GÓRY

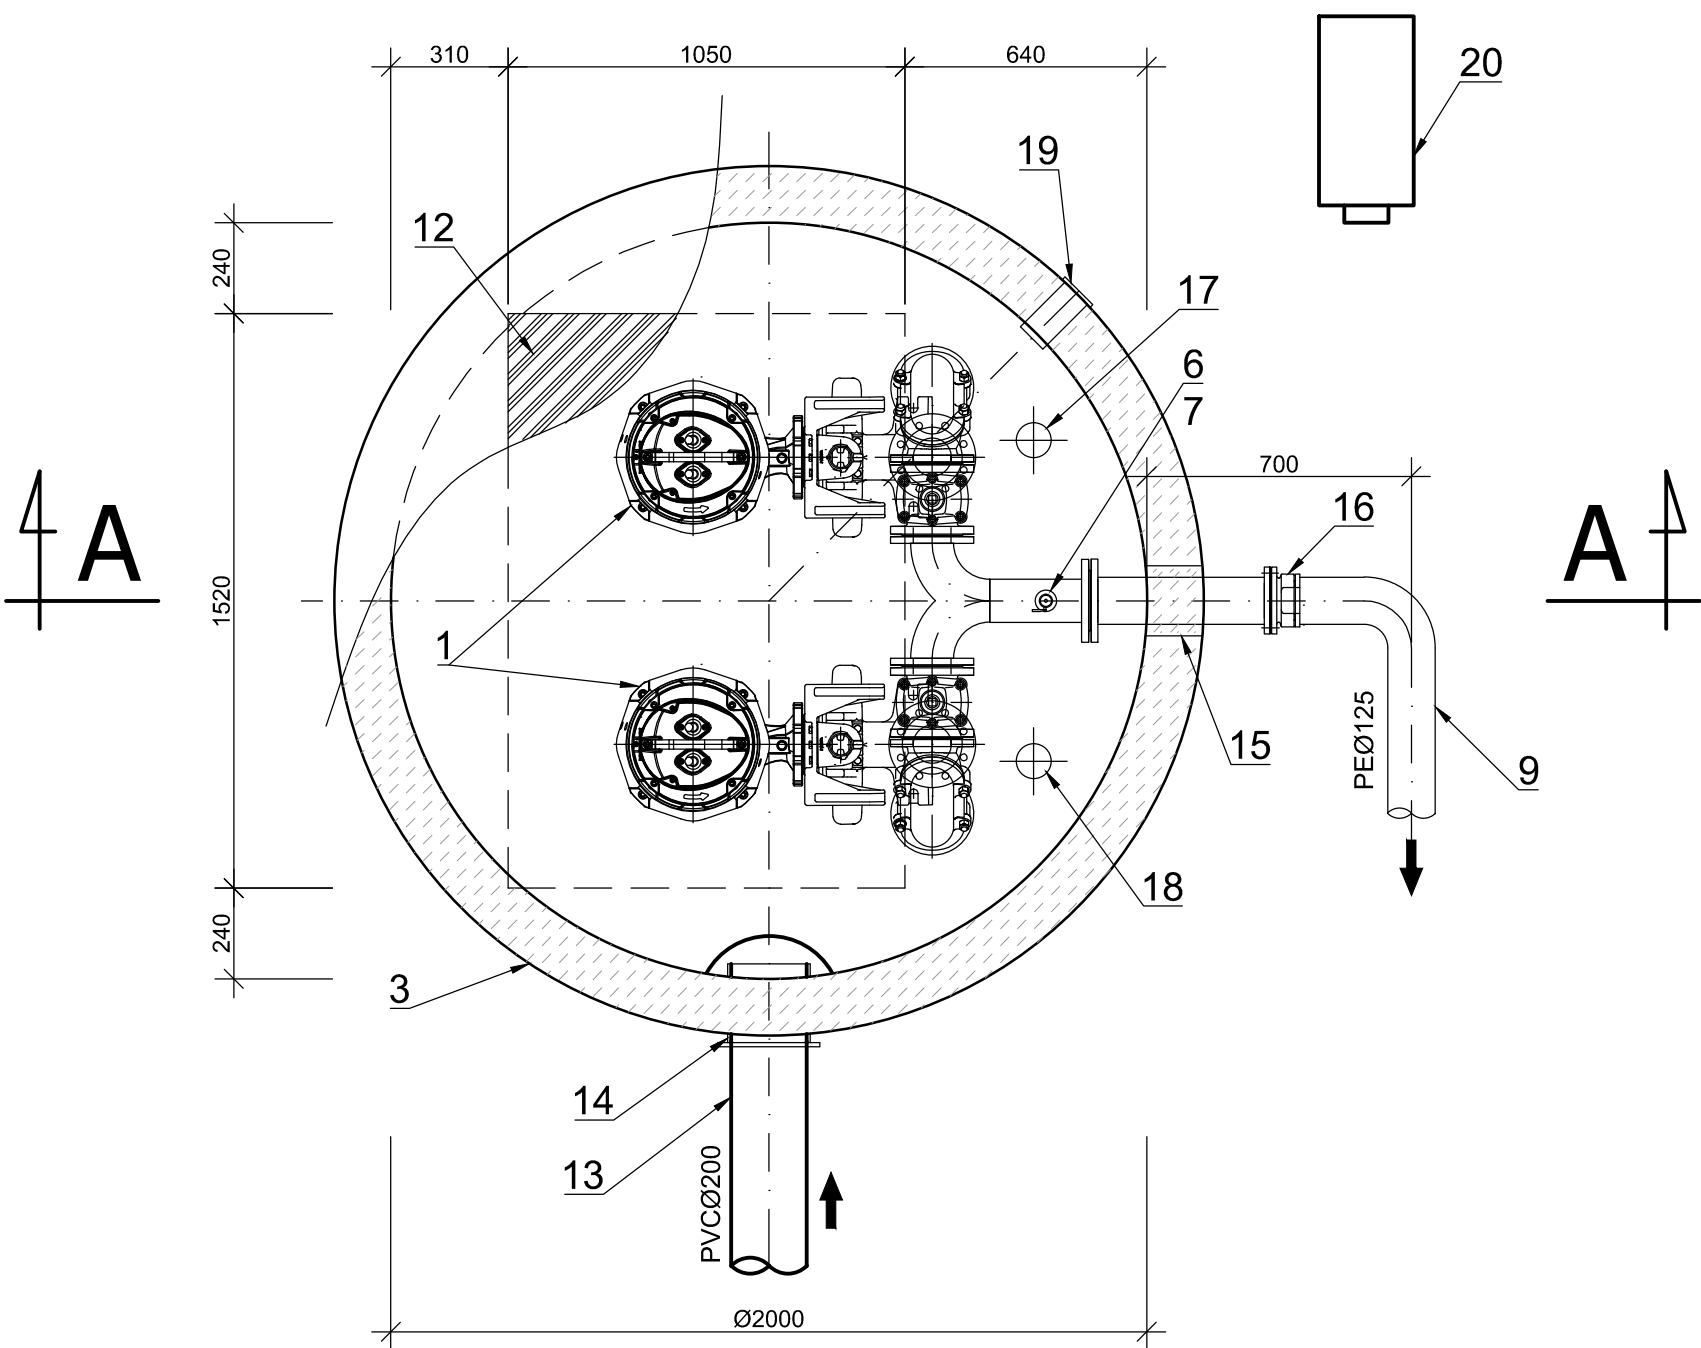

ul. Sikorskiego 19, 65-454 Zielona Góra tel.(0-68) 451-85-86 e-mail: sekretariat@esko.org.pl			
Objekt: PROJEKT BUDOWLANY BUDOWY POMPOWNI ŚCIEKÓW ORAZ PRZEBUDOWA SYSTEMU RUROCIĄGÓW TŁOCZNYCH W AGLOMERACJI JERZMANOWA		nr upr. LBS/POOS/0081/06	Skala 1:20
Tytuł rysunku: PRZEPOMPOWNA ŚCIEKÓW P3 W ŁAGOSZOWIE		nr rys. 22	
Projektował: branża sanitarna	mgr inż. Emil Sadurski	data, 03.2017 r. podpis:	
Opracował: branża sanitarna	mgr inż. Emil Sadurski	data, 03.2017 r. podpis:	
Sprawdził: branża sanitarna	mgr inż. Bożena Baczmańska	21/2001/GW	data, 03.2017 r. podpis: