


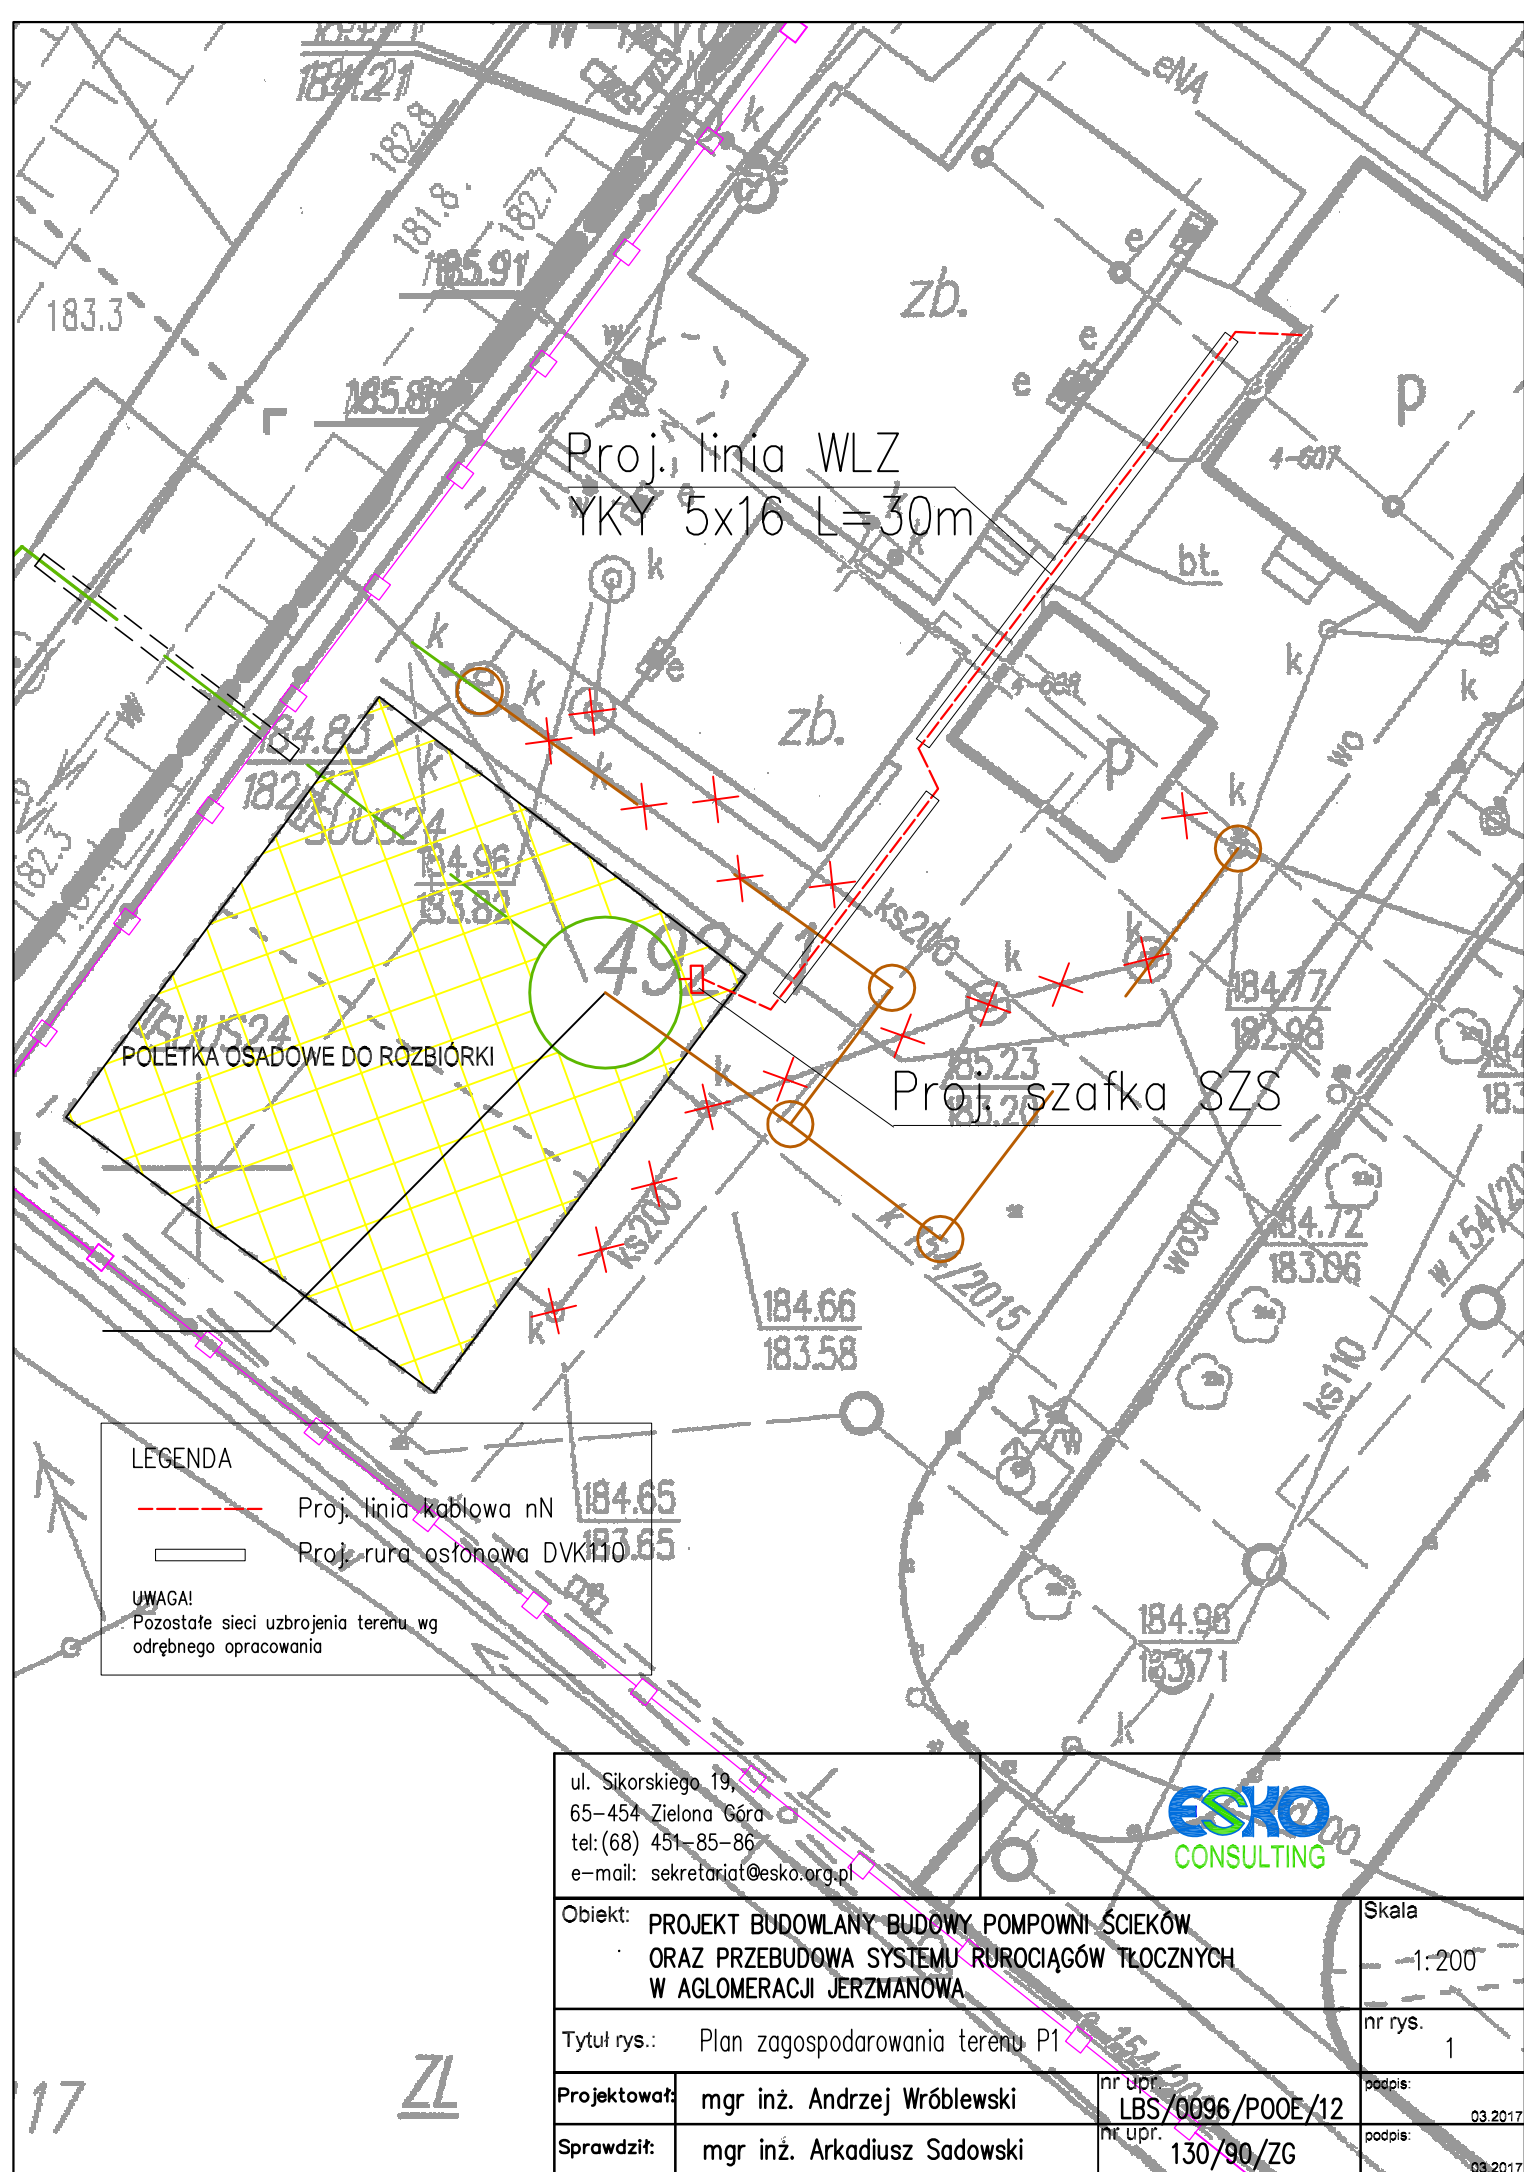

LEGENDA

- Proj. linia kablowa nN
- Proj. rura osłonowa DVK110

UWAGA!

Pozostałe sieci uzbrojenia terenu wg odrębnego opracowania

ul. Sikorskiego 19,
65-454 Zielona Góra
tel: (68) 451-85-86
e-mail: sekretariat@esko.org.pl

ESKO
CONSULTING

Obiekt: PROJEKT BUDOWLANY BUDOWY POMPOWNI ŚCIEKÓW
ORAZ PRZEBUDOWA SYSTEMU RUROCIĄGÓW TŁOCZNYCH
W AGLOMERACJI JERZMANOWA

Skala
1:200

Tytuł rys.: Plan zagospodarowania terenu P1

nr rys.
1

Projektował: mgr inż. Andrzej Wróblewski

nr upr.
LBS/0096/POOE/12

podpis:
03.2017

Sprawił: mgr inż. Arkadiusz Sadowski

nr upr.
130/90/ZG

podpis:
03.2017