


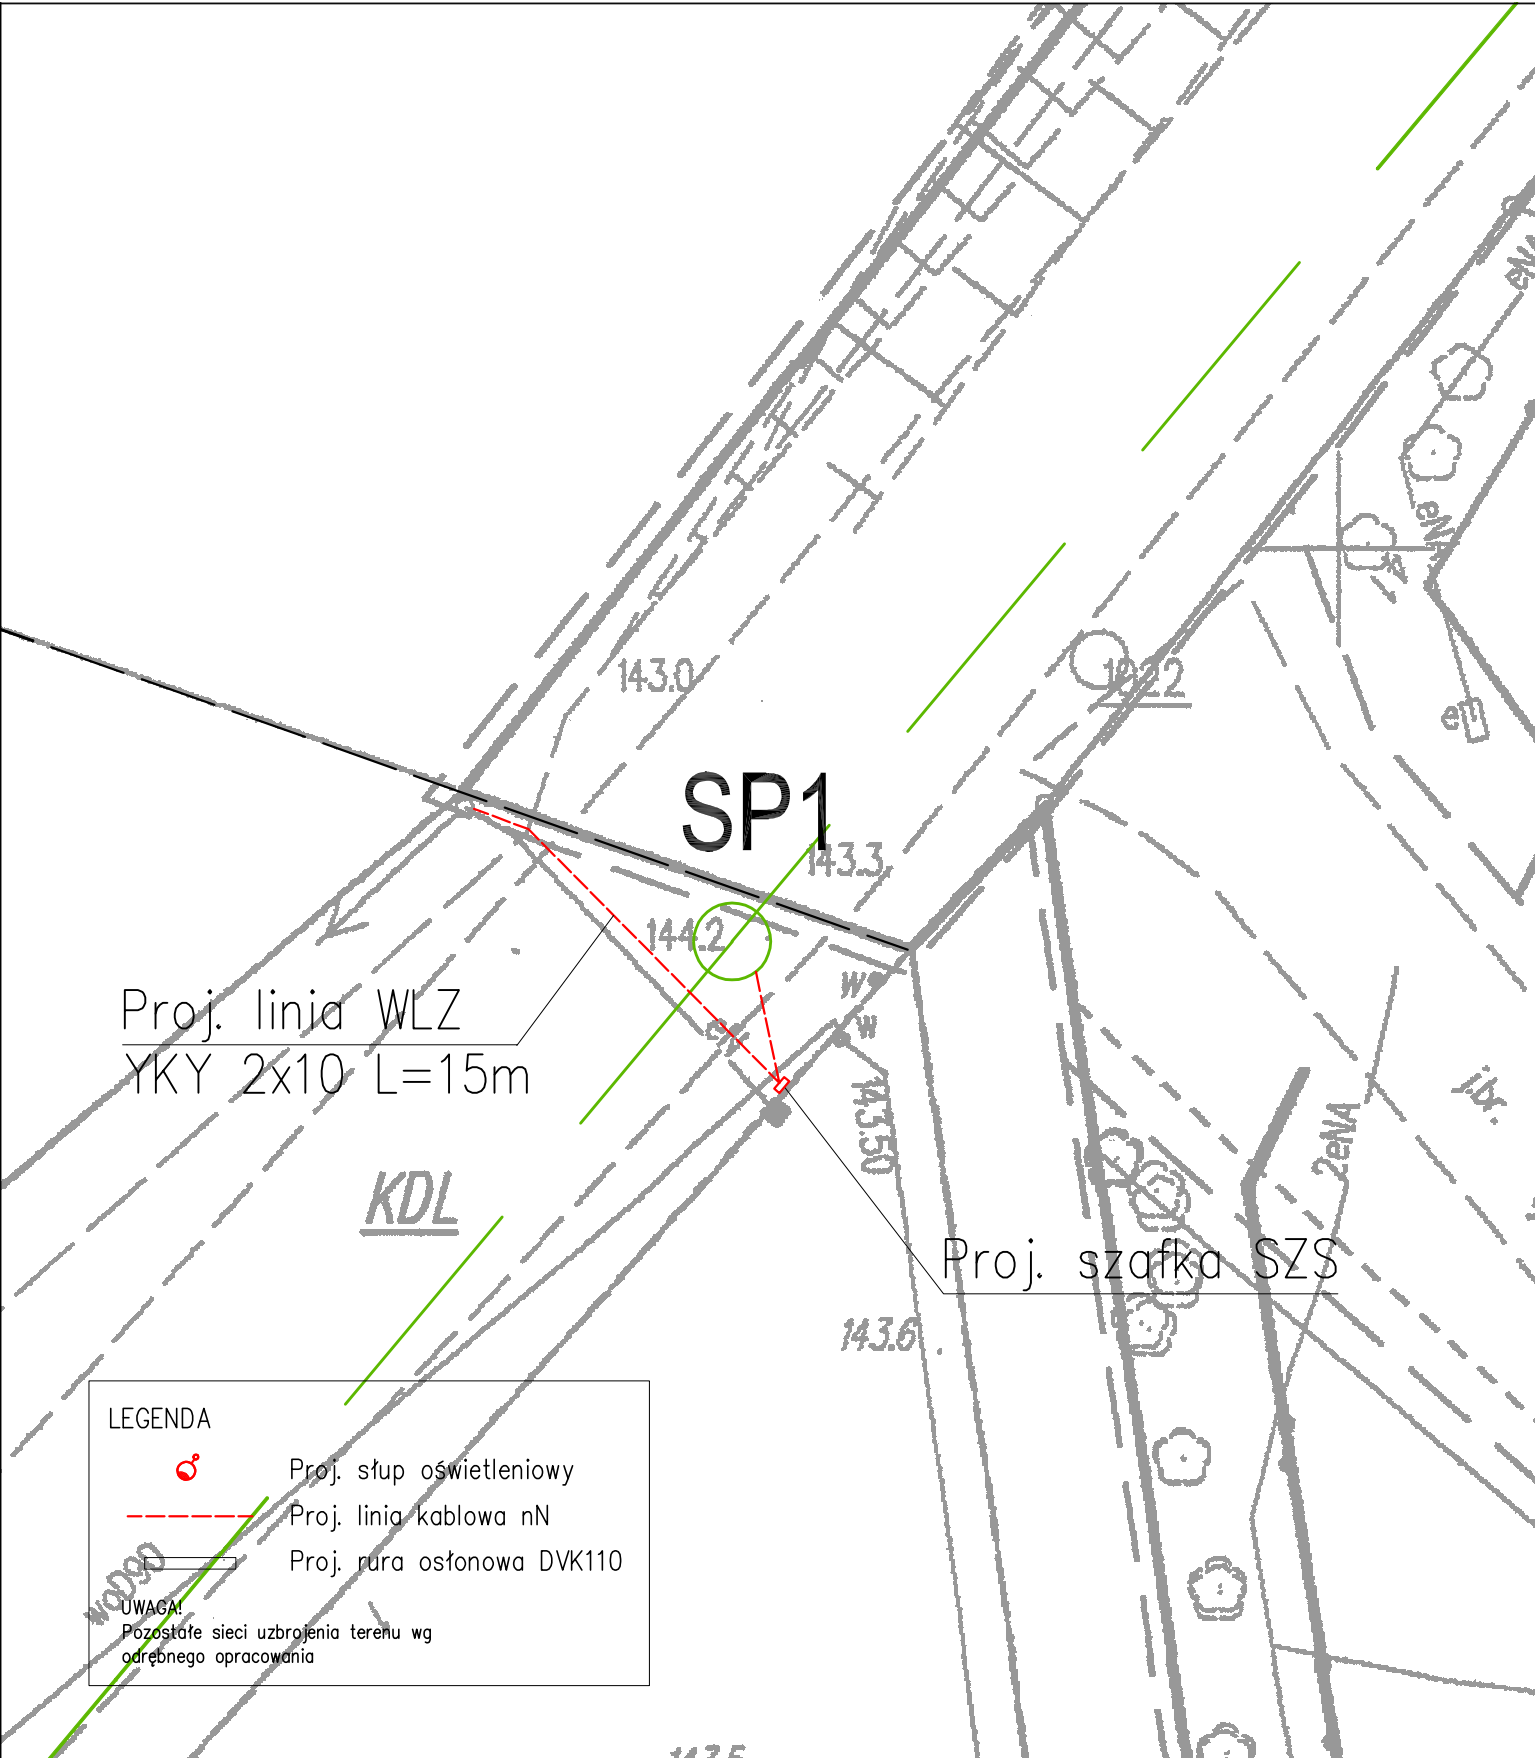

ul. Sikorskiego 19, 65-454 Zielona Góra tel: (68) 451-85-86 e-mail: sekretariat@esko.org.pl			
Obiekt: PROJEKT BUDOWLANY BUDOWY POMPOWNI ŚCIEKÓW ORAZ PRZEBUDOWA SYSTEMU RUROCIĄGÓW TŁOCZNYCH W AGLOMERACJI JERZMANOWA			Skala 1:200
Tytuł rys.: Plan zagospodarowania terenu SP1			nr rys. 6
Projektował:	mgr inż. Andrzej Wróblewski	nr upr. LBS/0096/P00E/12	podpis. 03.2017
Sprawdził:	mgr inż. Arkadiusz Sadowski	nr upr. 130/90/ZG	podpis. 03.2017