


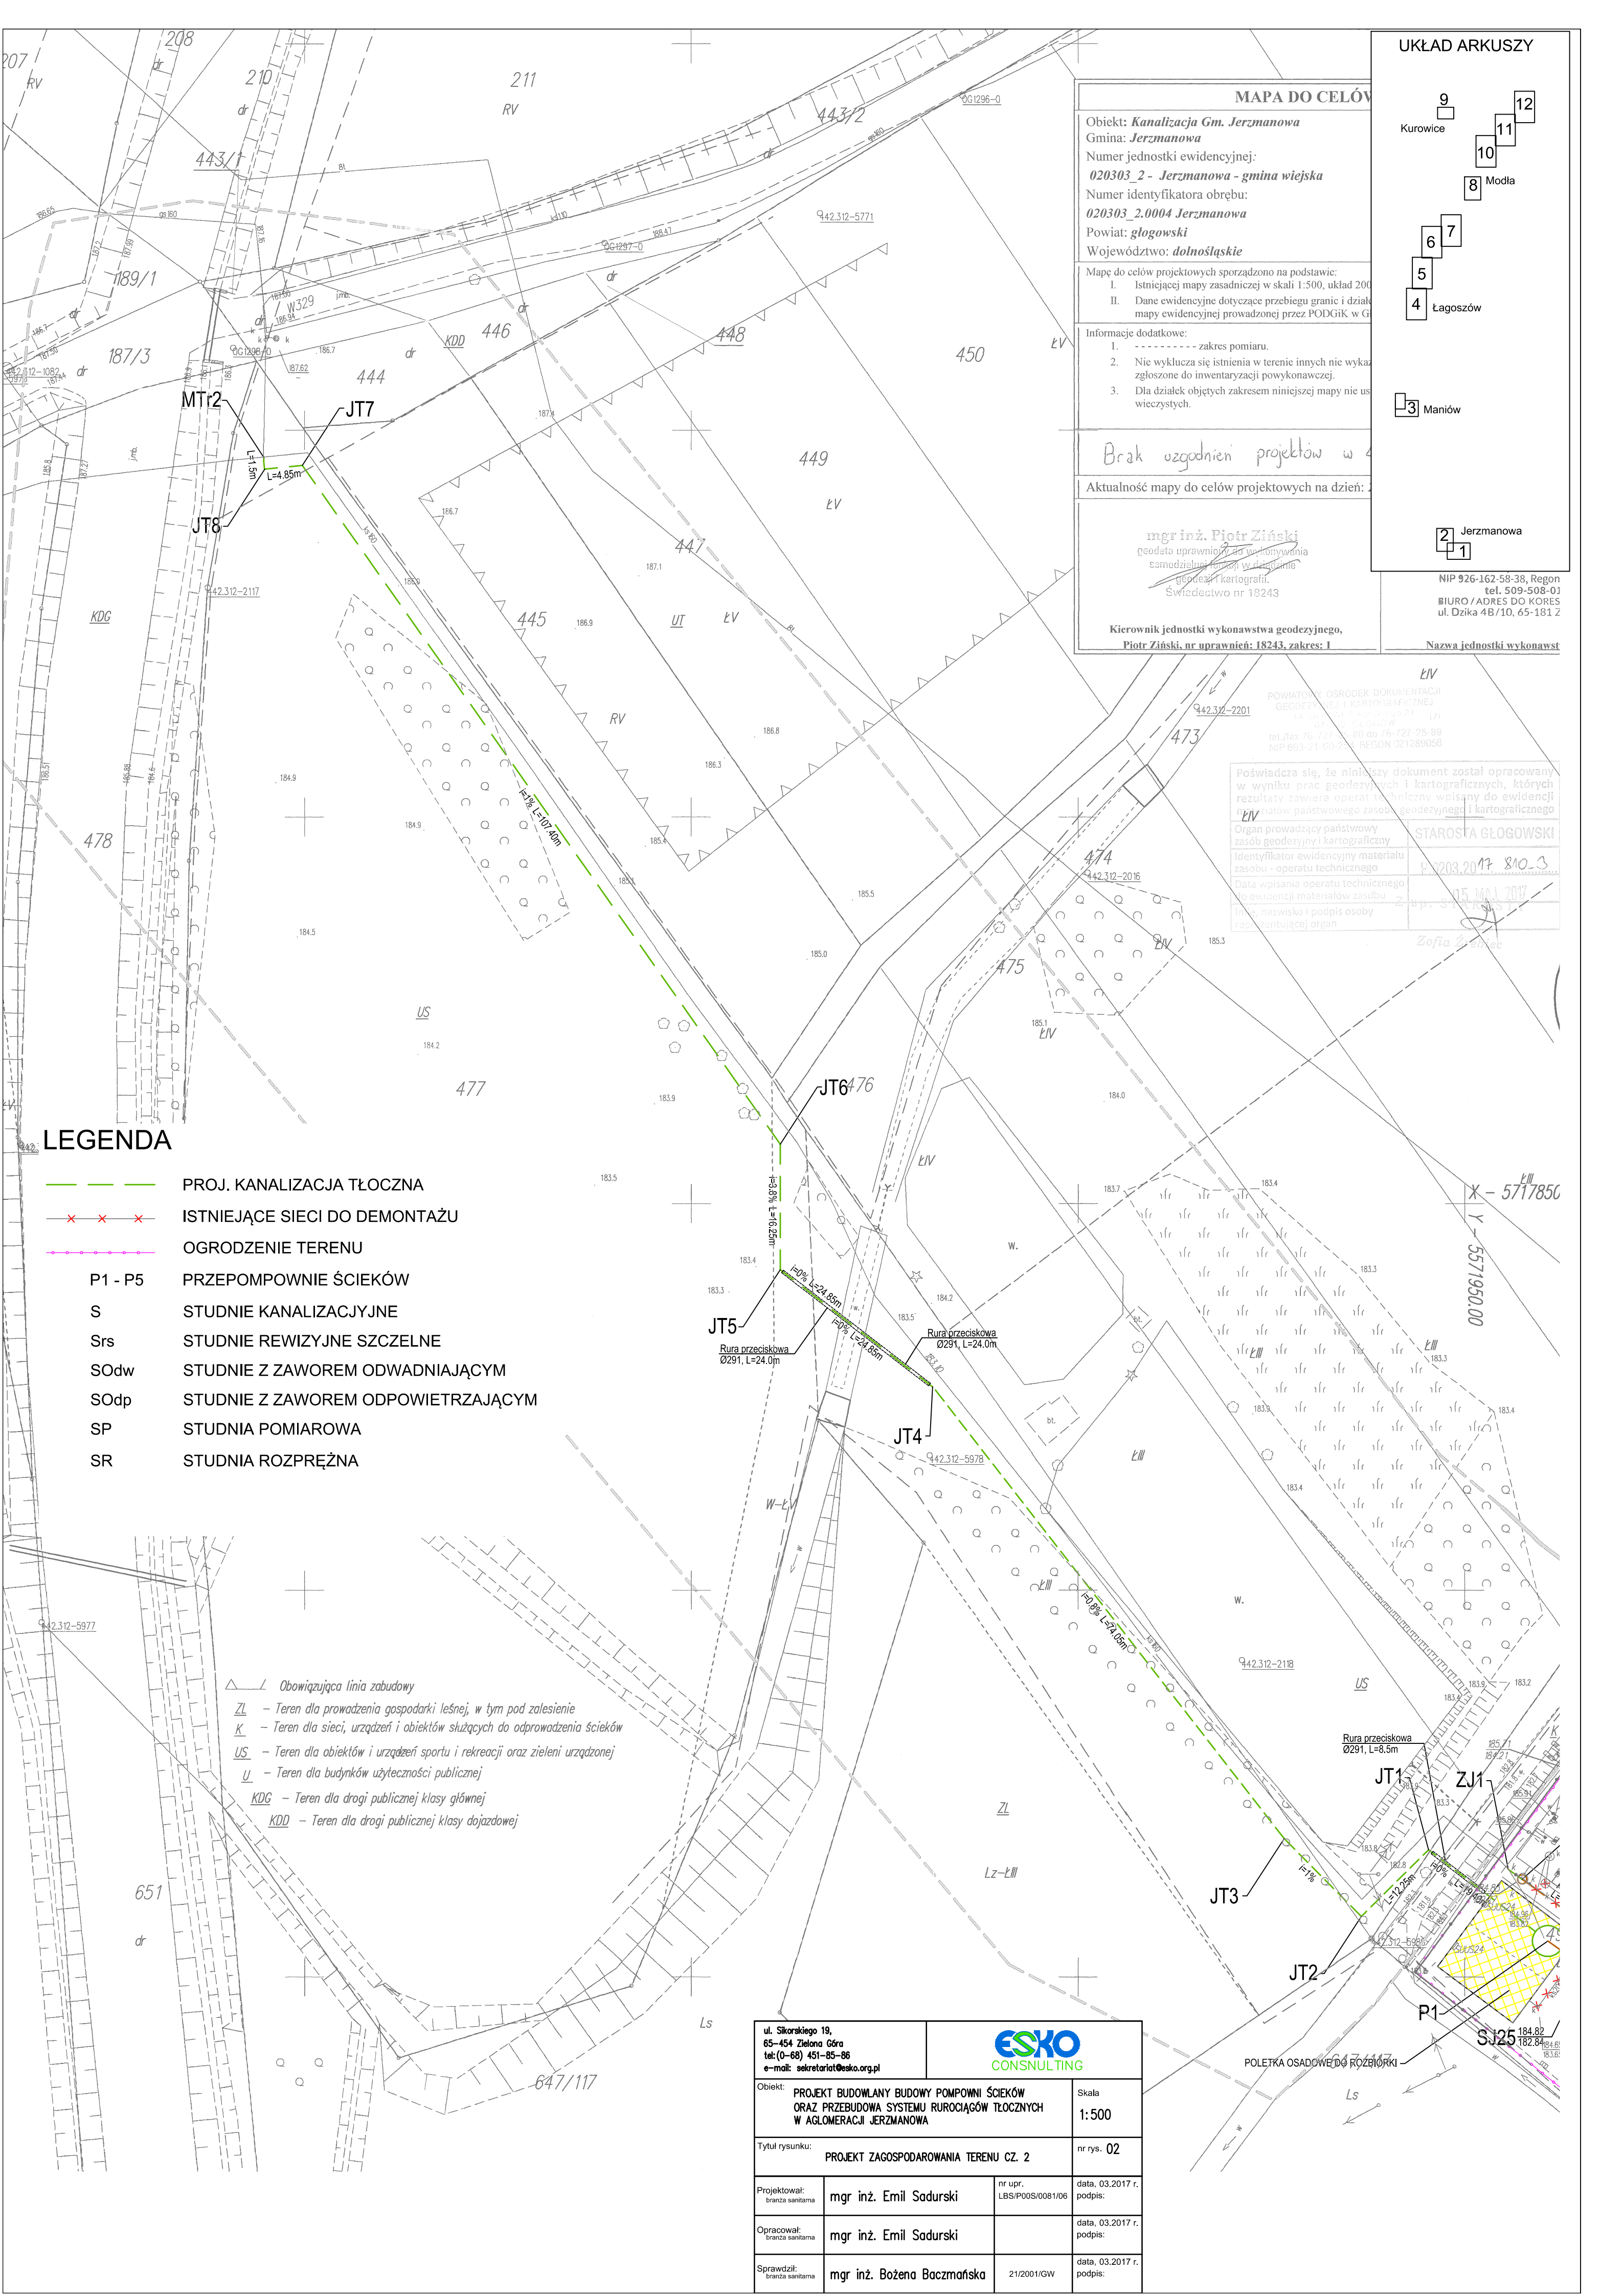

LEGENDA

- PROJ. KANALIZACJA TŁOCZNA
- ISTNIEJĄCE SIECI DO DEMONTAŻU
- OGRODZENIE TERENU
- P1 - P5 PRZEPOMPOWNIE ŚCIEKÓW
- S STUDNIE KANALIZACYJNE
- Srs STUDNIE REWIZYJNE SZCZELNE
- SOd STUDNIE Z ZAWOREM ODWADNIAJĄCYM
- SOdp STUDNIE Z ZAWOREM ODPOWIERZAJĄCYM
- SP STUDNIA POMIAROWA
- SR STUDNIA ROZPRĘŻNA

- Obowiązująca linia zabudowy
- ZL - Teren dla prowadzenia gospodarki leśnej, w tym pod zalesienie
- K - Teren dla sieci, urządzeń i obiektów służących do odprowadzenia ścieków
- US - Teren dla obiektów i urządzeń sportu i rekreacji oraz zieleni urządzonej
- U - Teren dla budynków użyteczności publicznej
- KDG - Teren dla drogi publicznej klasy głównej
- KDD - Teren dla drogi publicznej klasy dojazdowej

MAPA DO CELÓW

Objekt: **Kanalizacja Gm. Jerzmanowa**
Gmina: **Jerzmanowa**
Numer jednostki ewidencyjnej: **020303_2 - Jerzmanowa - gmina wiejska**
Numer identyfikatora obrębu: **020303_2.0004 Jerzmanowa**
Powiat: **głogowski**
Województwo: **dolnośląskie**

Mapę do celów projektowych sporządzono na podstawie:
I. Istniejącej mapy zasadniczej w skali 1:500, układ 200
II. Dane ewidencyjne dotyczące przebiegu granic i działek mapy ewidencyjnej prowadzonej przez PODGiK w Głogowie

Informacje dodatkowe:
1. ----- zakres pomiaru.
2. Nie wyklucza się istnienia w terenie innych nie wykazanych zgłoszonych do inwentaryzacji powykonawczej.
3. Dla działek objętych zakresem niniejszej mapy nie uwzględniono.

Brak uzgodnień projektów w 2017 r.

Aktualność mapy do celów projektowych na dzień: 2017-05-01

mgr inż. Piotr Ziński
geodeta uprawniony do wykonywania samodzielnych funkcji w dziedzinie geodezji i kartografii
Świadectwo nr 18243

Kierownik jednostki wykonawstwa geodezyjnego,
Piotr Ziński, nr uprawnień: 18243, zakres: 1

UKŁAD ARKUSZY

9
Kurówice

12
11
10
8
Modła

6
7

5
4
Łagoszów

3
Maniów

2
Jerzmanowa
1

NIP 926-162-58-38, Regon
tel. 509-508-01
BIURO / ADRES DO KORES.
ul. Dzika 4B/10, 65-181 Z

Nazwa jednostki wykonawstwa

POWIATOWY OŚRODEK DOKUMENTACJI
GEODEZYJNEJ I KARTOGRAFICZNEJ
ul. Długa 21, 65-100 GŁOGÓW
tel./fax 76-727-25-80 do 76-727-25-89
NIP 693-21-60-25 REGON 021289056

Poświadczam, że niniejszy dokument został opracowany w wyniku prac geodezyjnych i kartograficznych, których rezultaty zawiera operat techniczny wpisany do ewidencji materiałów państwowego zasobu geodezyjnego i kartograficznego

Organ prowadzący państwowy zasób geodezyjny i kartograficzny
Identyfikator ewidencyjny materiału zasobu - operatu technicznego
Data wpisania operatu technicznego do ewidencji materiałów zasobu
Inne, nazwisko i podpis osoby reprezentującej organ

STAROSTA GŁOGOWSKI
P. 2017 810-3
05 MAJ 2017
Zofia Świątek

ul. Sikorskiego 19, 65-454 Zielona Góra tel: (0-68) 451-85-86 e-mail: sekretariat@esko.org.pl			
Objekt: PROJEKT BUDOWLANY BUDOWY POMPOWNI ŚCIEKÓW ORAZ PRZEBUDOWA SYSTEMU RUROCIĄGÓW TŁOCZNYCH W AGLOMERACJI JERZMANOWA		Skala: 1:500	
Tytuł rysunku: PROJEKT ZAGOSPODAROWANIA TERENU CZ. 2		nr rys. 02	
Projektował: branża sanitarna	mgr inż. Emil Sadurski	nr upr. LBS/P00S/0081/06	data, 03.2017 r. podpis:
Opracował: branża sanitarna	mgr inż. Emil Sadurski		data, 03.2017 r. podpis:
Sprawdził: branża sanitarna	mgr inż. Bożena Baczmańska	21/2001/GW	data, 03.2017 r. podpis: