


UKŁAD ARKUSZY

9
Kurowice
12
11
10
8 Modła
7
6
5
4 Łągoszów

3 Maniów

2 Jerzmanowa
1

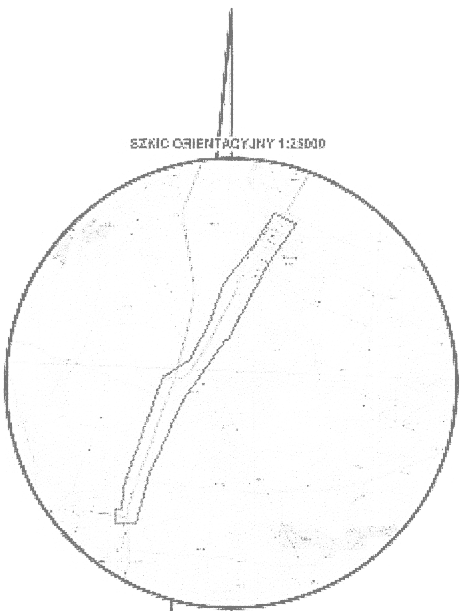

LEGENDA

- PROJ. KANALIZACJA TŁOCZNA
- ISTNIEJĄCE SIECI DO DEMONTAŻU
- OGRODZENIE TERENU
- P1 - P5 PRZEPOMPOWNIE ŚCIEKÓW
- S STUDNIE KANALIZACYJNE
- Srs STUDNIE REWIZYJNE SZCZELNE
- SOdw STUDNIE Z ZAWOREM ODWADNIAJĄCYM
- SOdp STUDNIE Z ZAWOREM ODPOWIERZAJĄCYM
- SP STUDNIA POMIAROWA
- SR STUDNIA ROZPRĘŻNA

MAPA DO CELÓW PROJEKTOWYCH ark. nr 8

Objekt: **Kanalizacja Gm. Jerzmanowa**
Gmina: **Jerzmanowa**
Numer jednostki ewidencyjnej: **020303_2 - Jerzmanowa-gmina wiejska**
Numer identyfikatora obrębu: **020303_2.0005 Kurowice- Modła, 020303_2.0007 Łągoszów Mały**
Powiat: **głogowski**
Województwo: **dolnośląskie**

Skala: **1 : 500**
Układ współrzędnych: **2000/15**
Poziom odniesienia wysokości: **Kronsztadt 86**

Id. zgłoszenia: **PODGiK.6640.1566.2016**
Id. zgłoszenia: **PODGiK.6640.1076.2016**

Mapę do celów projektowych sporządzono na podstawie:
I. Istniejącej mapy zasadniczej w skali 1:500, układ 2000/15 – sekcje: 5.160.29.25.2.1, 5.160.29.20.4.3, 5.160.29.20.4.1, 5.160.29.20.4.2, 5.160.29.20.2.3, 5.160.29.20.2.4, 5.160.29.20.2.2, 5.160.29.15.4.4, 5.160.30.11.3.3, 5.160.30.11.3.1, 5.160.30.11.1.3 – oraz pomiaru uzupełniającego.
II. Dane ewidencyjne dotyczące przebiegu granic i działek ewidencyjnych oraz ich numerów zostały przyjęte z numerycznej mapy ewidencyjnej prowadzonej przez PODGiK w Głogowie.

Informacje dodatkowe:
1. ----- zakres pomiaru.
2. Nie wyklucza się istnienia w terenie innych nie wykazanych na niniejszej mapie sieci, urządzeń podziemnych, które nie były zgłoszone do inwentaryzacji powykonawczej.
3. Dla działek objętych zakresem niniejszej mapy nie ustalono obciążeń służebności gruntowych ujawnionych w księgach wieczystych.

W zakresie mapy do celów projektowych stwierdzono ugodnienia projektu w ZUDP o numerze 105/2014
-sieć gazociągowa.

Aktualność mapy do celów projektowych na dzień: **26.10.2016**

mgr inż. **Piotr Ziński**
geodeta uprawniony do wykonywania samodzielnych funkcji w dziedzinie geodezji i kartografii.
Świadectwo nr 18243

Kierownik jednostki wykonawstwa geodezyjnego:
Piotr Ziński, nr uprawnień: 18243, zakres 1

PRO-GEO
Arkadiusz Kozłowski
ul. Działkowa 12, 66-600 Krosno Odrzańskie
NIP 926-162-58-38, REGON 363242-
tel. 509-509-015

Nazwa jednostki wykonawstwa geodezyjnego.

- Obowiązująca linia zabudowy
- MNi – Teren dla istniejącej i nowej zabudowy mieszkaniowej jednorodzinnej
- MNn – Teren dla nowej zabudowy mieszkaniowej jednorodzinnej
- R – Teren dla użytkowania rolniczego
- KDZ – Teren dla drogi publicznej klasy zbiorczej
- KDL – Teren dla drogi publicznej klasy lokalnej
- KDW – Teren dla drogi wewnętrznej
- IT – Teren dla istniejących i nowo projektowanych sieci, urządzeń i obiektów infrastruktury technicznej
- MP – Teren dla zabudowy zagrodowej, mieszkaniowej wielorodzinnej i jednorodzinnej oraz dla usług, zarówno występujących łącznie z zabudową mieszkaniową, jak i samodzielnie
- WS – Teren dla stawów hodowlanych, retencyjnych i innych potrzeb rolnictwa oraz o funkcji rekreacyjnej.
- Linia rozgraniczająca tereny o różnym przeznaczeniu

POWIATOWY OŚRODEK DOKUMENTACJI
GEODEZYJNEJ I KARTOGRAFICZNEJ
ul. Gł. NR. Świdnicka 21 (1)
67-200 Głogów
tel./fax 76-727-25-00 do 76-727-25-00
NIP 693-21-50-254 REGON 021280059

Poświadczam, że niniejszy dokument został opracowany w wyniku prac geodezyjnych i kartograficznych, których rezultaty zawiera operat techniczny wpisany do ewidencji materiałów państwowego zasobu geodezyjnego i kartograficznego

Organ prowadzący państwowy zasób geodezyjny i kartograficzny
Identyfikator ewidencyjny materiału zasobu - operatu technicznego

Data wpisania operatu technicznego do ewidencji materiałów zasobu

Imię, nazwisko i podpis osoby reprezentującej organ

STAROSTA GŁOGOWSKI
P.0203.2017.144.23

03.11.2017

Z up. STAROSTY
Aleksandra Lewandowska
Dyrektor Powiatowego Ośrodka Dokumentacji Geodezyjnej i Kartograficznej w Głogowie

ul. Sikorskiego 19, 65-454 Zielona Góra tel:(0-68) 451-85-86 e-mail: sekretariat@esko.org.pl			
Objekt: PROJEKT BUDOWLANY BUDOWY POMPOWNI ŚCIEKÓW ORAZ PRZEBUDOWA SYSTEMU RUROCIĄGÓW TŁOCZNYCH W AGLOMERACJI JERZMANOWA		Skala: 1:500	
Tytuł rysunku: PROJEKT ZAGOSPODAROWANIA TERENU CZ. 8		nr rys. 08	
Projektował: branża sanitarna	mgr inż. Emil Sadurski	nr upr. LBS/P00S/0081/06	data, 03.2017 r. podpis:
Opracował: branża sanitarna	mgr inż. Emil Sadurski		data, 03.2017 r. podpis:
Sprawdził: branża sanitarna	mgr inż. Bożena Baczmańska	21/2001/GW	data, 03.2017 r. podpis: