


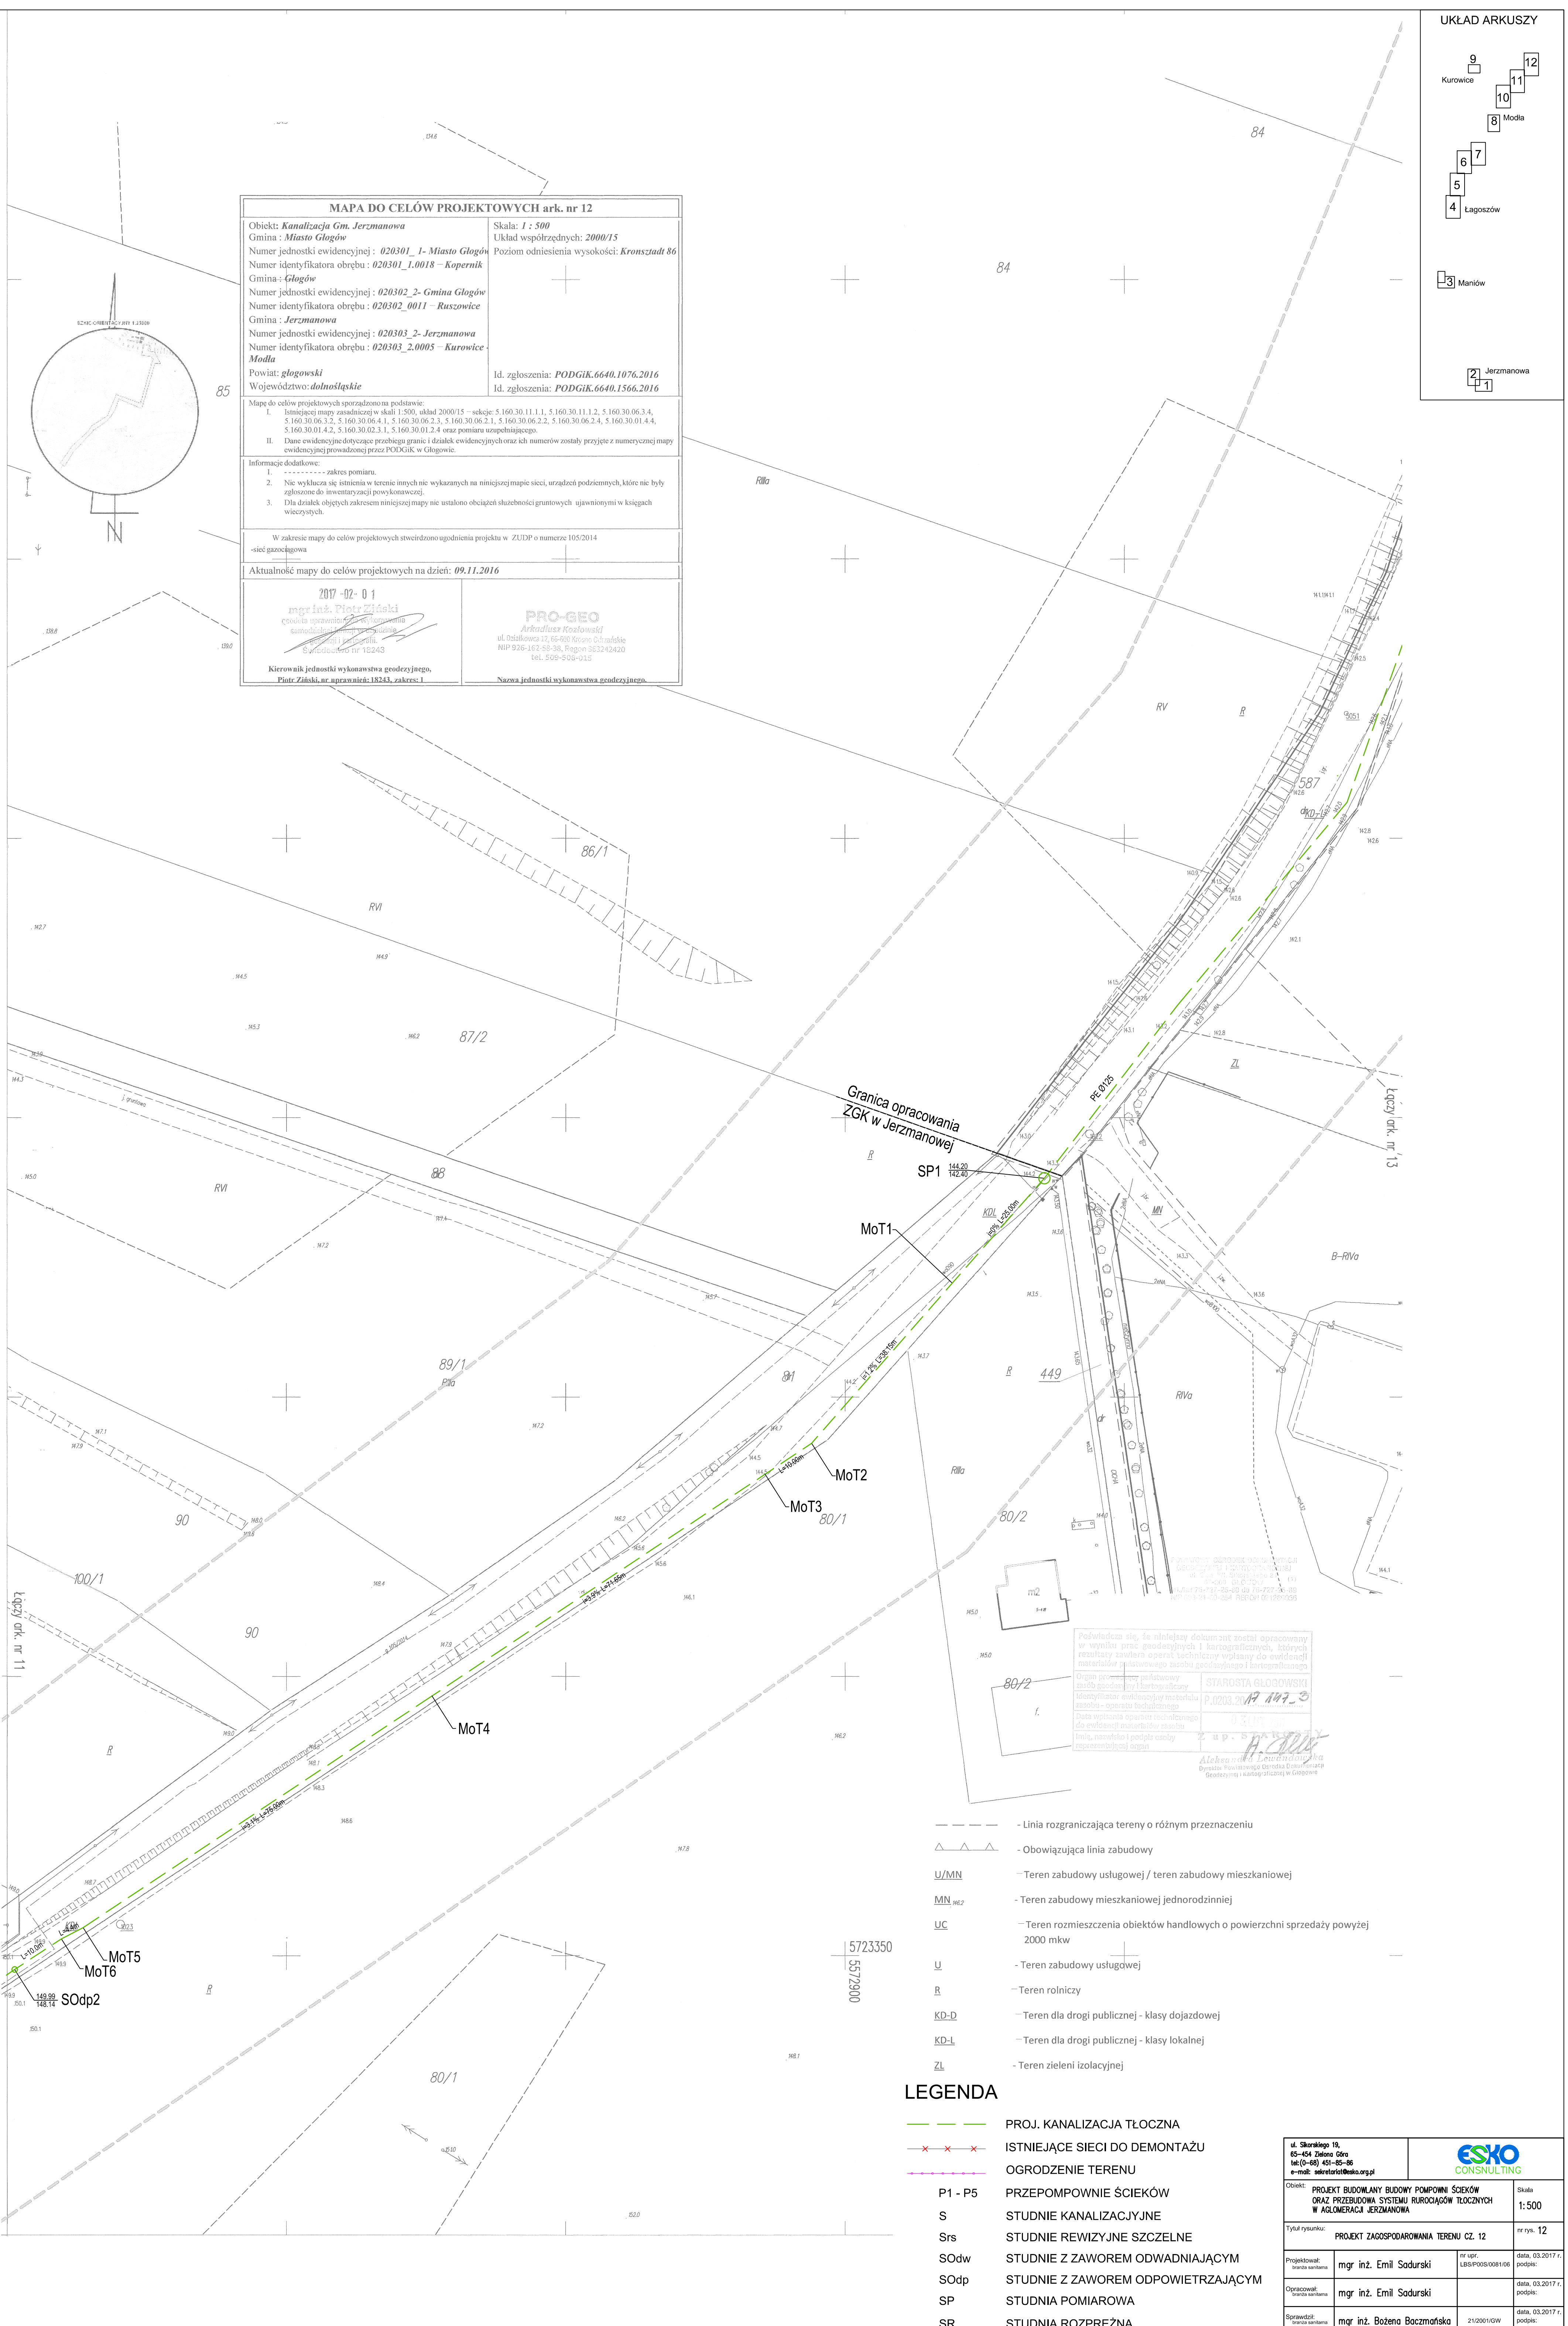

MAPA DO CELÓW PROJEKTOWYCH ark. nr 12	
Objekt: Kanalizacja Gm. Jerzmanowa Gmina : Miasto Głogów Numer jednostki ewidencyjnej : 020301_1- Miasto Głogów Numer identyfikatora obrębu : 020301_1.0018 – Kopernik Gmina : Głogów Numer jednostki ewidencyjnej : 020302_2- Gmina Głogów Numer identyfikatora obrębu : 020302_0011 – Ruszowice Gmina : Jerzmanowa Numer jednostki ewidencyjnej : 020303_2- Jerzmanowa Numer identyfikatora obrębu : 020303_2.0005 – Kurowice - Modla Powiat: głogowski Województwo: dolnośląskie	Skala: 1 : 500 Układ współrzędnych: 2000/15 Poziom odniesienia wysokości: Kronsztadt 86 Id. zgłoszenia: PODGIK.6640.1076.2016 Id. zgłoszenia: PODGIK.6640.1566.2016
Mapę do celów projektowych sporządzono na podstawie: I. Istniejącej mapy zasadniczej w skali 1:500, układ 2000/15 – sekcje: 5.160.30.11.1.1, 5.160.30.11.1.2, 5.160.30.06.3.4, 5.160.30.06.3.2, 5.160.30.06.4.1, 5.160.30.06.2.3, 5.160.30.06.2.1, 5.160.30.06.2.2, 5.160.30.06.2.4, 5.160.30.01.4.4, 5.160.30.01.4.2, 5.160.30.02.3.1, 5.160.30.01.2.4 oraz pomiaru uzupełniającego. II. Dane ewidencyjne dotyczące przebiegu granic i działek ewidencyjnych oraz ich numerów zostały przyjęte z numerycznej mapy ewidencyjnej prowadzonej przez PODGIK w Głogowie.	
Informacje dodatkowe: 1. ----- zakres pomiaru. 2. Nie wyklucza się istnienia w terenie innych nie wykazanych na niniejszej mapie sieci, urządzeń podziemnych, które nie były zgłoszone do inwentaryzacji powykomawczej. 3. Dla działek objętych zakresem niniejszej mapy nie ustalono obciążeń służebności gruntowych ujawnionych w księgach wieczystych.	
W zakresie mapy do celów projektowych stwierdzono ugodnienia projektu w ZUDP o numerze 105/2014 -sieć gazociągowa	
Aktualność mapy do celów projektowych na dzień: 09.11.2016	
2017-02-01 mgr inż. Piotr Ziński geodeta uprawniający do wykonywania samodzielnych funkcji w sprawie geodezji i kartografii Świadectwo nr 18243	PRO-GEO Arkadiusz Kozłowski ul. Działkowska 17, 66-600 Krosno Odrzańskie NIP 926-162-58-38, Regon 363242420 tel. 509-508-015
Kierownik jednostki wykonawstwa geodezyjnego, Piotr Ziński, nr uprawnień: 18243, zakres: 1	
Nazwa jednostki wykonawstwa geodezyjnego.	

UKŁAD ARKUSZY	
9	12
Kurowice	11
	10
	8
6	7
5	
4	Lągoszów
3	Maniów
2	Jerzmanowa
1	

- Linia rozgraniczająca tereny o różnym przeznaczeniu
- Obowiązująca linia zabudowy
- U/MN - Teren zabudowy usługowej / teren zabudowy mieszkaniowej
- MN_{we2} - Teren zabudowy mieszkaniowej jednorodzinnej
- UC - Teren rozmieszczenia obiektów handlowych o powierzchni sprzedaży powyżej 2000 mkw
- U - Teren zabudowy usługowej
- R - Teren rolniczy
- KD-D - Teren dla drogi publicznej - klasy dojazdowej
- KD-L - Teren dla drogi publicznej - klasy lokalnej
- ZL - Teren zieleni izolacyjnej

LEGENDA

- PROJ. KANALIZACJA TŁOCZNA
- ISTNIEJĄCE SIECI DO DEMONTAŻU
- OGRODZENIE TERENU
- P1 - P5 PRZEPOMPOWNIĘ ŚCIEKÓW
- S STUDNIE KANALIZACYJNE
- Srs STUDNIE REWIZYJNE SZCZELNE
- Sodw STUDNIE Z ZAWOREM ODWADNIAJĄCYM
- SODp STUDNIE Z ZAWOREM ODPOWIETRZAJĄCYM
- SP STUDNIA POMIAROWA
- SR STUDNIA ROZPRĘŻNA

ul. Skorkiego 19, 65-454 Zielona Góra tel:(0-68) 451-85-86 e-mail: sekretariat@esko.org.pl	ESKO CONSULTING
Objekt: PROJEKT BUDOWLANI BUDOWY POMPOWNI ŚCIEKÓW ORAZ PRZEBUDOWY SYSTEMU RUROCIĄGÓW TŁOCZNYCH W AGLOMERACJI JERZMANOWA	Skala: 1:500
Tytuł rysunku: PROJEKT ZAGOSPODAROWANIA TERENU CZ. 12	nr rys. 12
Projektował: Branża sanitarna	mgr inż. Emil Sadurski nr upr. LBS/P008/0081/06 data, 03.2017 r., podpis:
Opracował: Branża sanitarna	mgr inż. Emil Sadurski data, 03.2017 r., podpis:
Sprawił: Branża sanitarna	mgr inż. Bożena Baczmańska 21/2001/GW data, 03.2017 r., podpis: