



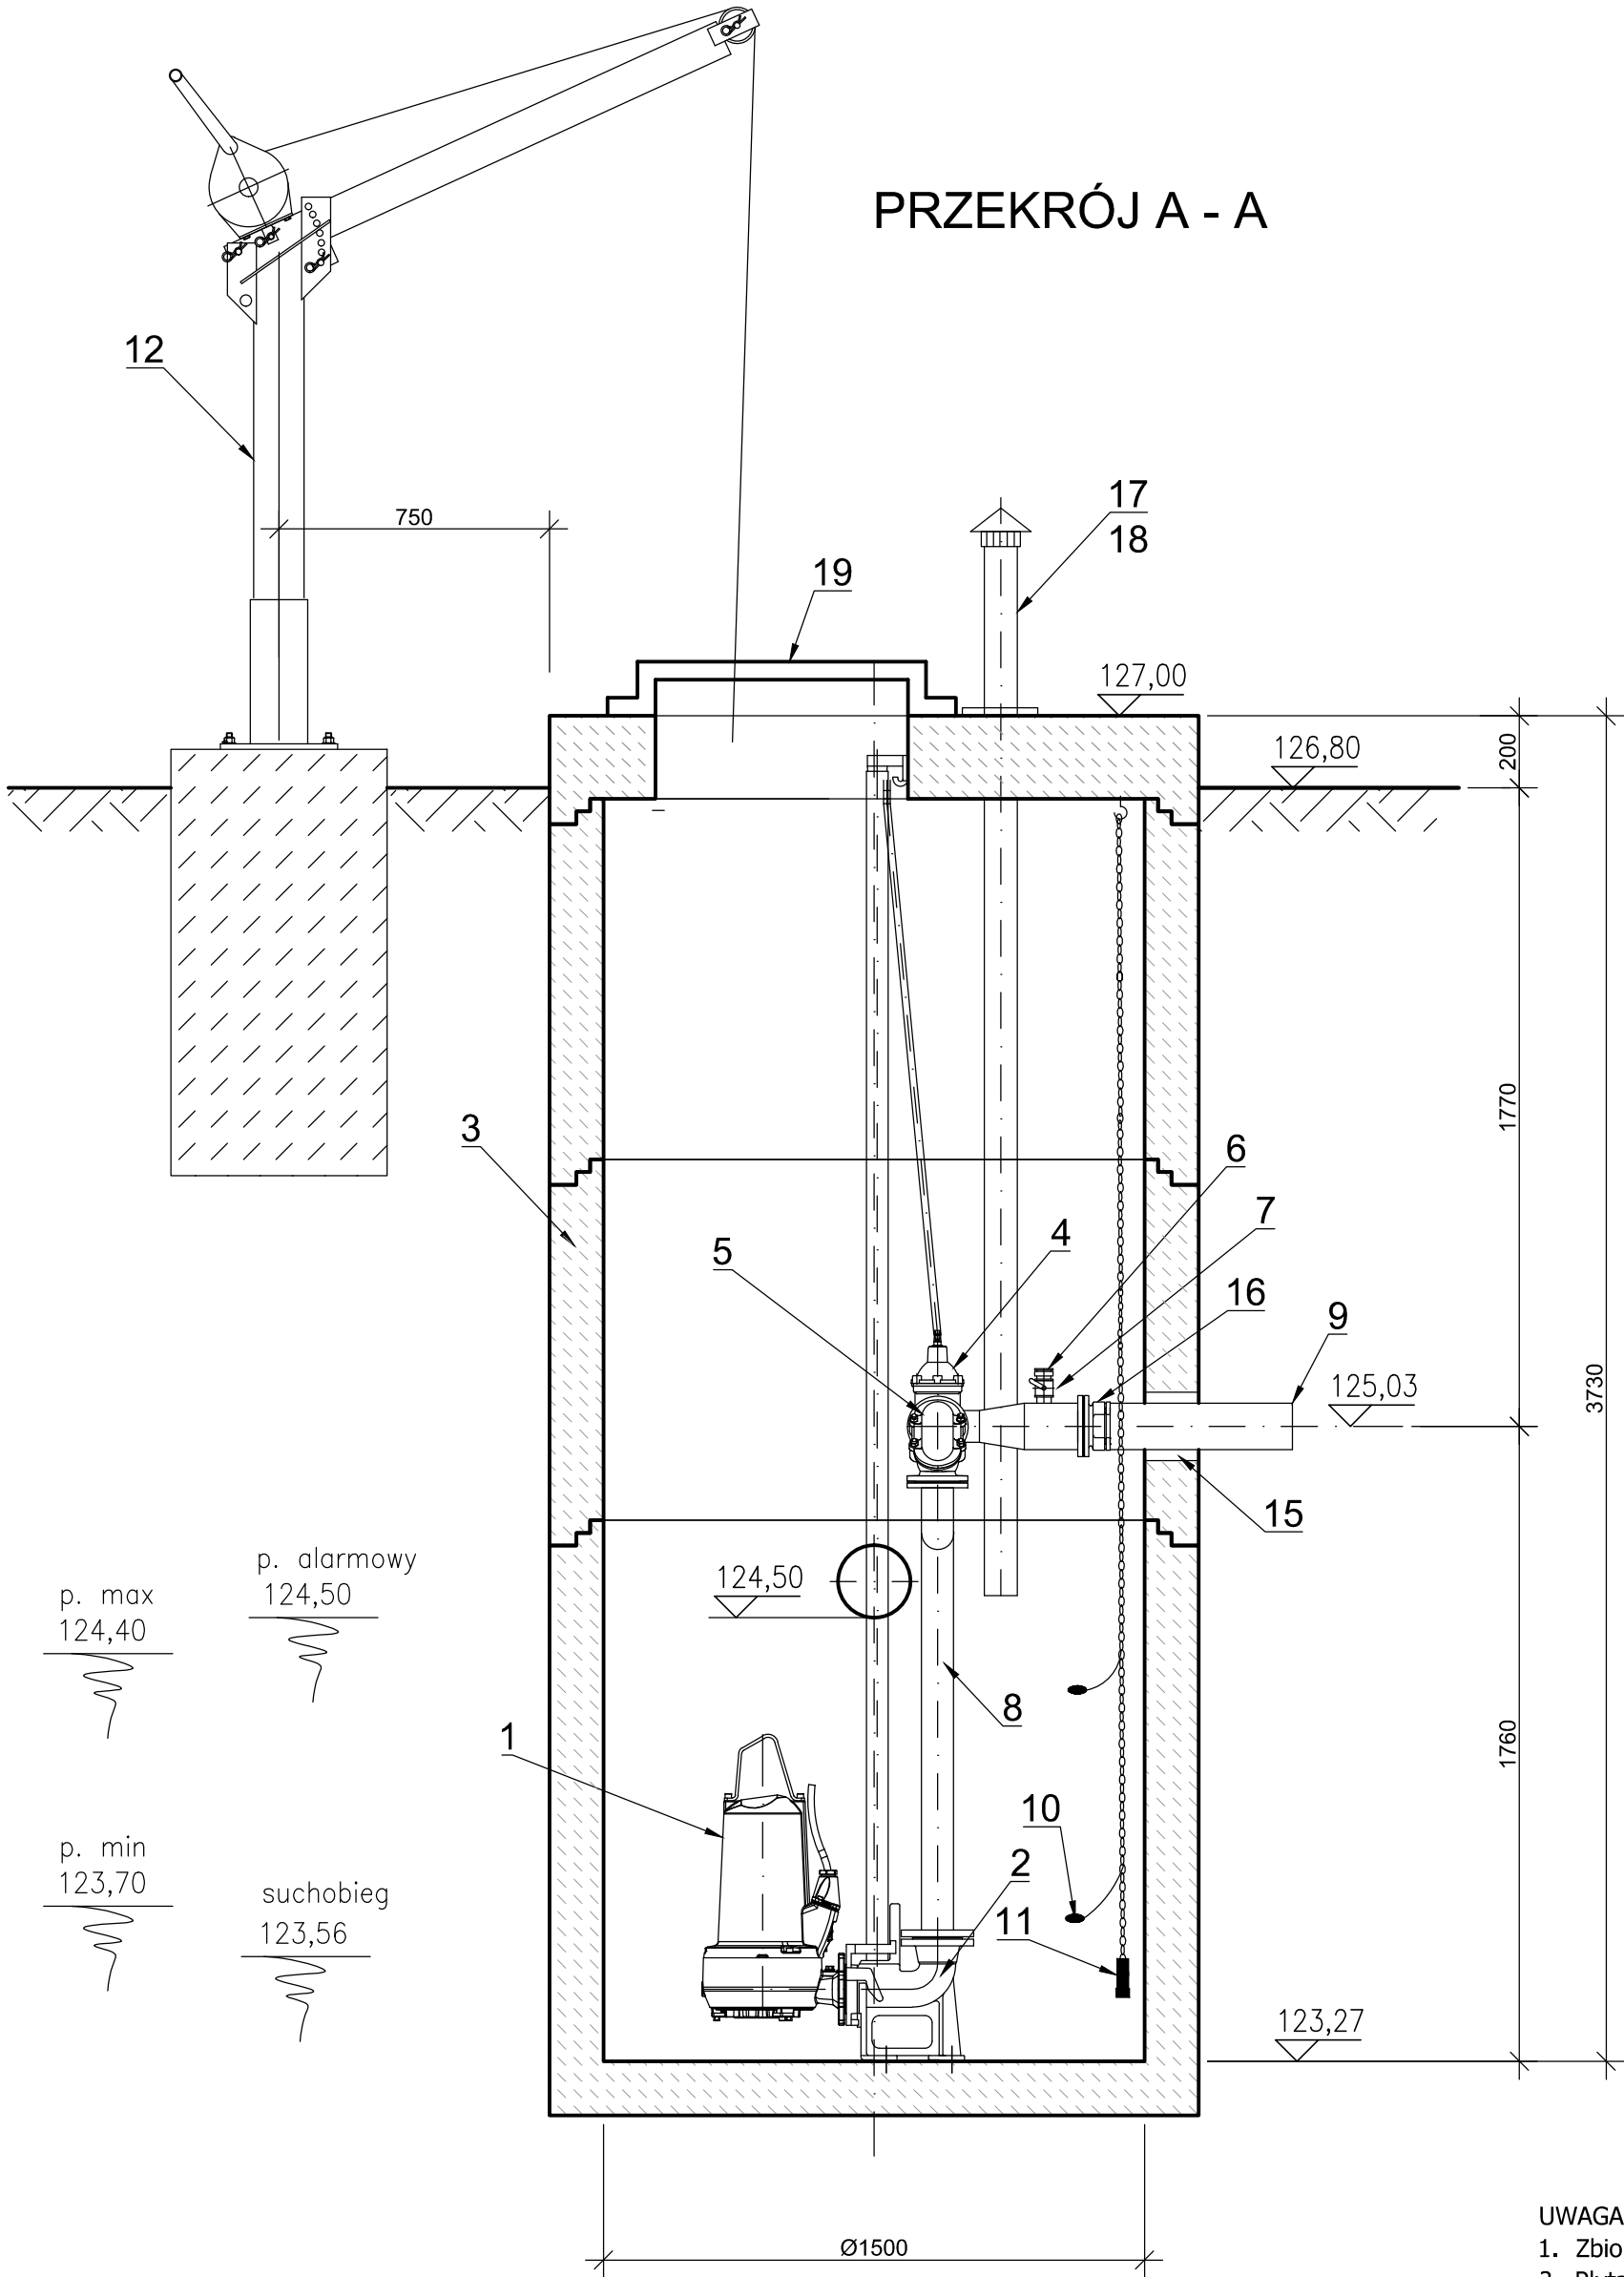

Lp.	Nazwa	Ilość	Materiał
1	Pompa zatapialna	2	
2	Kolano stopowe DN80	2	żeliwo
3	Zbiornik - kręgi żelbetowe D=1500 mm, dennica D=1500 mm, H=1500 mm	1	
4	Zasuwa klinowa DN80	2	żeliwo
5	Zawór zwrotny kolanowy DN80	2	żeliwo
6	Nasada płuczająca T52	1	
7	Zawór kulowy DN50	1	
8	Układ tłoczny DN80/100	1	stal nierdzewna
9	Króciec tłoczny PEØ110	1	PE100
10	Wyłącznik pływakowy	2	
11	Sonda hydrostatyczna	1	
12	Żuraw z wciągarką, udźwig 500 kg	1	
13	Króciec dopływowy z deflektorem	1	DN200
14	Przejście murowe dla rur PVCØ200	1	
15	Przejście łańcuchowe dla rur PEØ110	1	
16	Łącznik kołnierzowy stal DN100/PE 110	1	
17	Kominek wentylacyjny DN100	1	stal nierdzewna
18	Biofiltr kominkowy DN100	1	stal nierdzewna
19	Przykrycie wjazdu o wym. 700×900 mm	1	stal nierdzewna
20	Mufa dla kabli elektrycznych	1	
21	Szafa sterownicza	1	

RZUT Z GÓRY

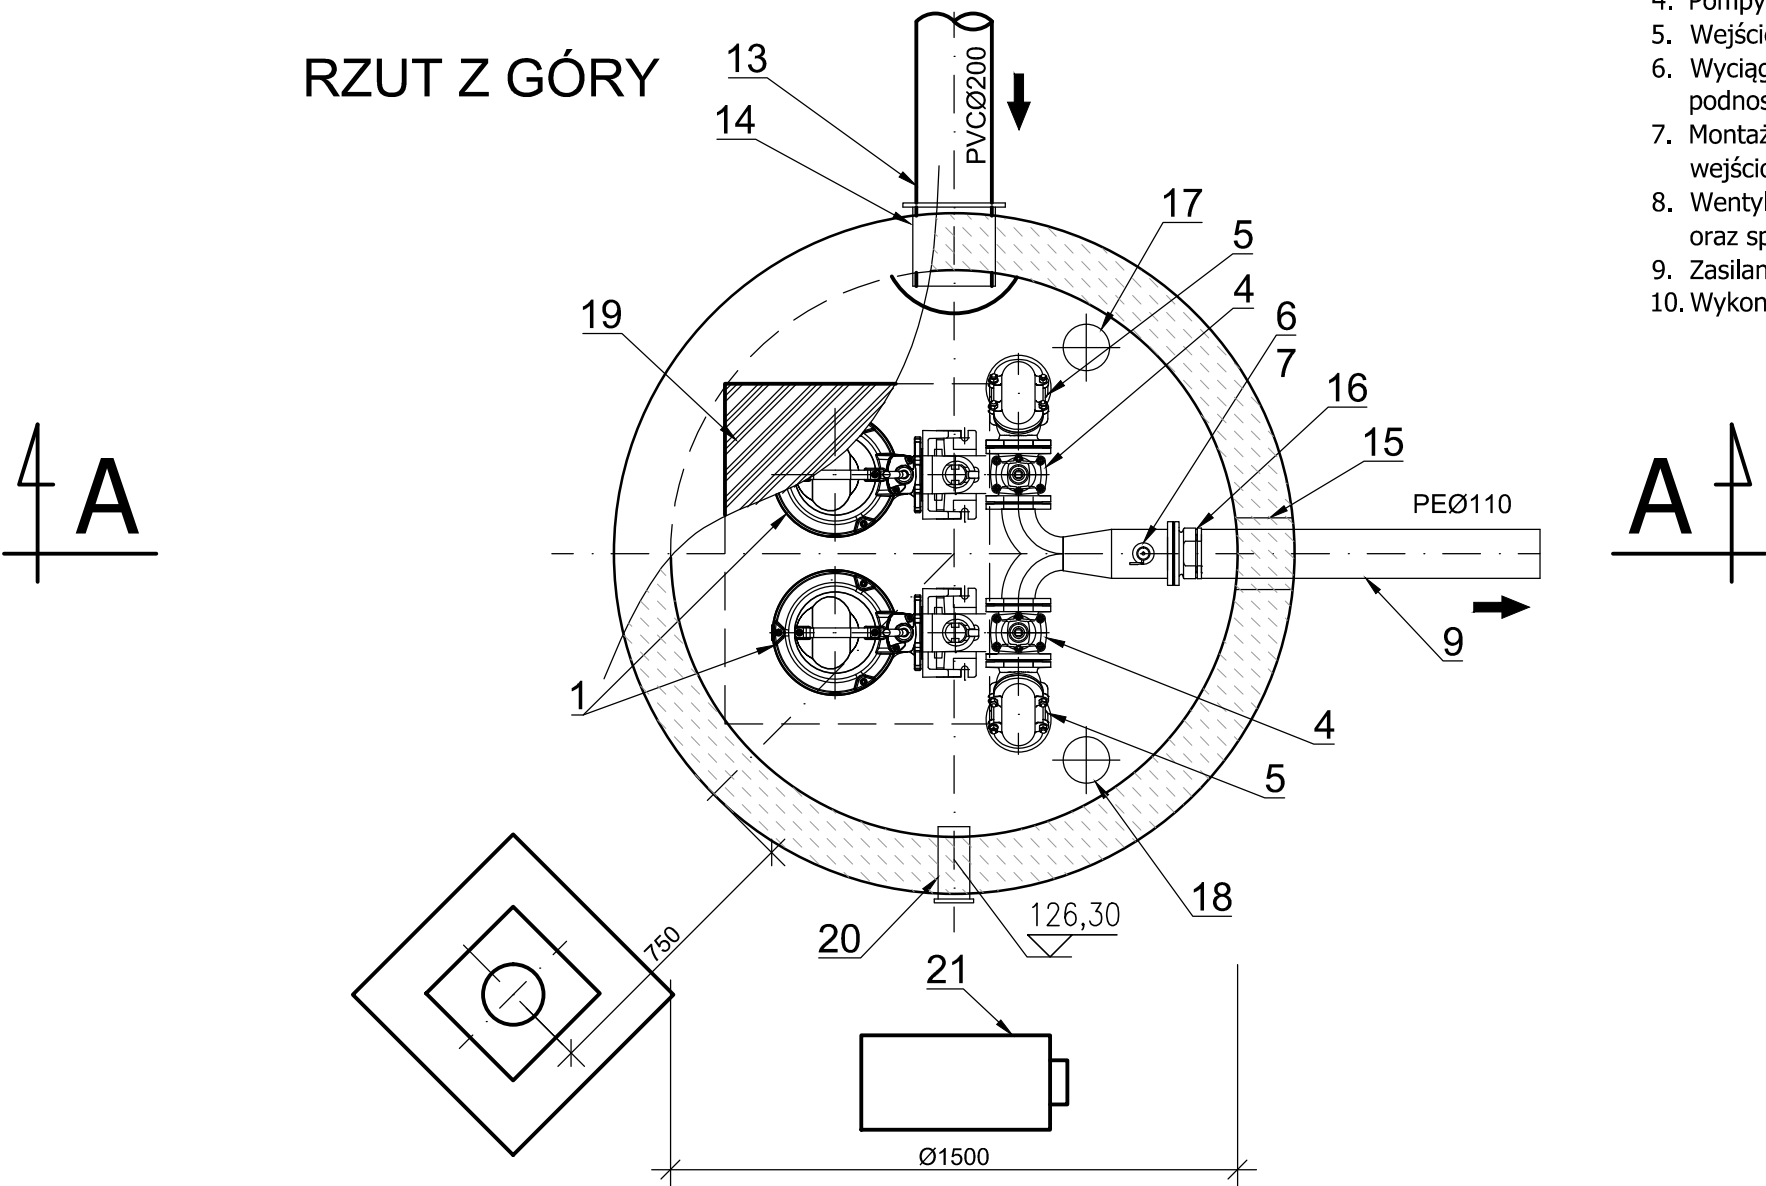

- UWAGA
- Zbiornik pompowni wykonać z elementów prefabrykowanych żelbetowych DN 1500 mm.
 - Płyta pokrywowa zbiornika grubości min. 200 mm, dostosowana do wjazdu montażowego pomp.
 - W pompowni zainstalować dwie pompy zatapialne na przewodnicach rurowych, z linką oraz łańcuchem ze stali nierdzewnej.
 - Pompy zatapialne w wersji z kolaniem stopowym DN80.
 - Wejście do komory pomp przy użyciu drabiny przenośnej.
 - Wyciąganie pomp z pompowni przy użyciu żurawia z wciągarką linową o udźwigu do 500 kg i wysokości podnoszenia do 5 m będącego na wyposażeniu Eksploatatora.
 - Montaż armatury zwrotnej i odcinającej wewnątrz pompowni. Trzpienie zasuw wyprowadzić pod wjazd wejściowy.
 - Wentylację pompowni wykonać dwoma rurociągami: znad maksymalnego poziomu zwierciadła ścieków oraz spod stropu pompowni. Na płycie pompowni zamontować kominki wywiewne.
 - Zasilanie i sterowanie pompowni wg części elektrycznej.
 - Wykonanie płyty stropowej indywidualne.

ul. Sikorskiego 19, 65-454 Zielona Góra tel: (0-68) 451-85-86 e-mail: sekretariat@esko.org.pl			
Obiekt: PROJEKT BUDOWLANY BUDOWY POMPOWNI ŚCIEKÓW ORAZ PRZEBUDOWA SYSTEMU RUROCIĄGÓW TŁOCZNYCH W AGLOMERACJI JERZMANOWA		Skala 1:20	
Tytuł rysunku: PRZEPOMPOWNI ŚCIEKÓW P5 W KUROWICACH		nr rys. 24	
Projektował: branża sanitarna	mgr inż. Emil Sadurski	nr upr. LBS/P00S/0081/06	data, 03.2017 r. podpis:
Opracował: branża sanitarna	mgr inż. Emil Sadurski		data, 03.2017 r. podpis:
Sprawdził: branża sanitarna	mgr inż. Bożena Baczmańska	21/2001/GW	data, 03.2017 r. podpis: