


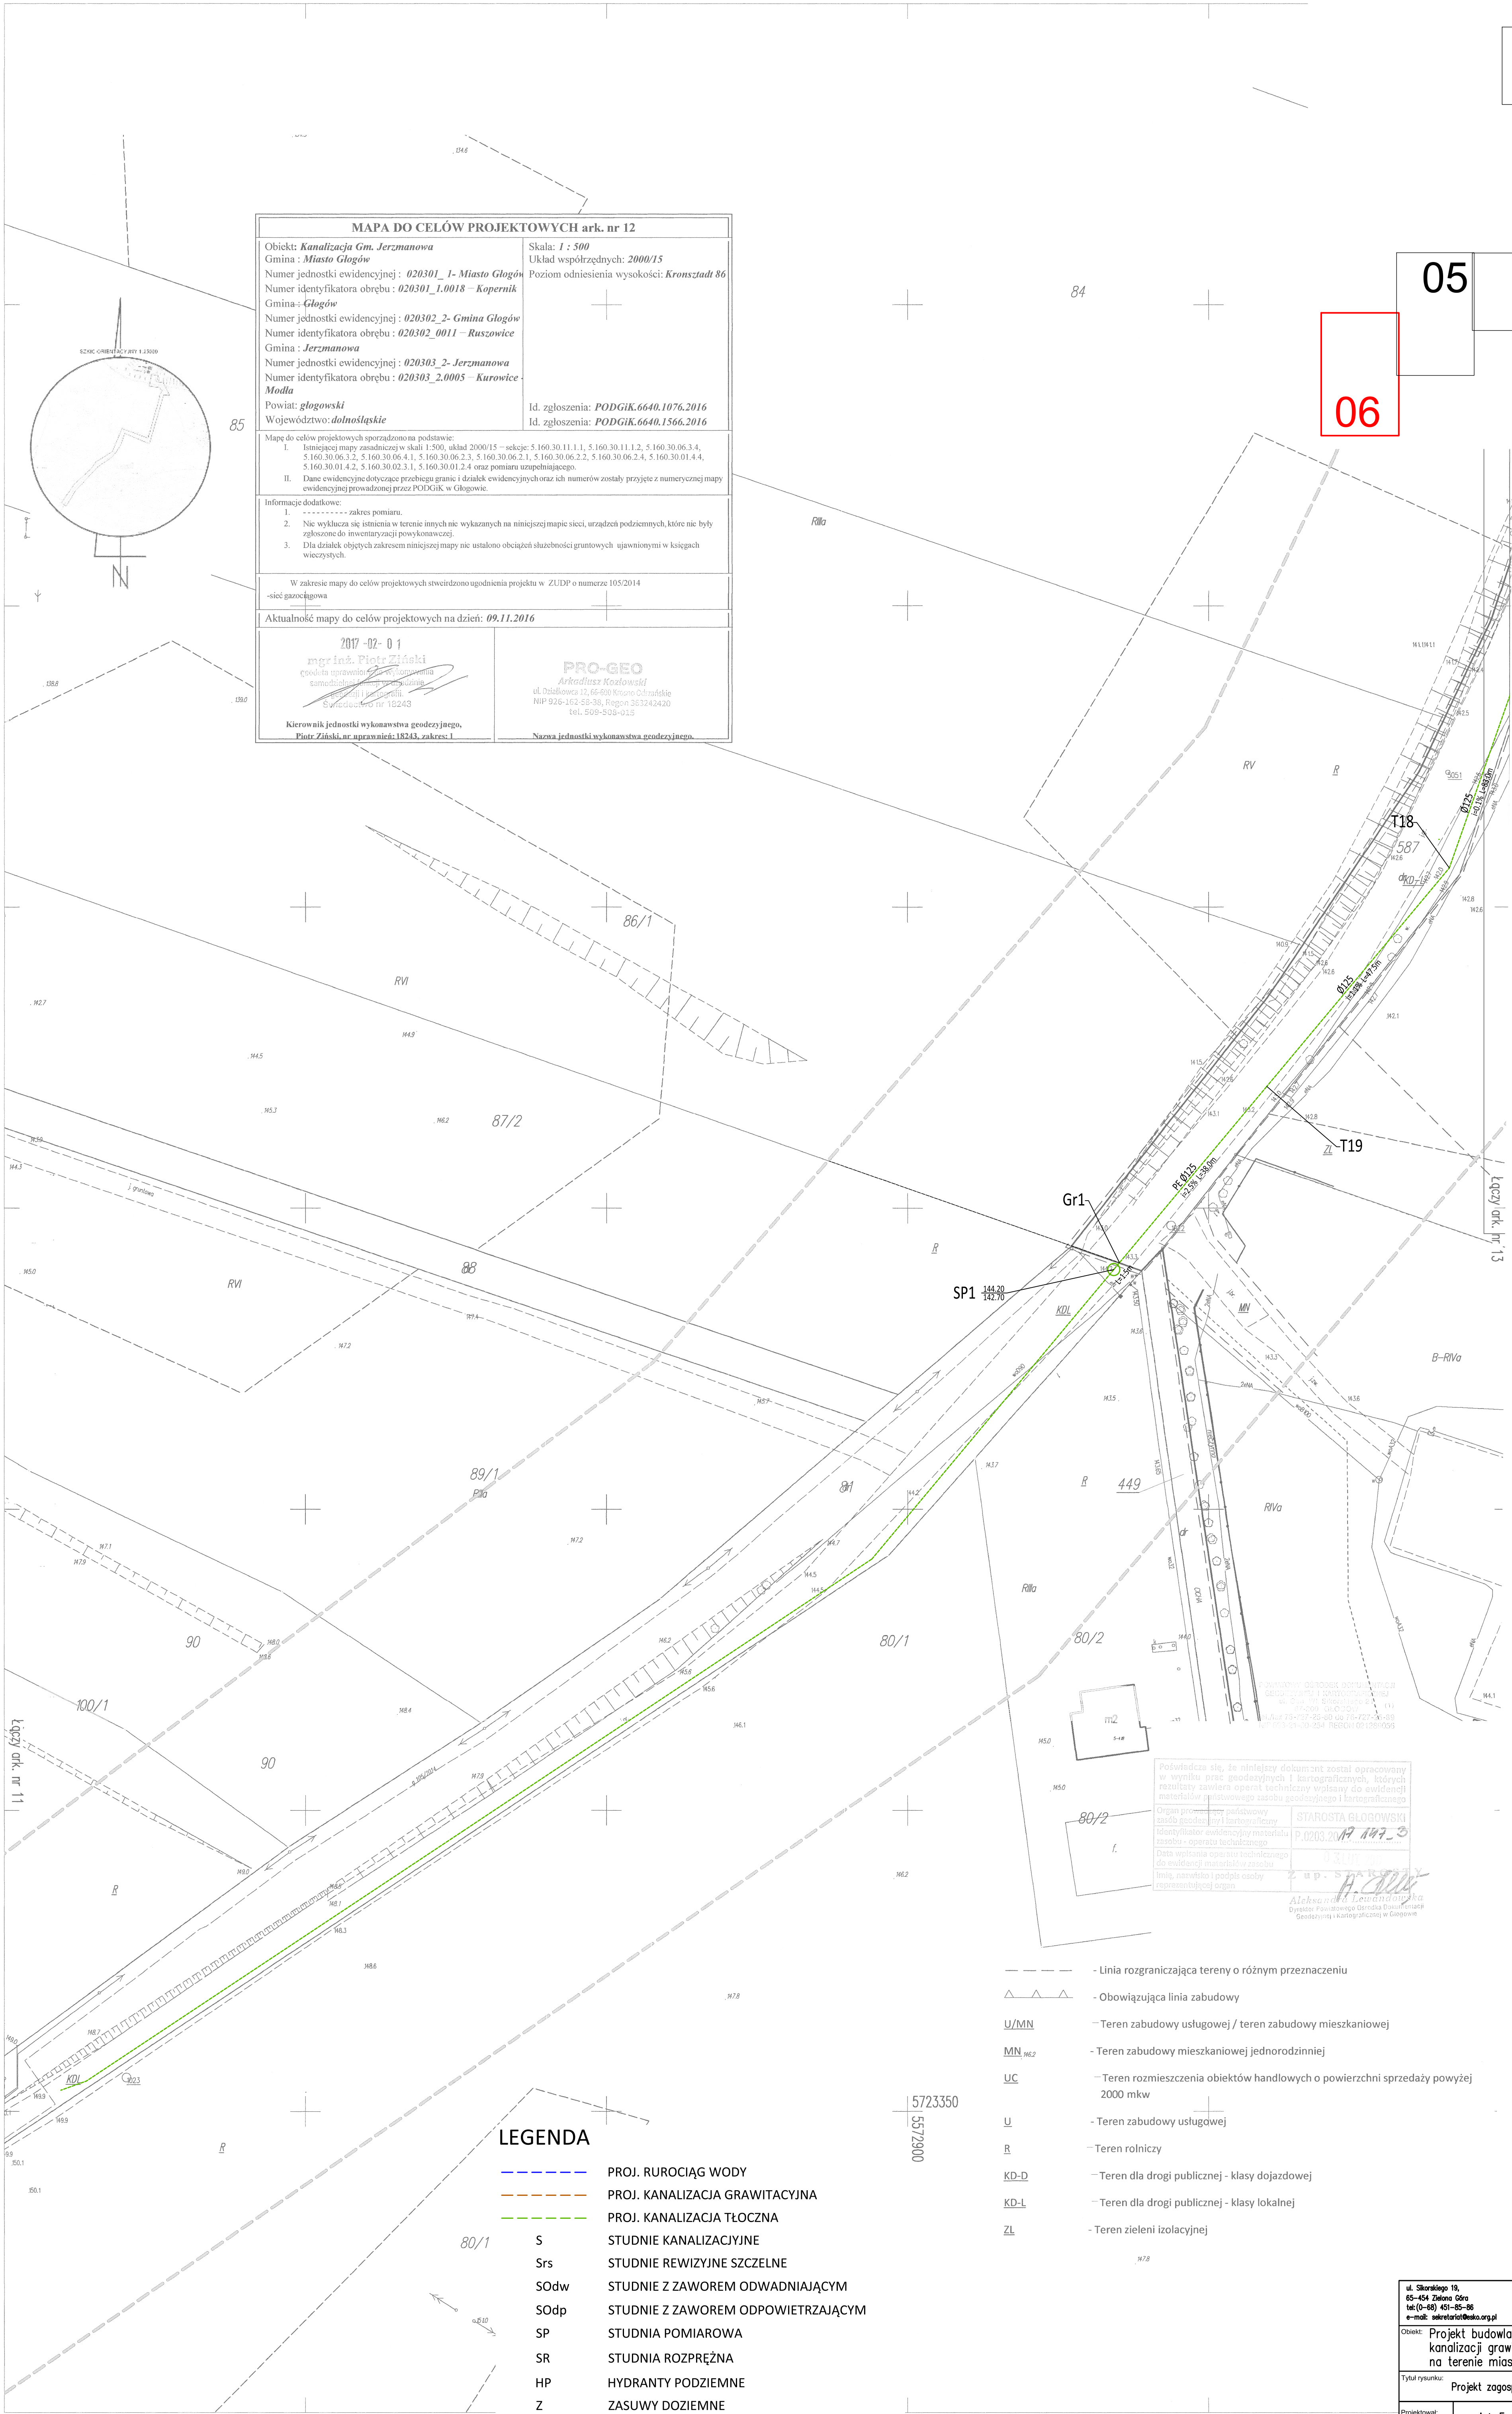

MAPA DO CELÓW PROJEKTOWYCH ark. nr 12

Objekt: **Kanalizacja Gm. Jerzmanowa**
Gmina : **Miasto Głogów**
Numer jednostki ewidencyjnej : **020301_1- Miasto Głogów**
Numer identyfikatora obrębu : **020301_1.0018 – Kopernik**
Gmina : **Głogów**
Numer jednostki ewidencyjnej : **020302_2- Gmina Głogów**
Numer identyfikatora obrębu : **020302_0011 – Ruszowice**
Gmina : **Jerzmanowa**
Numer jednostki ewidencyjnej : **020303_2- Jerzmanowa**
Numer identyfikatora obrębu : **020303_2.0005 – Kurovice**
Modla

Powiat: **głogowski**
Województwo: **dolnośląskie**

Skala: **1 : 500**
Układ współrzędnych: **2000/15**
Poziom odniesienia wysokości: **Kronsztadt 86**

Id. zgłoszenia: **PODGIK.6640.1076.2016**
Id. zgłoszenia: **PODGIK.6640.1566.2016**

Mapę do celów projektowych sporządzono na podstawie:
I. Istniejącej mapy zasadniczej w skali 1:500, układ 2000/15 – sekcje: 5.160.30.11.1.1, 5.160.30.11.1.2, 5.160.30.06.3.4, 5.160.30.06.3.2, 5.160.30.06.4.1, 5.160.30.06.2.3, 5.160.30.06.2.2, 5.160.30.06.2.4, 5.160.30.01.4.4, 5.160.30.01.4.2, 5.160.30.02.3.1, 5.160.30.01.2.4 oraz pomiaru uzupełniającego.
II. Dane ewidencyjne dotyczące przebiegu granic i działek ewidencyjnych oraz ich numerów zostały przyjęte z numerycznej mapy ewidencyjnej prowadzonej przez PODGIK w Głogowie.

Informacje dodatkowe:
1. ----- zakres pomiaru.
2. Nie wyklucza się istnienia na terenie innych nie wykazanych na niniejszej mapie sieci, urządzeń podziemnych, które nie były zgłoszone do inwentaryzacji powykonawczej.
3. Dla działek objętych zakresem niniejszej mapy nie ustalono obciążeń służebności gruntowych ujawnionymi w księgach wieczystych.

W zakresie mapy do celów projektowych stwierdzono ugodnienia projektu w ZUDP o numerze 105/2014
-sieć gazociągowa

Aktualność mapy do celów projektowych na dzień: **09.11.2016**

2017-02-01
mgr inż. **Piotr Ziński**
główny inżynier projektu
samodzielny inżynier techniczny
specjalności inżynierii
Świadectwo nr 18243

PRO-GEO
Arkadiusz Kozłowski
ul. Działkowska 12, 66-800 Krotosze Odrzańskie
NIP 926-162-58-38, REGON 363242420
tel. 509-506-935

Kierownik jednostki wykonawstwa geodezyjnego,
Piotr Ziński, nr uprawnień: 18243, zakres: I

Nazwa jednostki wykonawstwa geodezyjnego.

LEGENDA

PROJ. RUROCIĄG WODY

PROJ. KANALIZACJA GRAWITACYJNA

PROJ. KANALIZACJA TŁOCZNA

S

Srs

SOdW

SOdp

SP

SR

HP

Z

ł, Tr, ZL

STUDNIE KANALIZACYJNE

STUDNIE REWIZYJNE SZCZELNE

STUDNIE Z ZAWOREM ODWADNIAJĄCYM

STUDNIE Z ZAWOREM ODPOWIERZAJĄCYM

STUDNIA POMIAROWA

STUDNIA ROZPRĘŻNA

HYDRANTY PODZIEMNE

ZASUWY DOZIEMNE

CHARAKTERYSTYCZNE PUNKTKY WODOCIĄGU

△ △ △

U/MN

MN_{86,2}

UC

U

R

KD-D

KD-L

ZL

- Linia rozgraniczająca tereny o różnym przeznaczeniu

- Obowiązująca linia zabudowy

- Teren zabudowy usługowej / teren zabudowy mieszkaniowej

- Teren zabudowy mieszkaniowej jednorodzinnej

- Teren rozmieszczenia obiektów handlowych o powierzchni sprzedaży powyżej 2000 mkw

- Teren zabudowy usługowej

- Teren rolniczy

- Teren dla drogi publicznej - klasy dojazdowej

- Teren dla drogi publicznej - klasy lokalnej

- Teren zieleni izolacyjnej

Poświadczam, że niniejszy dokument został opracowany w wyniku prac geodezyjnych i kartograficznych, których rezultaty zawiera operat techniczny wpisany do ewidencji materiałów geodezyjnych i kartograficznych

Organ prowadzący państwowy zasób geodezyjny i kartograficzny	STAROSTA GŁOGOWSKI
Identyfikator ewidencyjny materiału zasobu - operator techniczny	P.0203.2017.187-0
Data wpisania operatu technicznego do ewidencji materiałów zasobu	03.11.2017
Imię, nazwisko i podpis osoby reprezentującej organ	Aleksandra Łęcka Dyrektor Powiatowego Biura Ewidencji Geodezyjnej i Kartograficznej w Głogowie

ul. Skorątkiego 19, 65-454 Zielona Góra tel.(0-48) 451-85-38 e-mail: sekretariat@esko.org.pl		ESKO CONSULTING	
Objekt: Projekt budowlany kanalizacji tłocznej, kanalizacji grawitacyjnej i wodociągu na terenie miasta i gminy Głogów		Skala: 1:500	
Tytuł rysunku: Projekt zagospodarowania terenu cz. 6		nr rys. 06	
Projektował: branża sanitarna	mgr inż. Emil Sadurski	nr upr.: LBS/P008/0081/06	data, 03.2017 r. podpis:
Opracował: branża sanitarna	mgr inż. Emil Sadurski	LBS/P008/0081/06	data, 03.2017 r. podpis:
Sprawdzał: branża sanitarna	mgr inż. Bożena Boczmanska	21/2001/GW	data, 03.2017 r. podpis: