


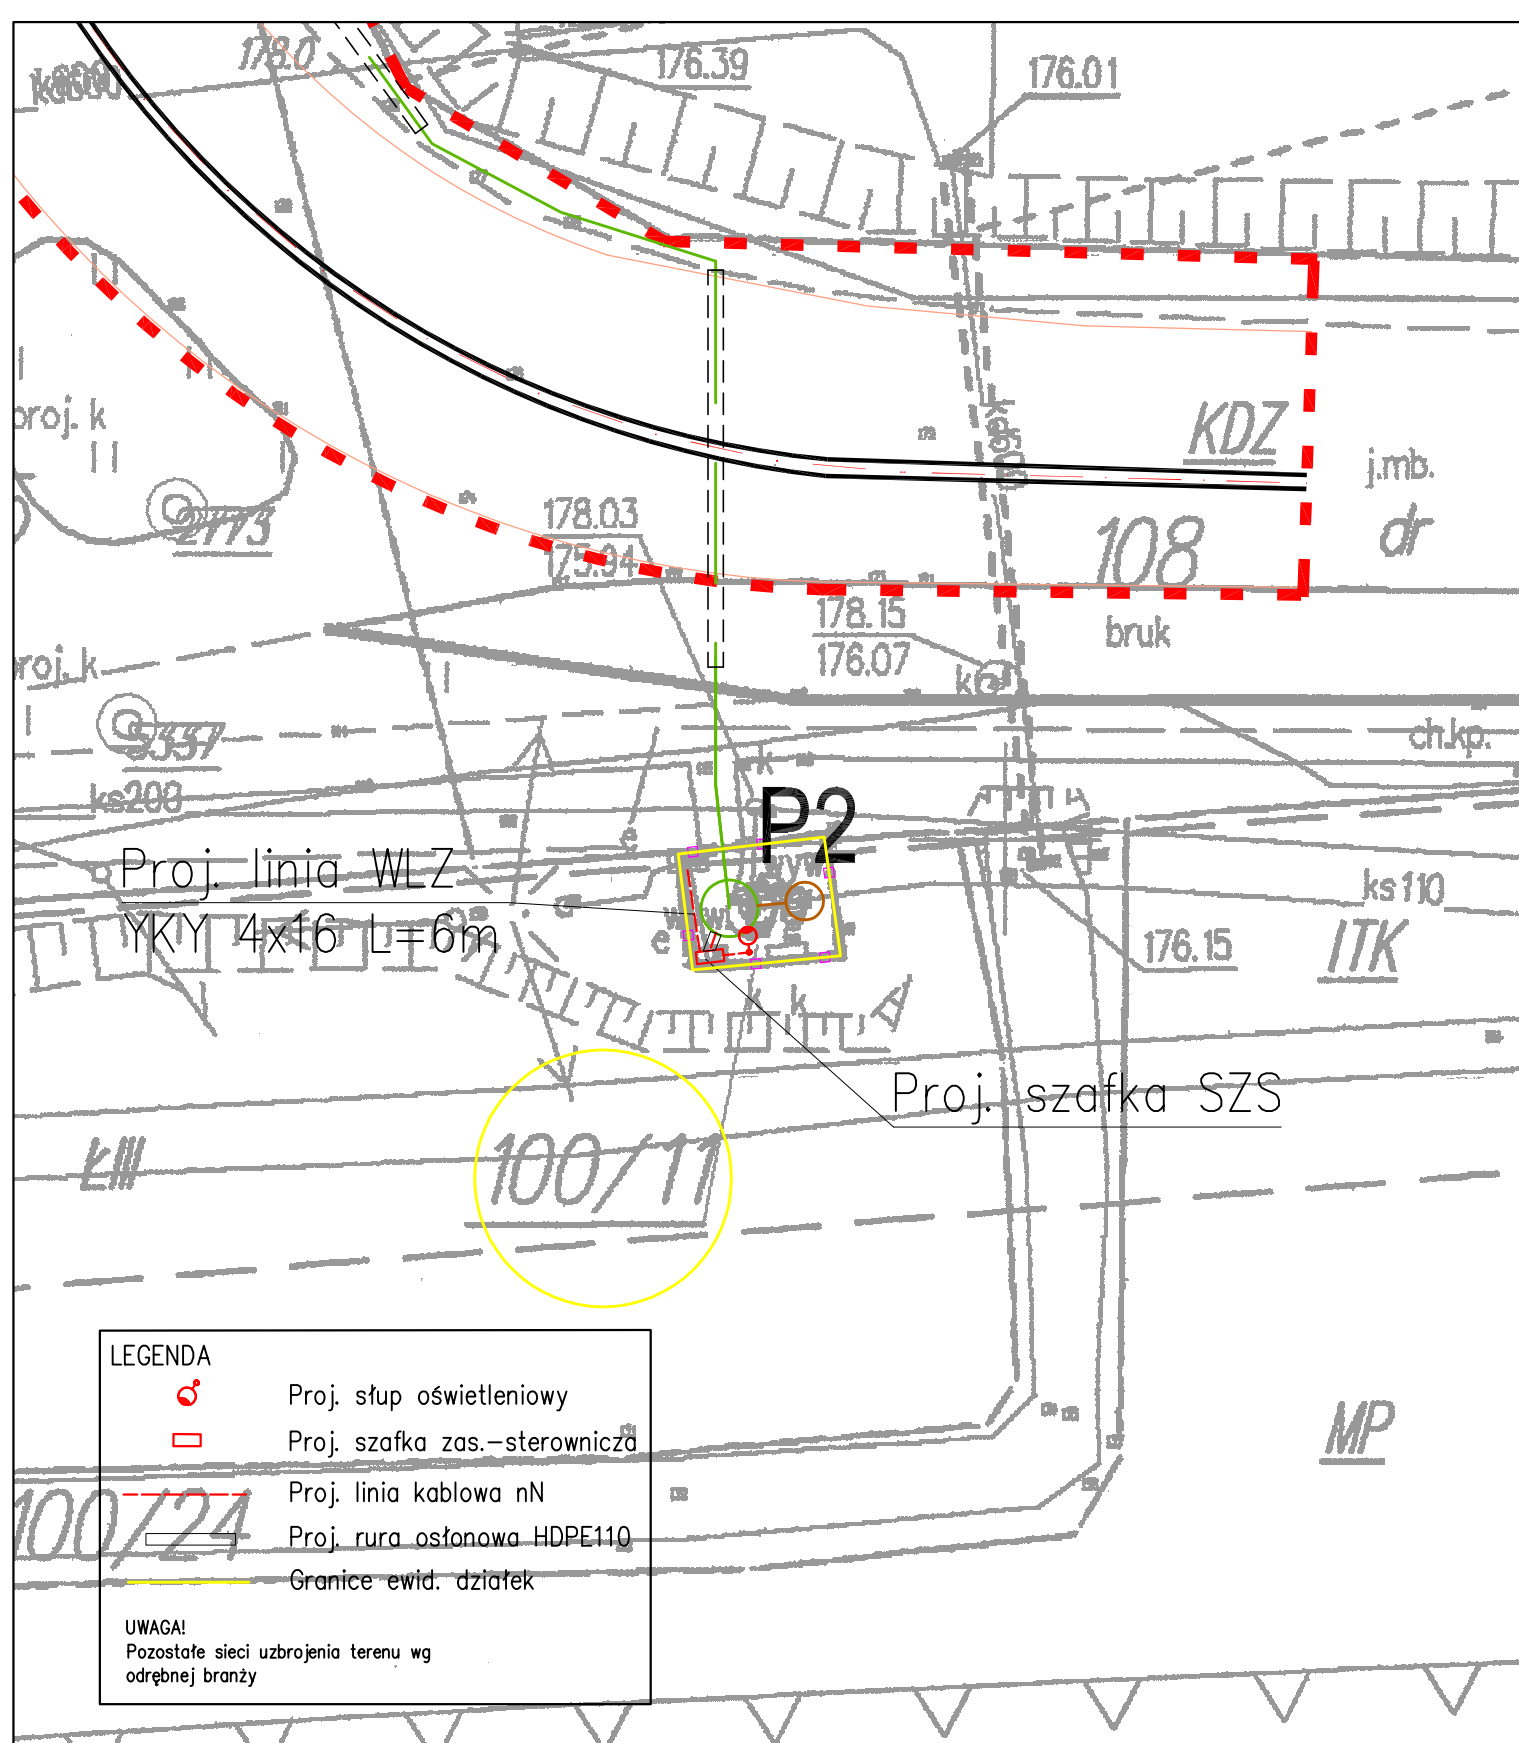

ul. Sikorskiego 19,
65-454 Zielona Góra
tel:(68) 451-85-86
e-mail: sekretariat@esko.org.pl

ESKO
CONSULTING

Obiekt: ZBIORCZY UKŁAD TŁOCZNEJ KANALIZACJI Z OBSZARU AGLOMERACJI JERZMANOWA				Skala: 1:200	
Tytuł rys.: Plan zagospodarowania terenu P2				nr rys.: 2	
Projektował:	mgr inż. Andrzej Wróblewski	nr upr. LBS/0096/P00E/12	specjalność: instalacyjna w zakresie sieci, instalacji i urządzeń elektrycznych i elektroenergetycznych	podpis:	data: 01.03.2017
Sprawił:	mgr inż. Arkadiusz Sadowski	nr upr. 130/90/ZG	specjalność: instalacyjno-inżynierska w zakresie sieci i instalacji elektrycznych	podpis:	data: 01.03.2017