



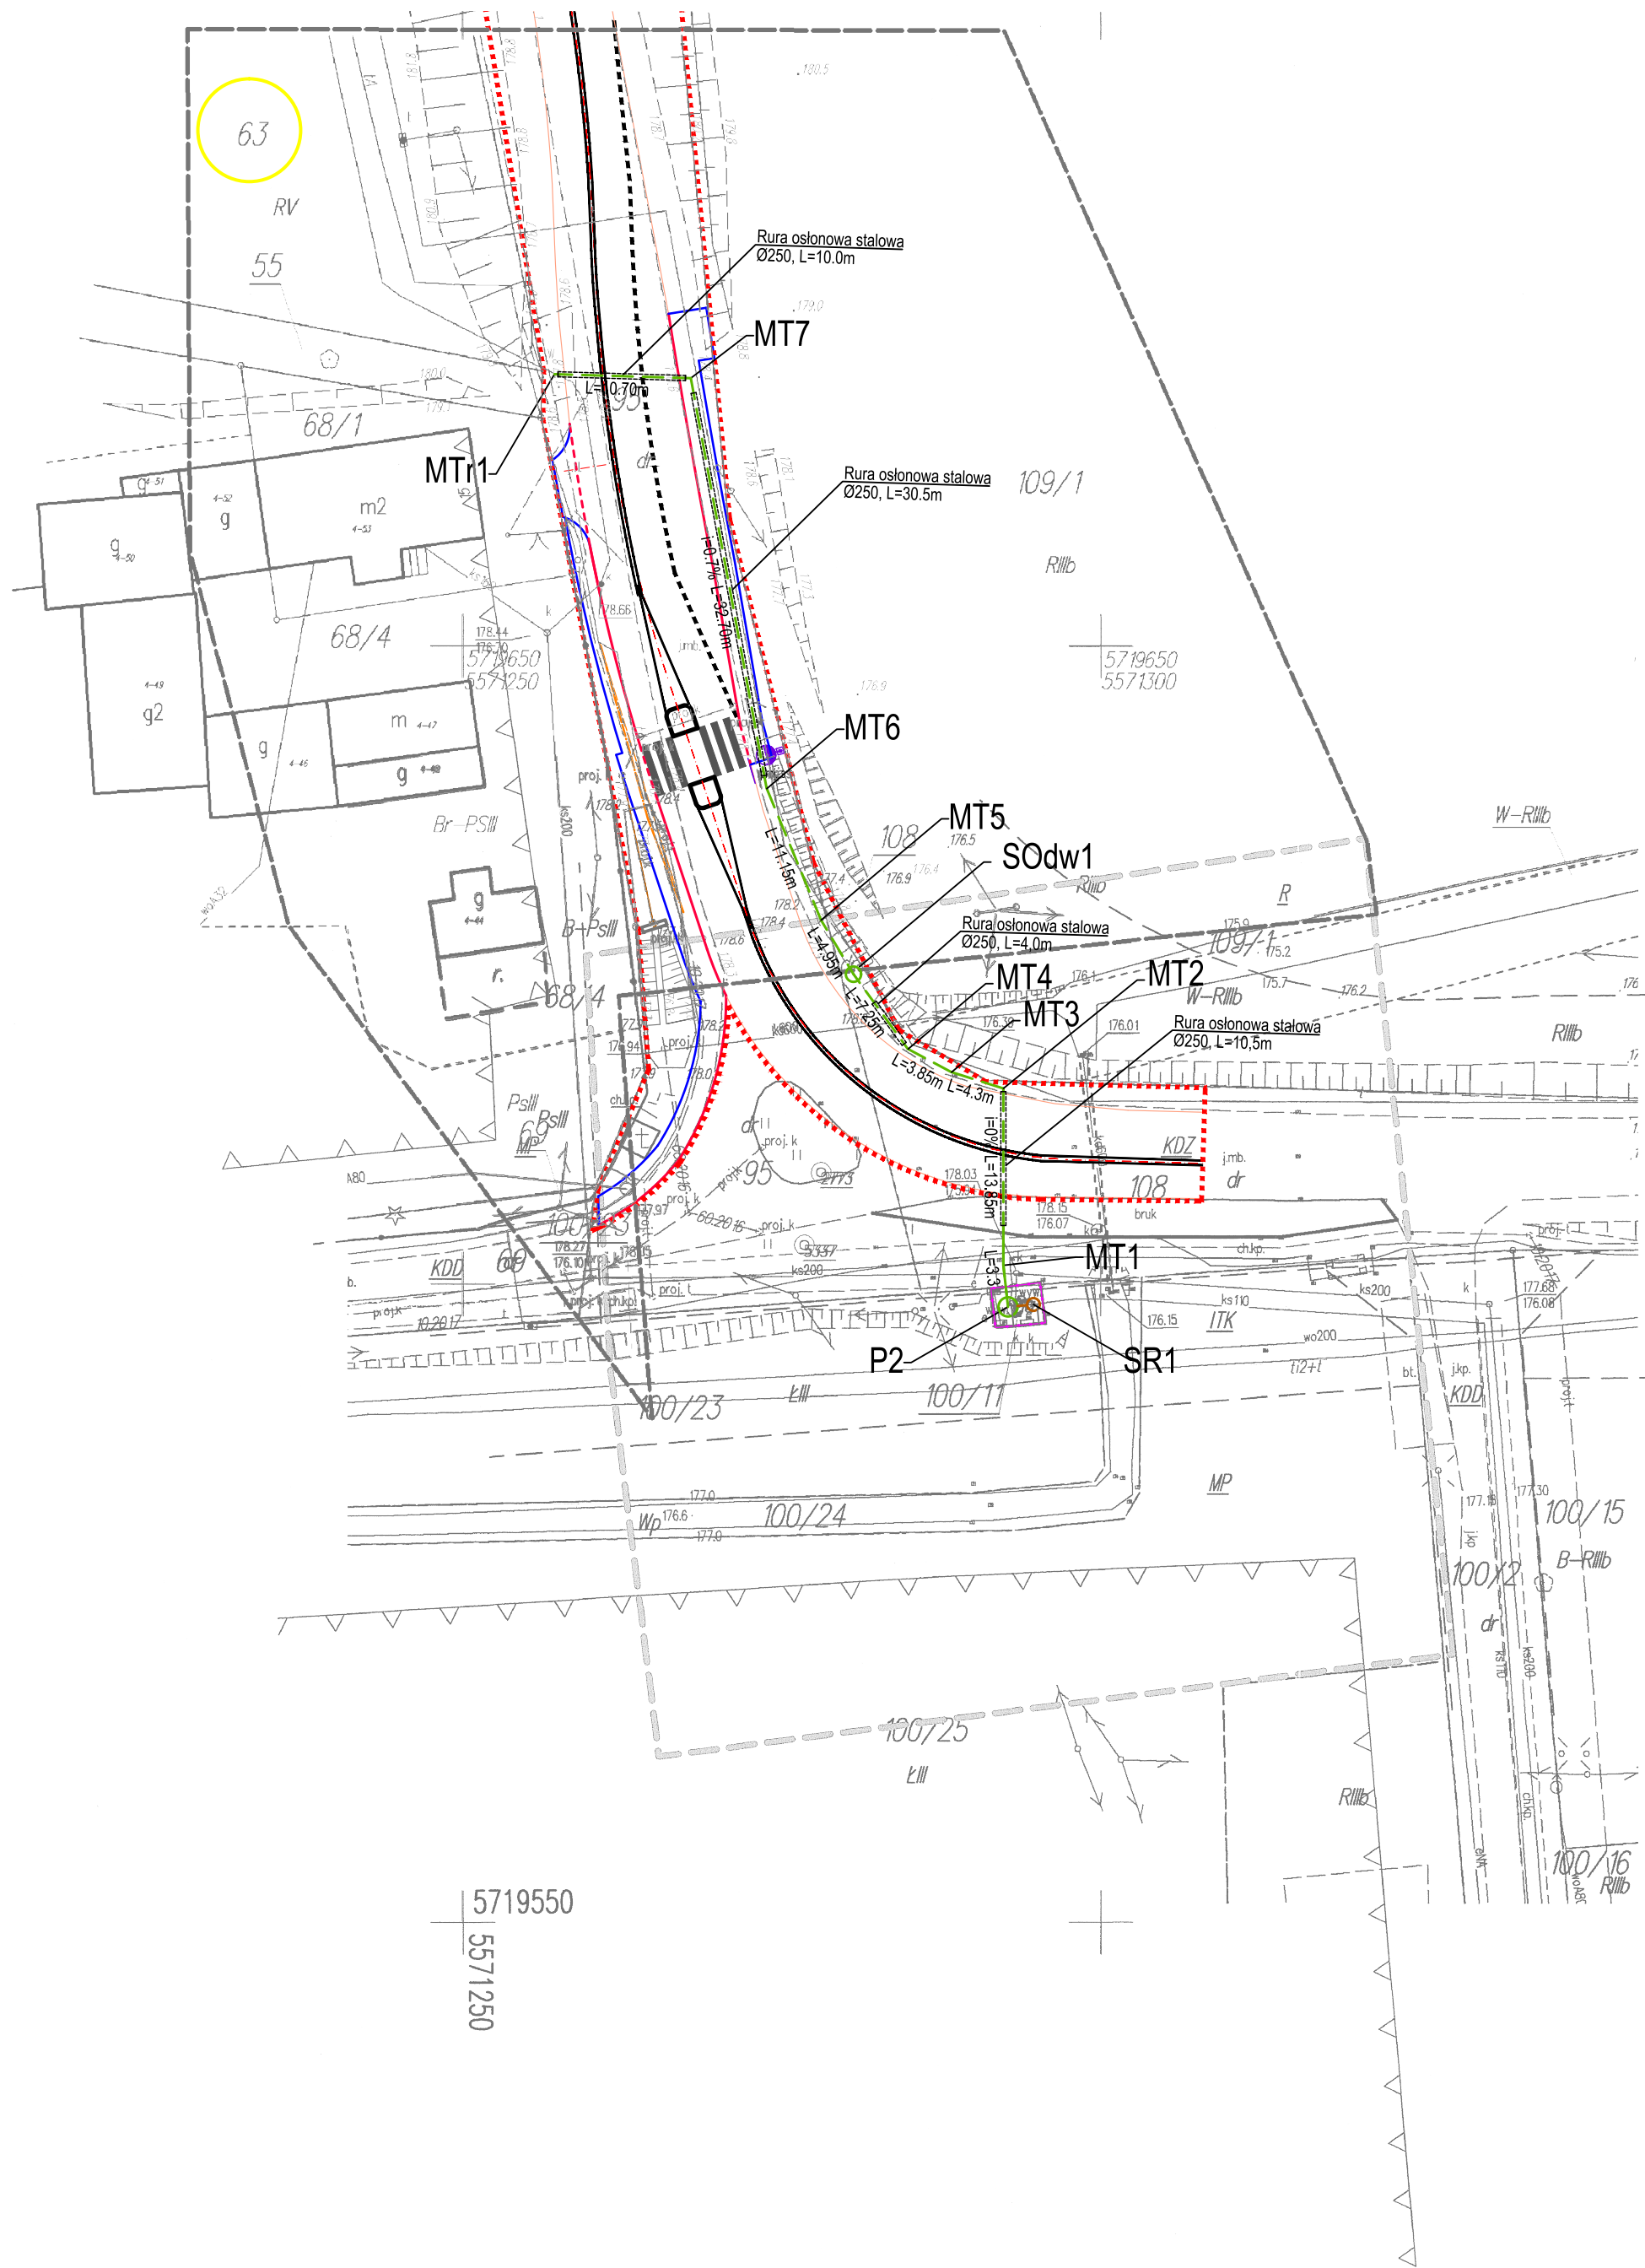


LEGENDA

- PROJ. KANALIZACJA TŁOCZNA
- ISTNIEJĄCE SIECI DO DEMONTAŻU
- OGRODZENIE TERENU
- P1 - P5 PRZEPOMPOWNI ŚCIEKÓW
- S STUDNIE KANALIZACYJNE
- Srs STUDNIE REWIZYJNE SZCZELNE
- SOdw STUDNIE Z ZAWOREM ODWADNIAJĄCYM
- SOdp STUDNIE Z ZAWOREM ODPOWIEZRZAJĄCYM
- SP STUDNIA POMIAROWA
- SR STUDNIA ROZPRĘŻNA

MAPA DO CELÓW PROJEKTOWYCH ark. nr 2	
Objekt: Kanalizacja Gm. Jerzmanowa Gmina: Jerzmanowa Numer jednostki ewidencyjnej: 020303_2 - Jerzmanowa - gmina wiejska Numer identyfikatora obrębu: 020303_2.0004 Maniów Powiat: głogowski Województwo: dolnośląskie	Skala: 1 : 500 Układ współrzędnych: 2000/15 Poziom odniesienia wysokości: Kronsztadt 86 Id. zgłoszenia: PODGiK.6640.1566.2016 Id. zgłoszenia: PODGiK.6640.1076.2016
Mapę do celów projektowych sporządzono na podstawie: I. Istniejącej mapy zasadniczej w skali 1:500, układ 2000/15 – sekcje: 5.159.29.05.2.3 oraz pomiaru uzupełniającego. II. Dane ewidencyjne dotyczące przebiegu granic i działek ewidencyjnych oraz ich numerów zostały przyjęte z numerycznej mapy ewidencyjnej prowadzonej przez PODGiK w Głogowie.	
Informacje dodatkowe: 1. ----- - zakres pomiaru. 2. Nie wyklucza się istnienia w terenie innych nie wykazanych na niniejszej mapie sieci, urządzeń podziemnych, które nie były zgłoszone do inwentaryzacji powykonawczej. 3. Dla działek objętych zakresem niniejszej mapy nie ustalono obciążeń służebności gruntowych ujawnionymi w księgach wieczystych.	
W zakresie mapy do celów projektowych stwierdzono zgodnienia projektu w ZUDP o numerze 60/2016 -sieć kanalizacyjna, 10/2017 - sieć telekomunikacyjna	
Aktualność mapy do celów projektowych na dzień: 21.10.2016	
mgr inż. Piotr Ziński geodeta uprawniony do wykonywania samodzielnej funkcji w dziedzinie geodezji i kartografii. Świadectwo nr 18243	PRO-GEO Arkadiusz Kozłowski ul. Działkowska 12, 66-600 Krosno Odrzańskie NIP 926-162-58-38, Regon 363242420 tel. 509-508-015
Kierownik jednostki wykonawstwa geodezyjnego, Piotr Ziński, nr uprawnień: 18243, zakres: I	Nazwa jednostki wykonawstwa geodezyjnego.

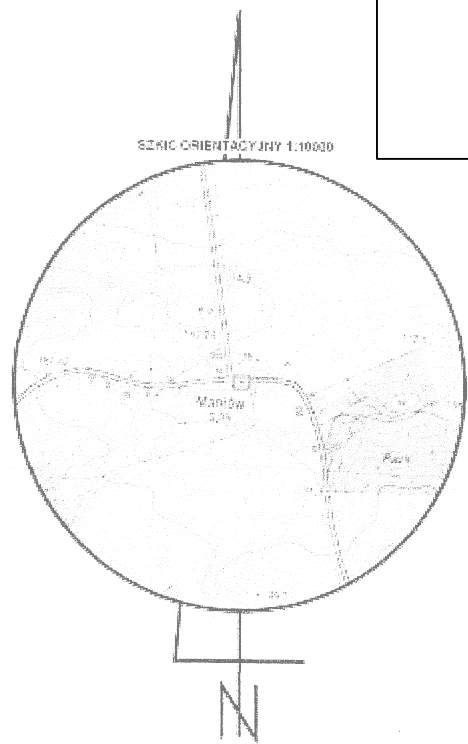

UKŁAD ARKUSZY

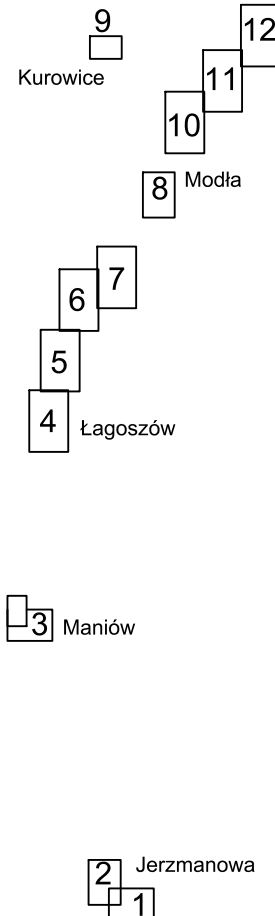

ul. Sikorskiego 19, 65-454 Zielona Góra tel: (0-68) 451-85-86 e-mail: sekretariat@esko.org.pl		ESKO CONSULTING
Objekt: PROJEKT BUDOWLANY BUDOWY POMPOWNI ŚCIEKÓW ORAZ PRZEBUDOWY SYSTEMU RUROCIĄGÓW TŁOCZNYCH W AGLOMERACJI JERZMANOWA	Skala: 1:500	
Tytuł rysunku: PROJEKT ZAGOSPODAROWANIA TERENU CZ. 3		
Projektował: branża sanitarna	mgr inż. Emil Sadurski nr upr. LBS/P00S/0081/06 data, 03.2017 r. podpis:	
Opracował: branża sanitarna	mgr inż. Emil Sadurski data, 03.2017 r. podpis:	
Sprawdził: branża sanitarna	mgr inż. Bożena Baczmańska 21/2001/GW data, 03.2017 r. podpis:	

- Obowiązująca linia zabudowy
- MP - Teren dla zabudowy zagrodowej, mieszkaniowej wielkorodzinnej i jednorodzinnej oraz dla usług, zarówno występujących łącznie z zabudową mieszkaniową jak i samodzielnie
- ITK - Teren dla magistralnych sieci infrastruktury technicznej wraz z sieciami towarzyszącymi oraz dla nowej zabudowy mieszkaniowej jednorodzinnej
- KDD - Teren dla drogi publicznej klasy dojazdowej
- KDZ - Teren dla drogi publicznej klasy zbiorczej
- R - Teren dla użytkowania rolniczego
- Linia rozgraniczająca tereny o różnym przeznaczeniu

POWIATOWY OŚRODEK DOKUMENTACJI
GEODEZYJNEJ I KARTOGRAFICZNEJ
ul. Gen. Wł. Sikorskiego 21
65-454 Zielona Góra
tel./fax 76-727-25-40 do 76-727-25-89
NIP 693-21-50-254 REGON 021291056

Poświadczam, że niniejszy dokument został opracowany w wyniku prac geodezyjnych i kartograficznych, których rezultaty zawiera operat techniczny wpisany do ewidencji materiałów państwowego zasobu geodezyjnego i kartograficznego	
Organ prowadzący państwowy zasób geodezyjny i kartograficzny	STAROSTA GŁOGOWSKI
Identyfikator ewidencyjny materiału zasobu - operatu technicznego	P.0203.2016.142.0
Data wpisania operatu technicznego do ewidencji materiałów zasobu	03.10.2016
Imię, nazwisko i podpis osoby reprezentującej organ	Z up. STAROSTY A. Lewandowska

Aleksandra Lewandowska
Dyrektor Powiatowego Głównego Biura
Geodezyjnej i Kartograficznej w Głogowie