


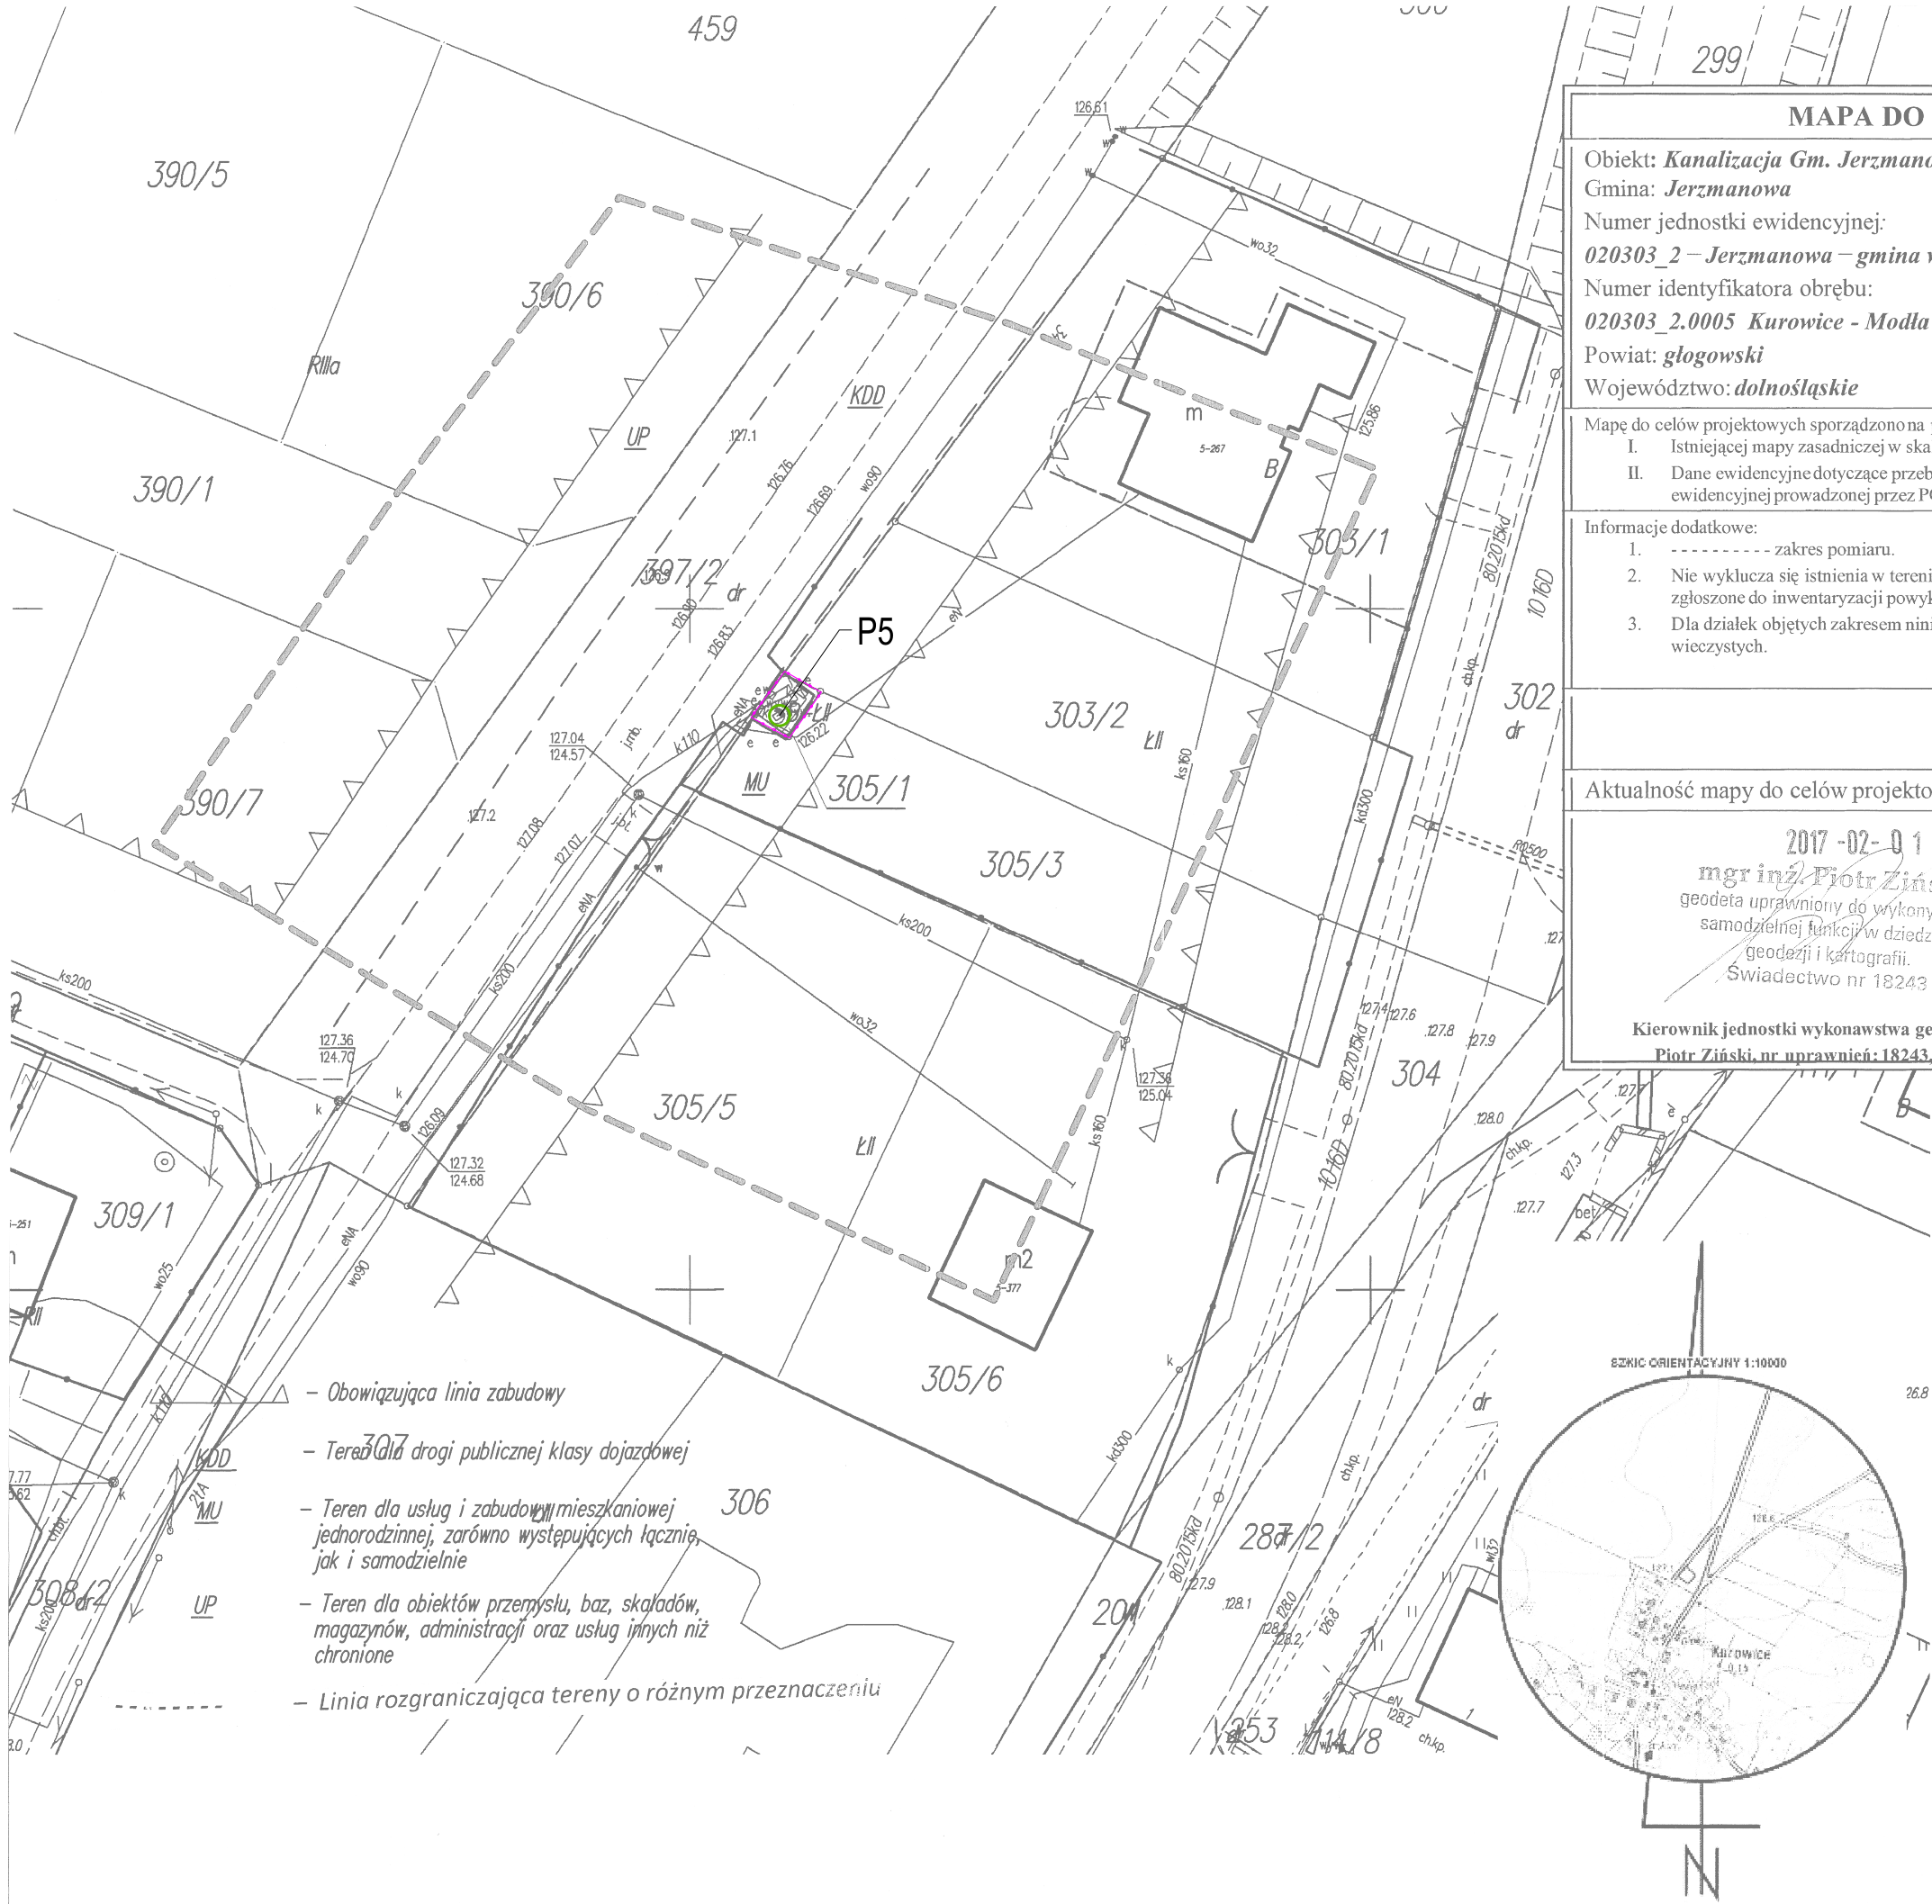

MAPA DO CELÓW PROJEKTOWYCH ark. nr 9	
Objekt: Kanalizacja Gm. Jerzmanowa Gmina: Jerzmanowa Numer jednostki ewidencyjnej: 020303_2 – Jerzmanowa – gmina wiejska Numer identyfikatora obrębu: 020303_2.0005 Kurowice - Modla Powiat: głogowski Województwo: dolnośląskie	Skala: 1 : 500 Układ współrzędnych: 2000/15 Poziom odniesienia wysokości: Kronsztadt 86 Id. zgłoszenia: PODGiK.6640.1566.2016 Id. zgłoszenia: PODGiK.6640.1076.2016
Mapę do celów projektowych sporządzono na podstawie: I. Istniejącej mapy zasadniczej w skali 1:500, układ 2000/15 – sekcje: 5.160.29.10.4.2 oraz pomiaru uzupełniającego. II. Dane ewidencyjne dotyczące przebiegu granic i działek ewidencyjnych oraz ich numerów zostały przyjęte z numerycznej mapy ewidencyjnej prowadzonej przez PODGiK w Głogowie.	
Informacje dodatkowe: 1. ----- zakres pomiaru. 2. Nie wyklucza się istnienia w terenie innych nie wykazanych na niniejszej mapie sieci, urządzeń podziemnych, które nie były zgłoszone do inwentaryzacji powykonawczej. 3. Dla działek objętych zakresem niniejszej mapy nie ustalono obciążeń służebności gruntowych ujawnianymi w księgach wieczystych.	
Aktualność mapy do celów projektowych na dzień: 24.10.2016	
2017-02-01 mgr inż. Piotr Ziński geodeta uprawniony do wykonywania samodzielnej funkcji w dziedzinie geodezji i kartografii. Świadectwo nr 18243 Kierownik jednostki wykonawstwa geodezyjnego, Piotr Ziński, nr uprawnień: 18243, zakres: I	PRO-GEO Arkadiusz Kozłowski ul. Działkowska 12, 66-600 Krosno Odrzańskie NIP 926-162-58-38, REGON 363242420 tel. 509-508-015 Nazwa jednostki wykonawstwa geodezyjnego.

- Obowiązująca linia zabudowy
- Teren dla drogi publicznej klasy dojazdowej
- Teren dla usług i zabudowy mieszkaniowej jednorodzinnej, zarówno występujących łącznie, jak i samodzielnie
- Teren dla obiektów przemysłu, baz, składów, magazynów, administracji oraz usług innych niż chronione
- Linia rozgraniczająca tereny o różnym przeznaczeniu

LEGENDA

- PROJ. KANALIZACJA TŁOCZNA
- ISTNIEJĄCE SIECI DO DEMONTAŻU
- OGRODZENIE TERENU
- P1 - P5 PRZEPOMPOWNIE ŚCIEKÓW
- Srs STUDNIE REWIZYJNE SZCZELNE
- SOdw STUDNIE Z ZAWOREM ODWADNIAJĄCYM
- SOdp STUDNIE Z ZAWOREM ODPOWIERZAJĄCYM
- SP STUDNIA POMIAROWA

ul. Sikorskiego 19, 65-454 Zielona Góra tel: (0-68) 451-85-86 e-mail: sekretariat@esko.org.pl		ESKO CONSULTING	
Objekt: PROJEKT BUDOWLANY BUDOWY POMPOWNI ŚCIEKÓW ORAZ PRZEBUDOWA SYSTEMU RUROCIĄGÓW TŁOCZNYCH W AGLOMERACJI JERZMANOWA		Skala: 1:500	
Tytuł rysunku: PROJEKT ZAGOSPODAROWANIA TERENU CZ. 9		nr rys. 09	
Projektował: branża sanitarna	mgr inż. Emil Sadurski	nr upr. LBS/POOS/0081/06	data. 03.2017 r. podpis:
Opracował: branża sanitarna	mgr inż. Emil Sadurski		data. 03.2017 r. podpis:
Sprawdził: branża sanitarna	mgr inż. Bożena Baczmańska	21/2001/GW	data. 03.2017 r. podpis:

UKŁAD ARKUSZY

