


PRZEKRÓJ A-A

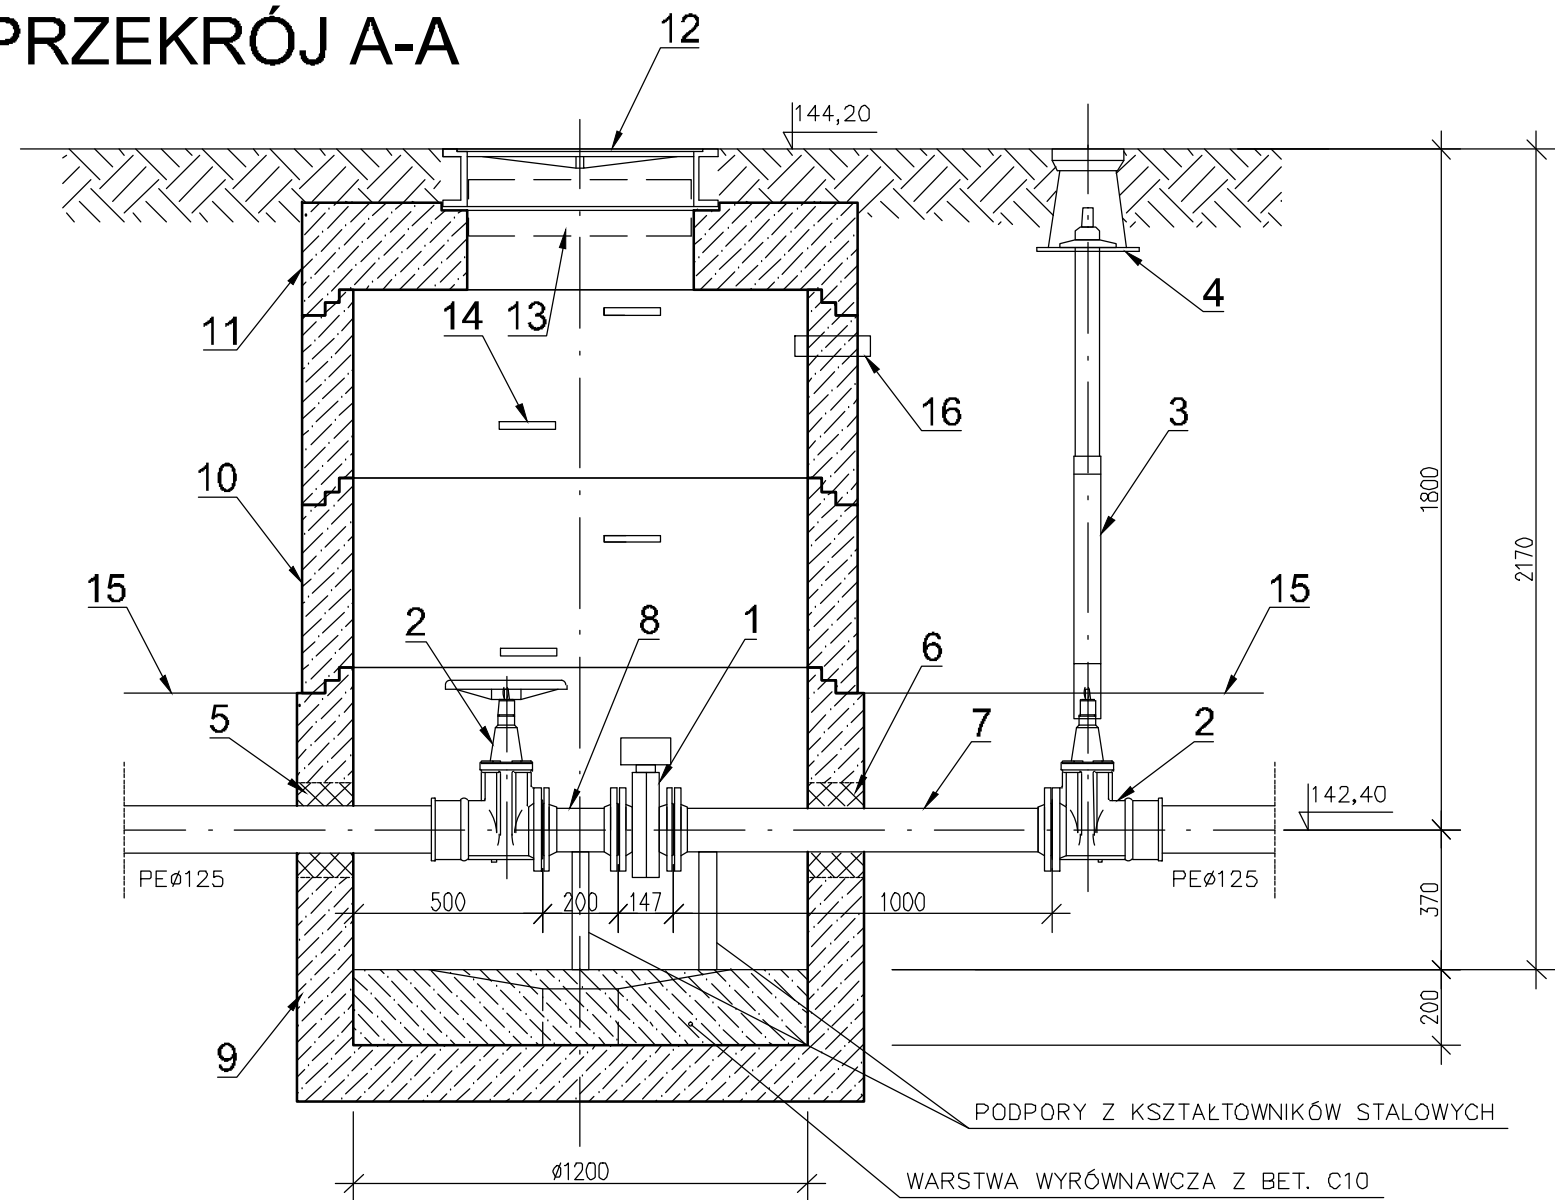


ZESTAWIENIE ELEMENTÓW

L.p	NAZWA ELEMENTU	JEDN.	ILOŚĆ
1	PRZEPŁYWOMIERZ ELEKTROMAGNATYCZNY Z PRZETWORNIKIEM	szt.	1
2	ZASUWA KLINOWA ŻELIWNĄ DN100 Z TULEJĄ DO RUR PE125	szt.	2
3	TELESKOPOWA OBUDOWA DO TRZPIENIA ZASUWY	szt.	1
4	SKRZYNKA ŻELIWNĄ DLA ZASUWY	szt.	1
5	PRZEJŚCIE SZCZELNE ŁAŃCUCHOWE DLA RURY PE125	szt.	1
6	PRZEJŚCIE SZCZELNE ŁAŃCUCHOWE DLA RURY STALOWEJ DN100	szt.	1
7	PROSTKA DWUKOŁNIERZOWA STAL DN100, L=100 cm	szt.	1
8	PROSTKA DWUKOŁNIERZOWA STAL DN100, L=20 cm	szt.	1
9	DNO BETONOWE 1200 mm, H=1000 mm	szt.	1
10	KRĄG BETONOWY 1200 mm, H=500 mm	szt.	2
11	PŁYTA POKRYWOWA 1200x250 mm, Z OTWOREM 600 mm	szt.	1
12	WŁAZ ŻELIWNY Z ZAMKNIĘCIEM, KLASA D, 600 mm	szt.	1
13	OCIEPLENIE STYROPIANEM TWARDYM GR. 15 cm	kpl.	1
14	STOPNIE ŻŁAZOWE ŻELIWNE PN/H-74086	szt.	8
15	TAŚMA LOKALIZACYJNA Z WKŁADKĄ STALOWĄ	szt.	1
16	MUFA DLA KABLI ZASILAJĄCYCH	szt.	1

UWAGI

- Studnia pomiarowa stanowi granicę eksploatacji ZGK w Jerzmanowej.
- Wewnątrz studni zastosować kształtki kołnierzone.
- Wykonanie studni z typowych kręgów betonowych DN1200 łączonych na uszczelkę.
- Przed układem pomiarowym zastosować prosty odcinek o dł. 100 cm, za pomiarem 20 cm - zgodnie z wytycznymi producenta.
- Lokalizacja studni pomiarowej zgodnie z planem zagospodarowania terenu.
- Rurociągi tłoczne wykonać zgodnie z profilami podłużnymi.

RZUT

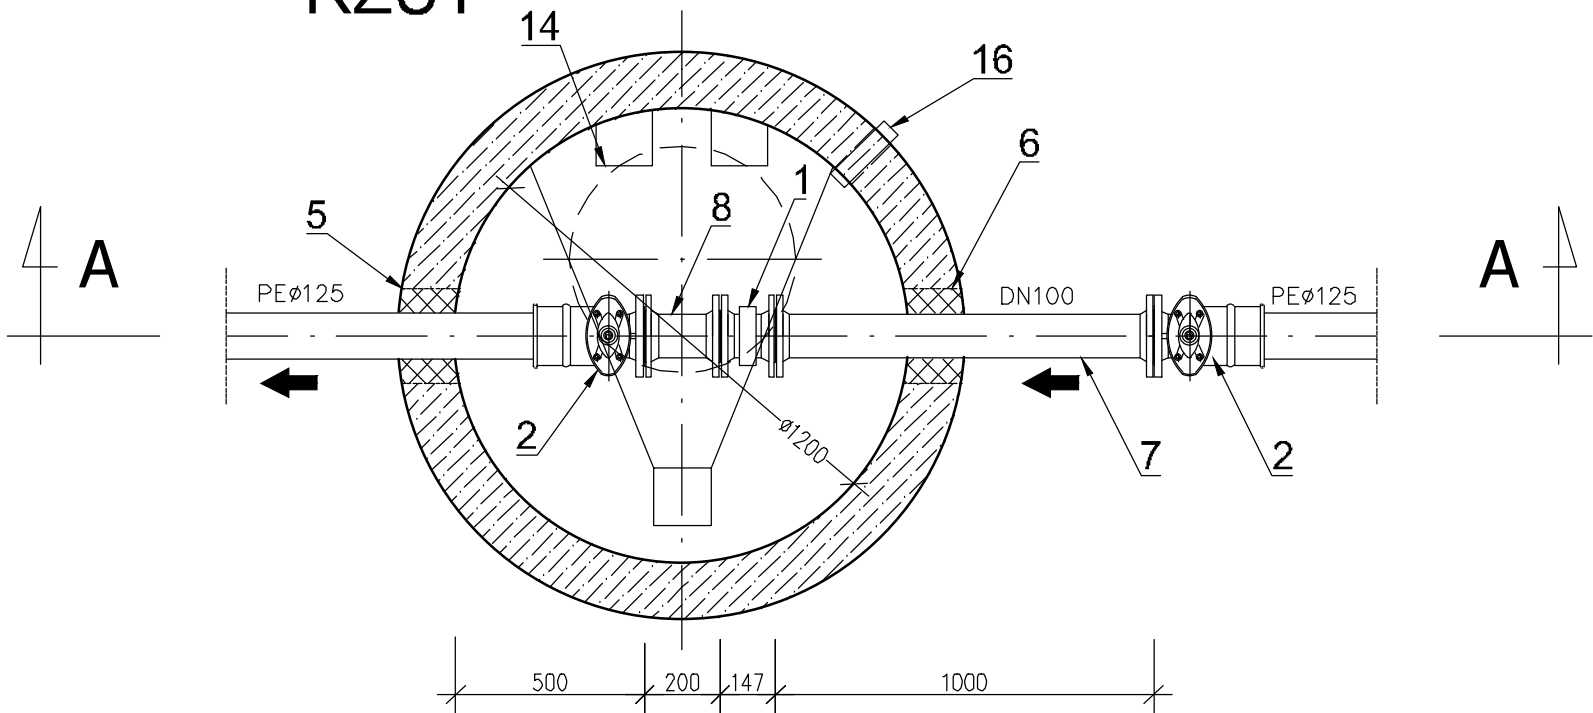

ul. Sikorskiego 19, 65-454 Zielona Góra tel: (0-68) 451-85-86 e-mail: sekretariat@esko.org.pl		ESKO CONSULTING	
Obiekt: PROJEKT BUDOWLANY BUDOWY POMPOWNI ŚCIEKÓW ORAZ PRZEBUDOWA SYSTEMU RUROCIĄGÓW TŁOCZNYCH W AGLOMERACJI JERZMANOWA			Skala 1:20
Tytuł rysunku: STUDNIA POMIAROWA 1200			nr rys. 27
Projektował: branża sanitarna	mgr inż. Emil Sadurski	nr upr. LBS/P00S/0081/08	data, 03.2017 r. podpis:
Opracował: branża sanitarna	mgr inż. Emil Sadurski		data, 03.2017 r. podpis:
Sprawił: branża sanitarna	mgr inż. Bożena Baczmańska	21/2001/GW	data, 03.2017 r. podpis: