


PRZEKRÓJ A-A

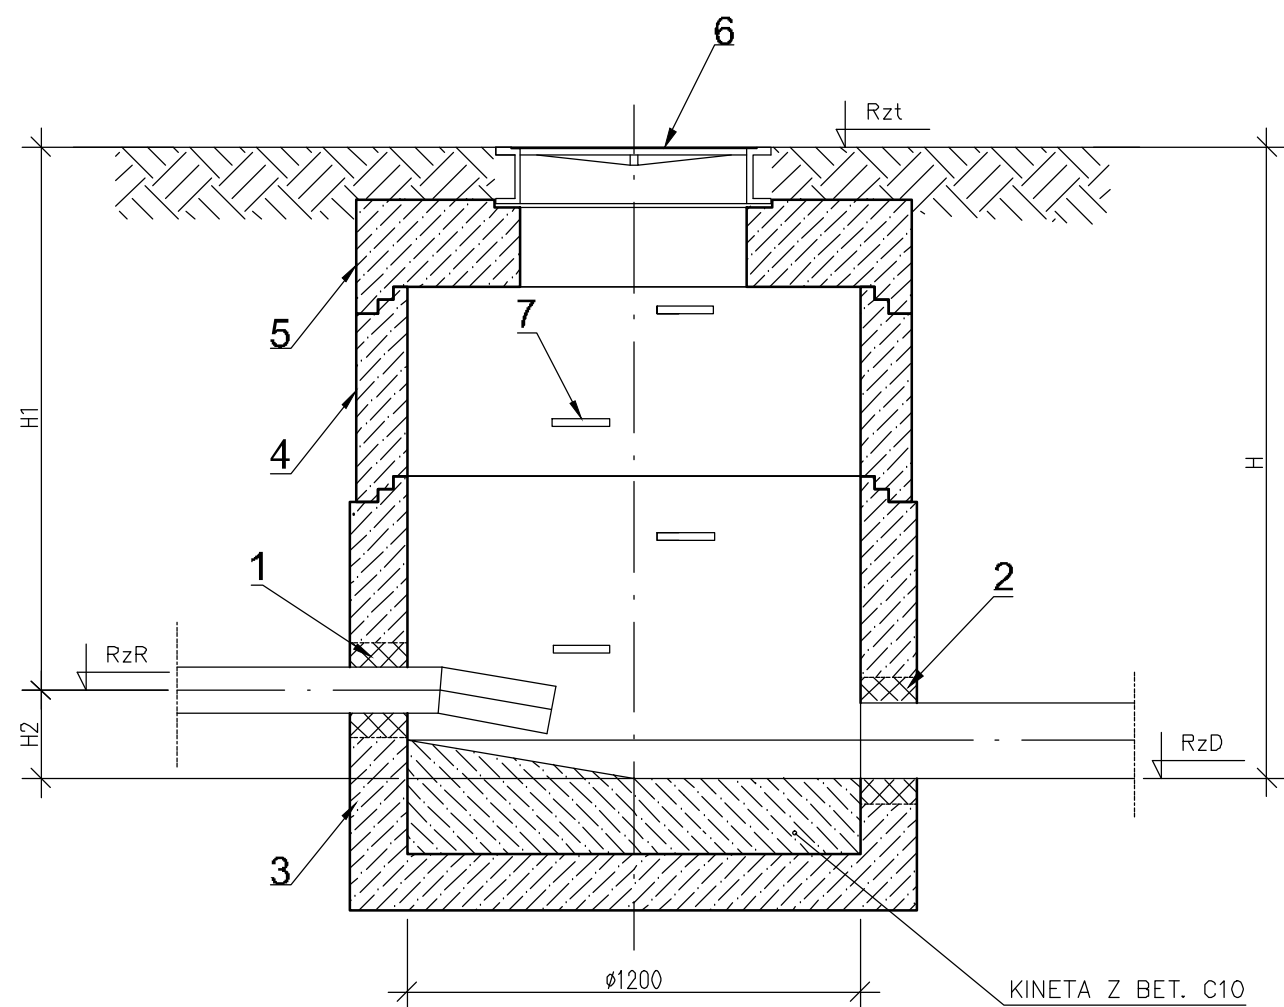

ZESTAWIENIE ELEMENTÓW


L.p	NAZWA ELEMENTU	JEDN.	ILOŚĆ
1	PRZEJŚCIE SZCZELNE ŁAŃCUCHOWE DLA RURY TŁOCZNEJ PE	szt.	PEØ110 – 2 szt. PEØ125 – 1 szt. PEØ160 – 1 szt.
2	PRZEJŚCIE SZCZELNE ŁAŃCUCHOWE DLA RURY PVC	szt.	PVCØ200 – 3 szt. PVCØ300 – 1 szt.
3	DNO BETONOWE Ø1200 mm, H=1000 mm	szt.	1
4	KRAŁ BETONOWY Ø1200 mm, H=500 mm	szt.	1
5	PŁYTA POKRYWOWA Ø1200x250 mm, Z OTWOREM Ø600 mm	szt.	1
6	WŁAZ ŻELIWNY Z ZAMKNIĘCIEM, KLASA D, Ø600 mm	szt.	1
7	STOPNIE ZŁAZOWE ŻELIWNE PN/H-74086	szt.	8

Zestawienie wymiarów zmiennych studni rozprężnych							średn. r.
Studnia	Rz.T	Rz.D	Rz.R	H	H1	H2	tłocznego
	m.n.p.n.	m.n.p.n.	m.n.p.n.	m	m	m	mm
SRJ	184,83	182,93	183,08	1,90	1,75	0,15	160
SR1	178,25	176,35	176,50	1,90	1,75	0,15	110
SR2	153,15	151,31	151,73	1,84	1,75	0,42	110
SR3	149,08	146,71	147,48	2,37	1,75	0,77	125

UWAGI

- Wykonanie studni z typowych kręgów betonowych DN1200 łączonych na uszczelkę.
- Na terenie przepompowni P2 (Maniów) studnię rozprężną wykonać z kręgów DN1000.
- Odływ ze studni SRJ wykonać rurociągami PVCØ300, pozostałe odpływy PVCØ200.
- Lokalizacja studzien zgodnie z planem zagospodarowania terenu.
- Zestawienie wymiarów studzien zgodnie z tabelą

RZUT

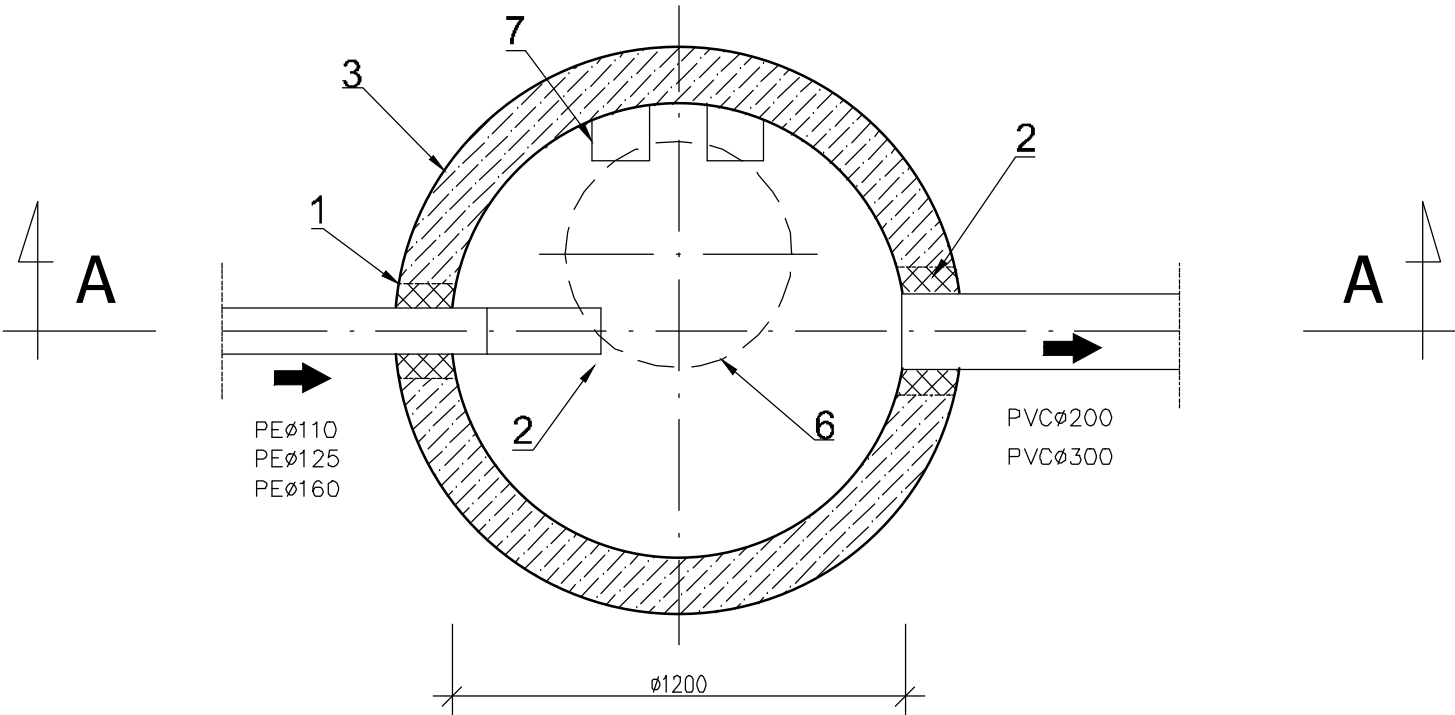

ul. Sikorskiego 19, 65-454 Zielona Góra tel: (0-68) 451-85-86 e-mail: sekretariat@esko.org.pl		ESKO CONSULTING	
Obiekt: PROJEKT BUDOWLANY BUDOWY POMPOWNI ŚCIEKÓW ORAZ PRZEBUDOWA SYSTEMU RUROCIĄGÓW TŁOCZNYCH W AGLOMERACJI JERZMANÓWA			Skala: 1:20
Tytuł rysunku: STUDNIA ROZPRĘŻNA Ø1200			nr rys. 28
Projektował: branża sanitarna	mgr inż. Emil Sadurski	nr upr. LBS/P008/0081/06	data, 03.201' podpis:
Opracował: branża sanitarna	mgr inż. Emil Sadurski		data, 03.201' podpis:
Sprawdził: branża sanitarna	mgr inż. Bożena Baczyńska	21/2001/GW	data, 03.201' podpis: