


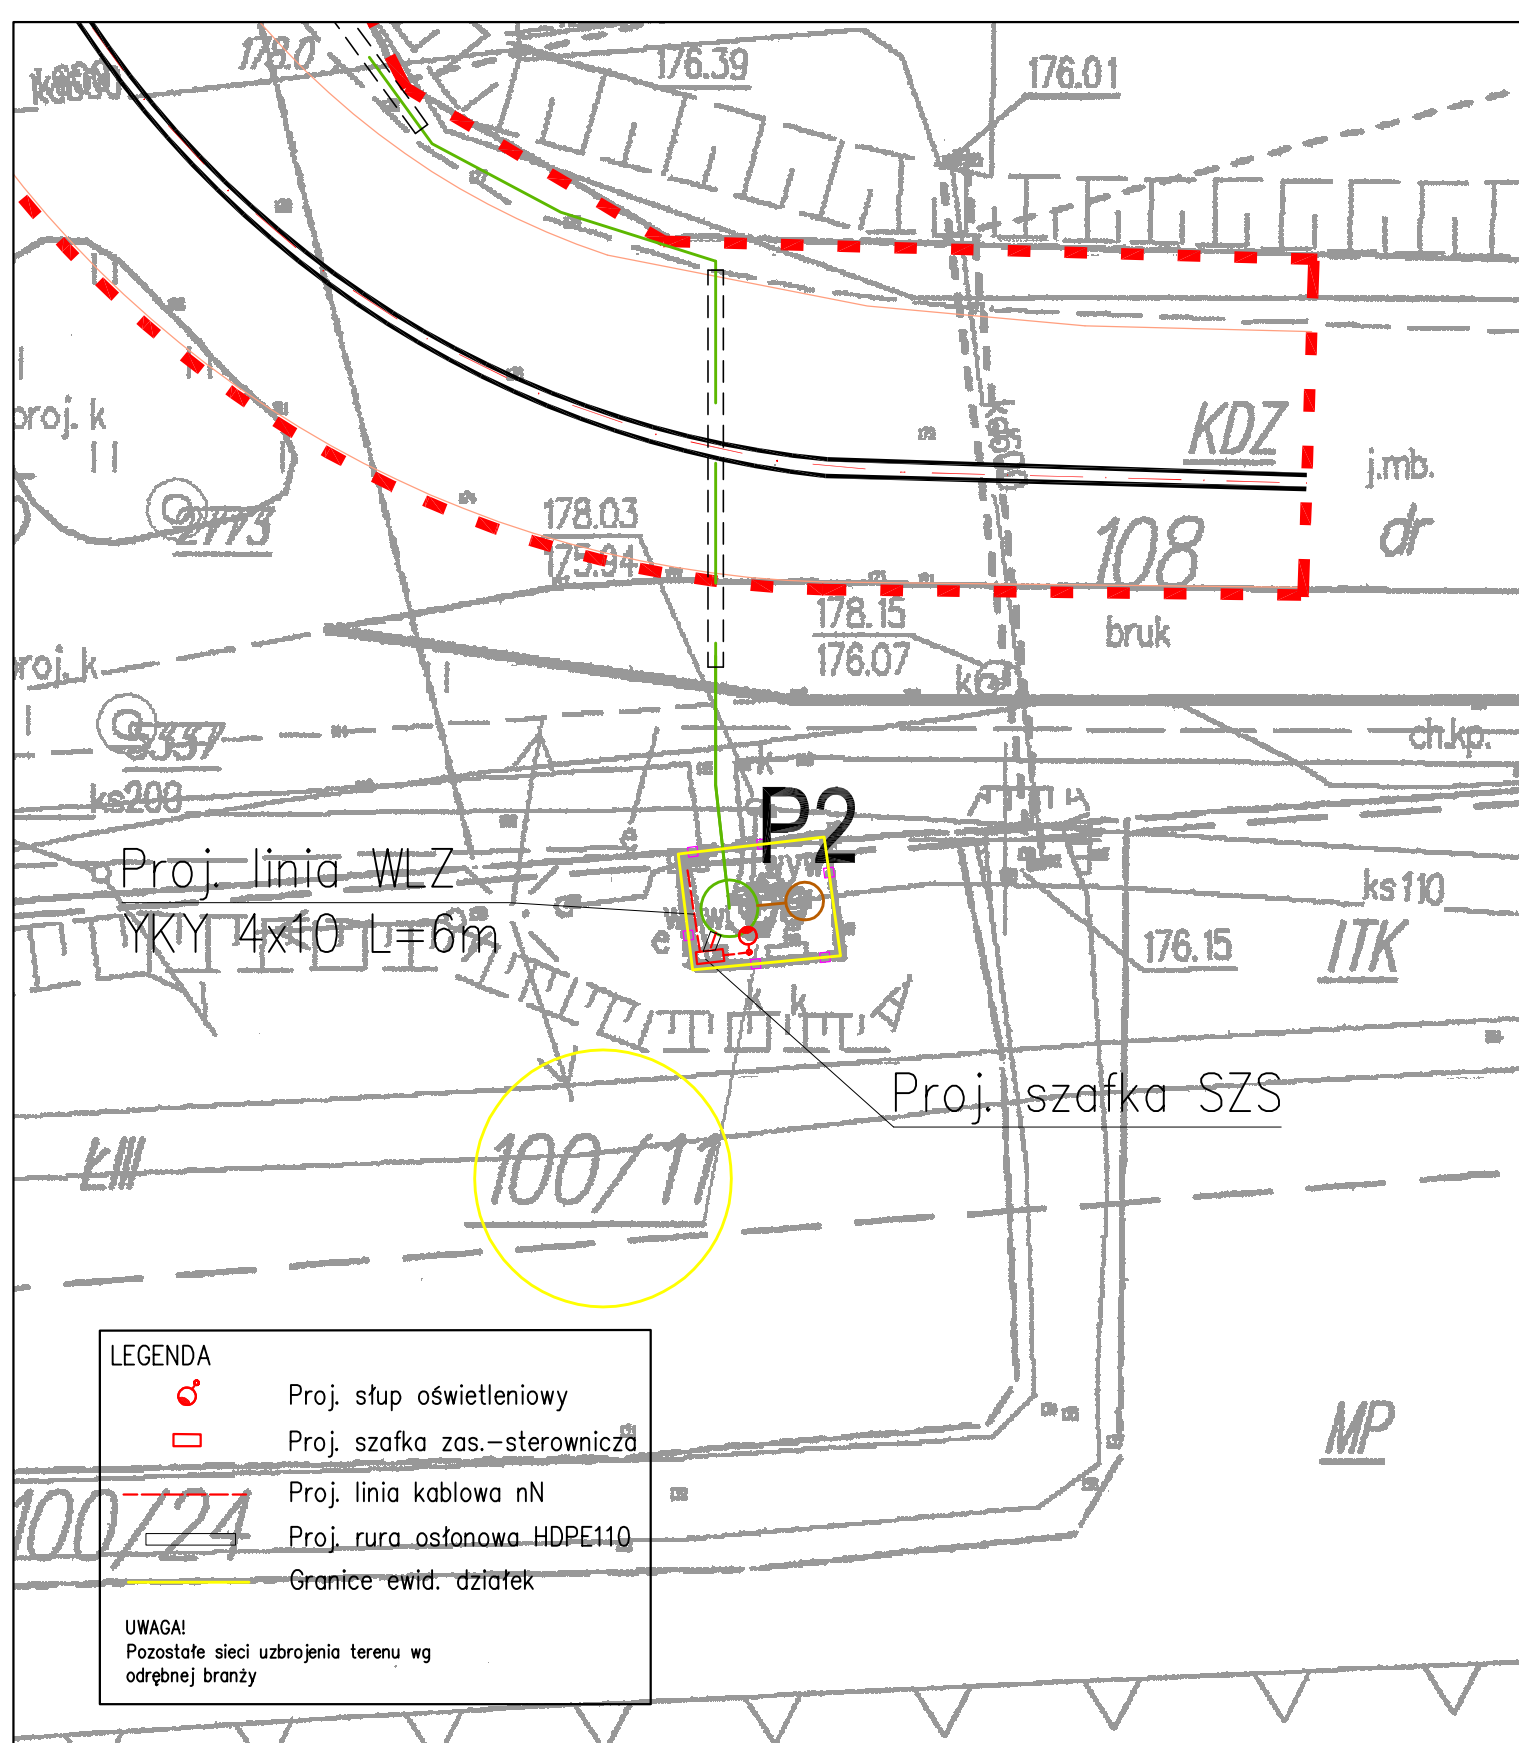

ul. Sikorskiego 19,  
65-454 Zielona Góra  
tel:(68) 451-85-86  
e-mail: sekretariat@esko.org.pl

**ESKO**  
CONSULTING

|                                                                              |                             |                          |                                                                                                         |              |                  |
|------------------------------------------------------------------------------|-----------------------------|--------------------------|---------------------------------------------------------------------------------------------------------|--------------|------------------|
| Obiekt: ZBIORCZY UKŁAD TŁOCZNEJ KANALIZACJI Z OBSZARU AGLOMERACJI JERZMANOWA |                             |                          |                                                                                                         | Skala: 1:200 |                  |
| Tytuł rys.: Plan zagospodarowania terenu P2                                  |                             |                          |                                                                                                         | nr rys.: 2   |                  |
| Projektował:                                                                 | mgr inż. Andrzej Wróblewski | nr upr. LBS/0096/P00E/12 | specjalność: instalacyjna w zakresie sieci, instalacji i urządzeń elektrycznych i elektroenergetycznych | podpis:      | data: 01.03.2017 |
| Sprawił:                                                                     | mgr inż. Arkadiusz Sadowski | nr upr. 130/90/ZG        | specjalność: instalacyjno-inżynierska w zakresie sieci i instalacji elektrycznych                       | podpis:      | data: 01.03.2017 |