
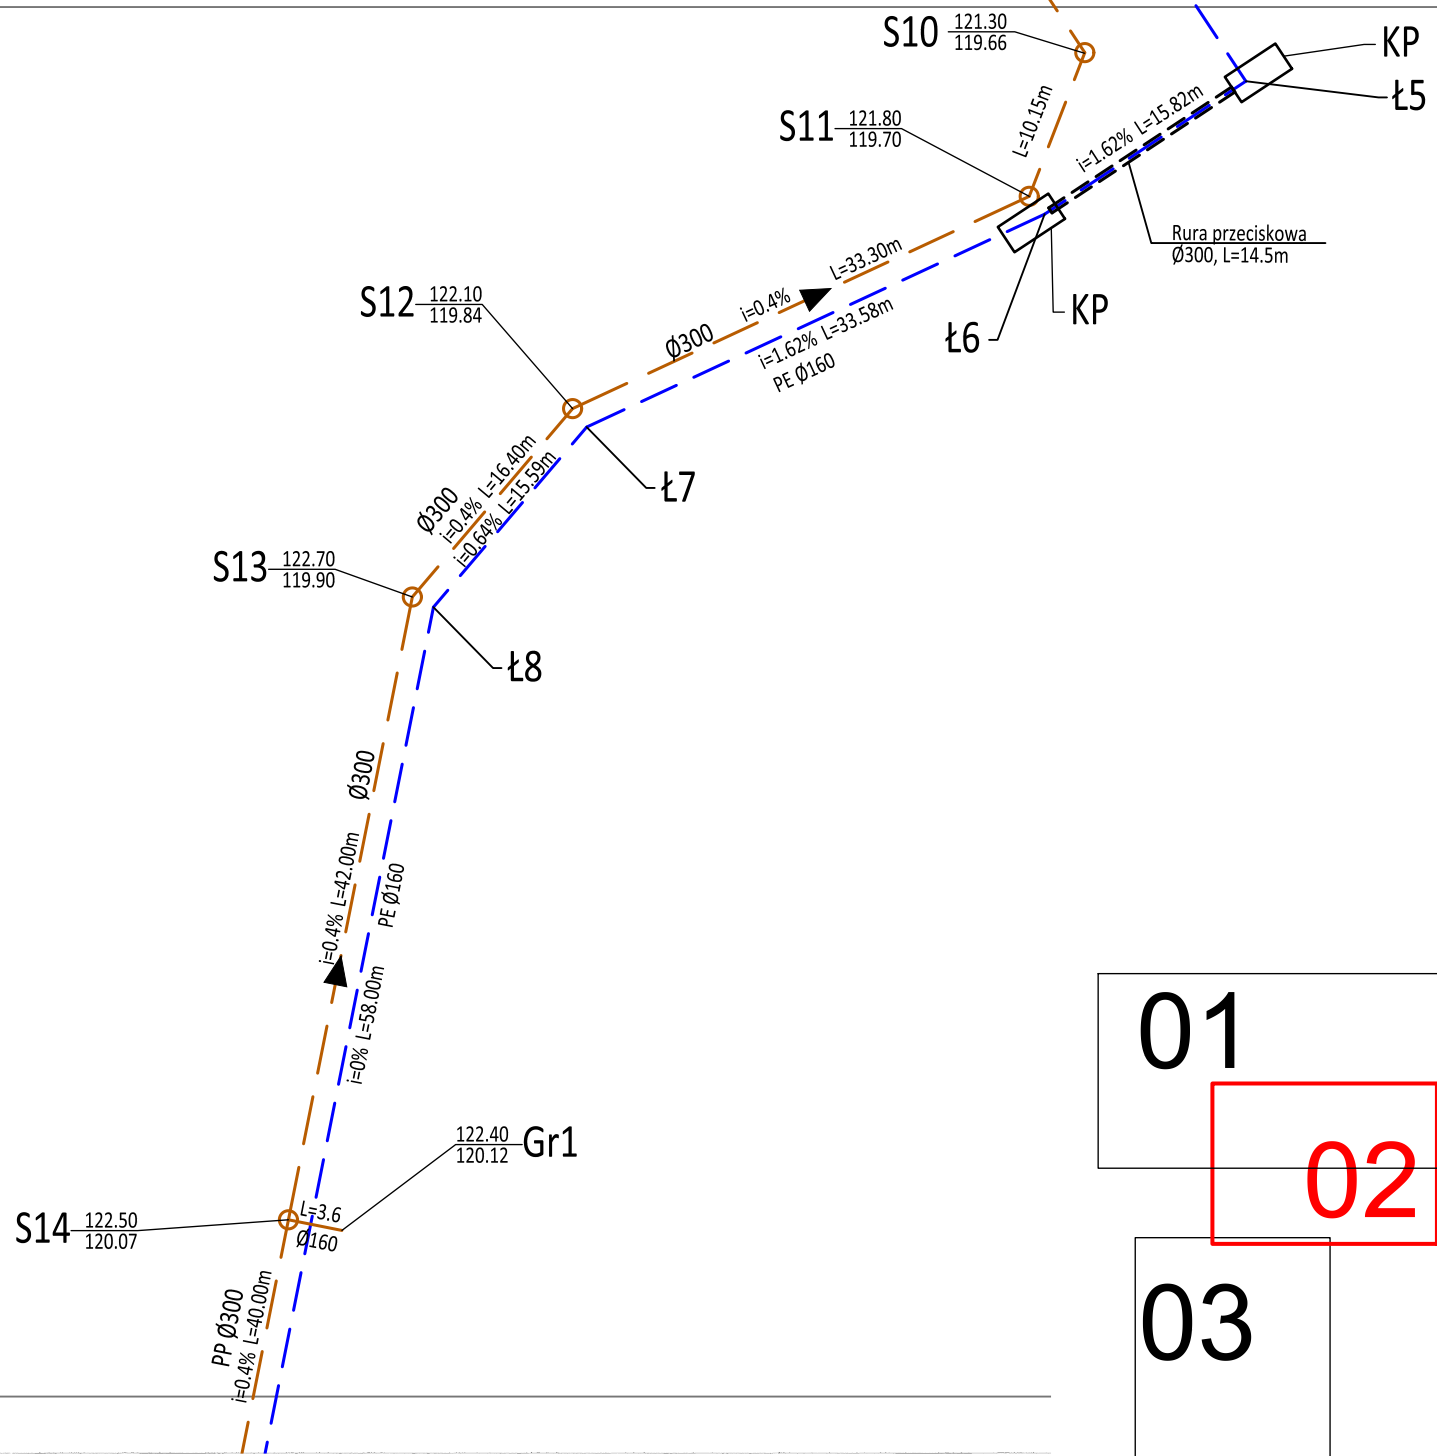


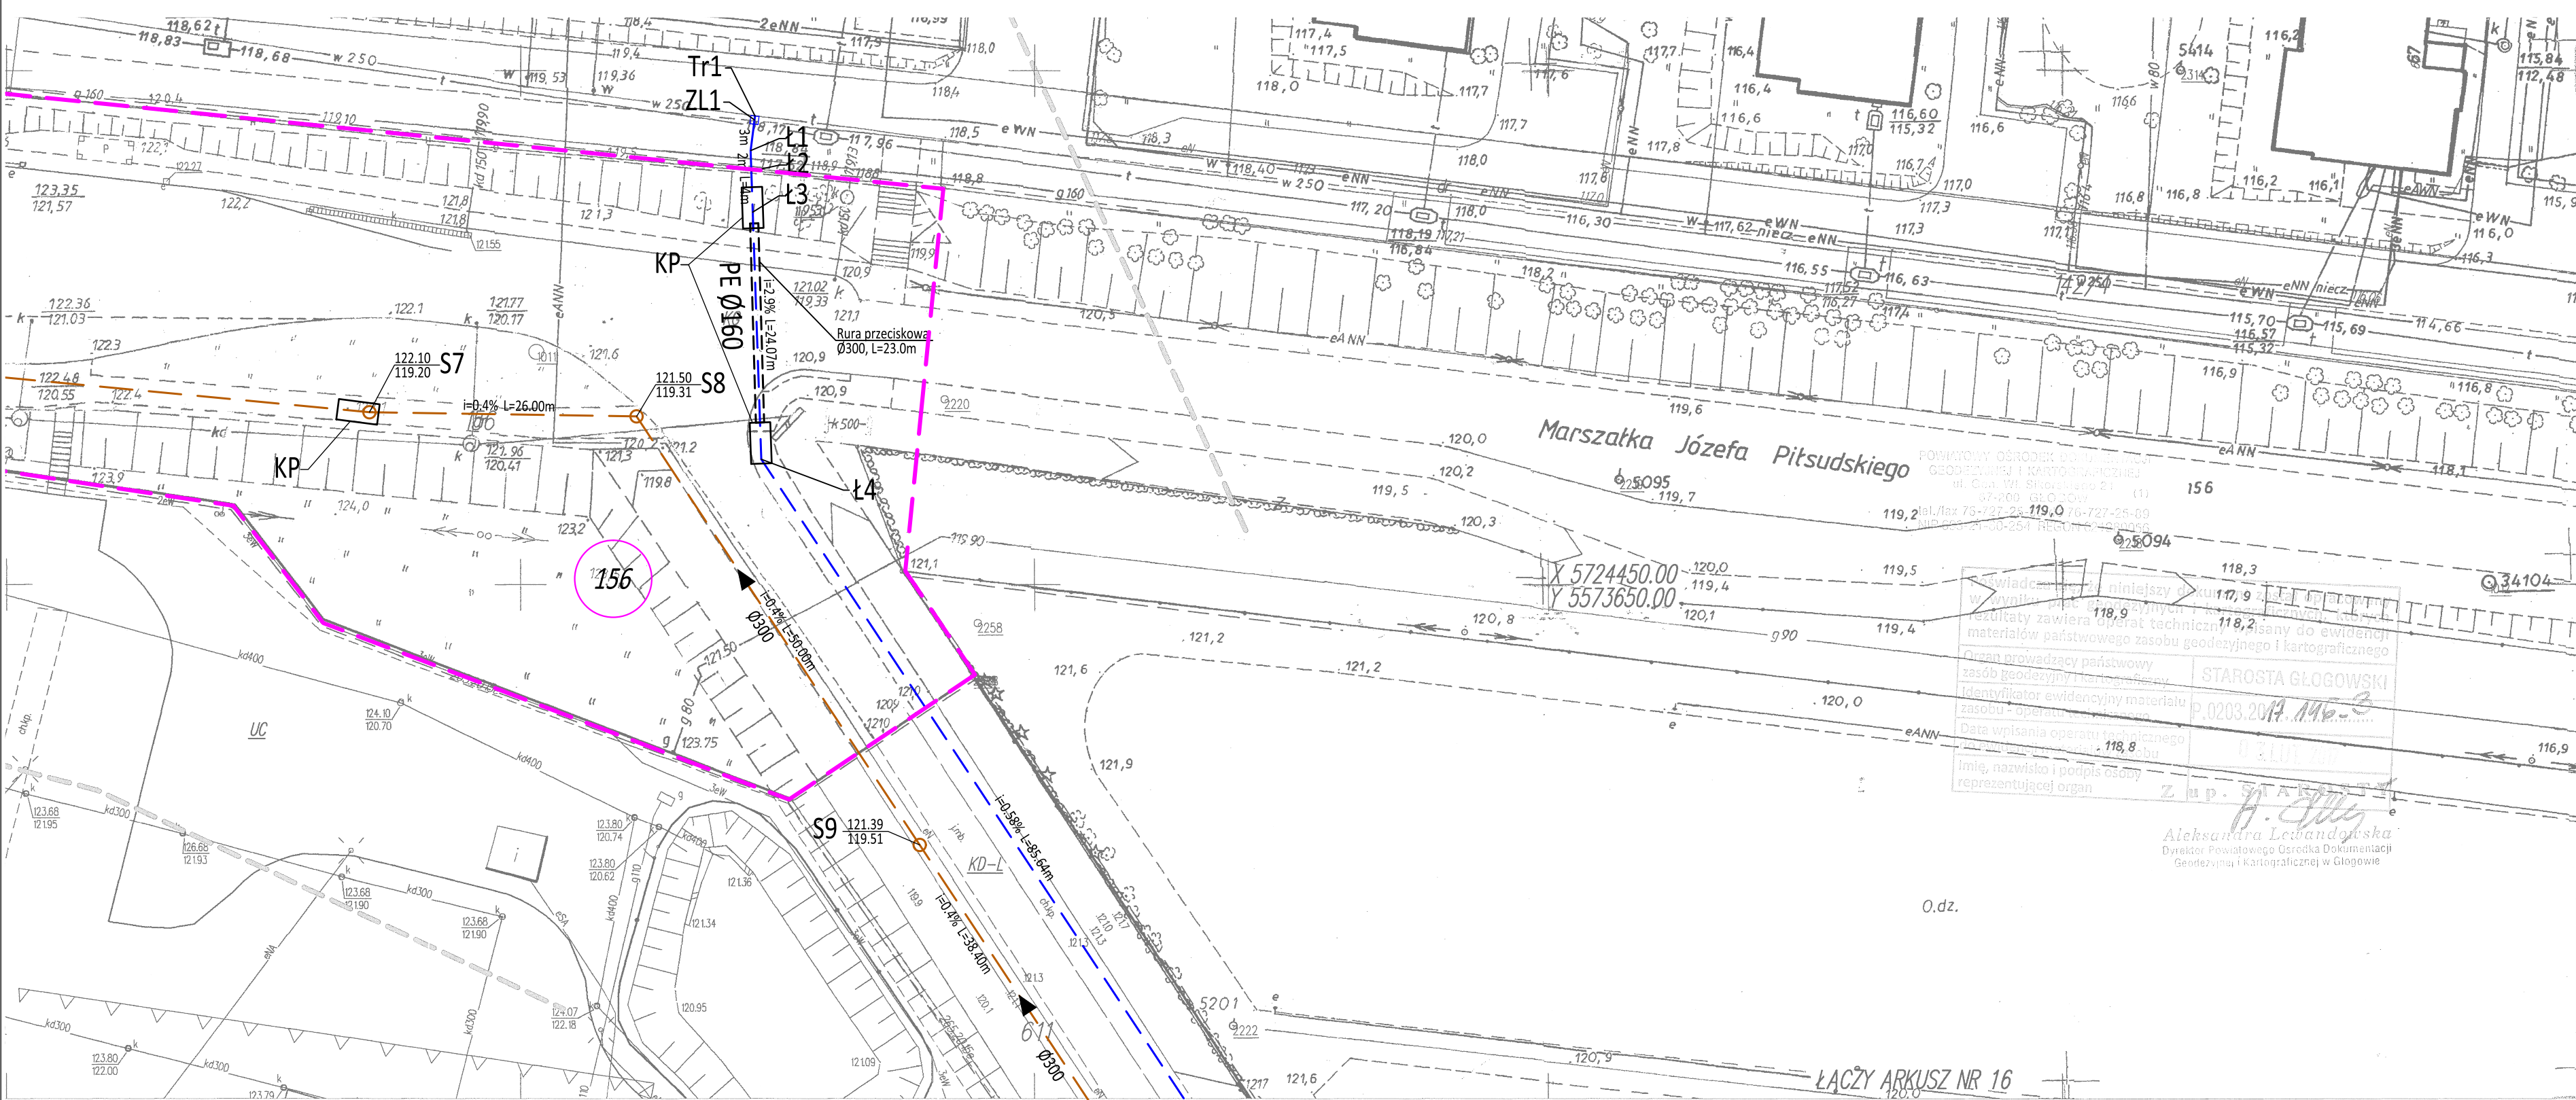

01
02
03

LEGENDA

- PROJ. RUROCIĄG WODY
- PROJ. KANALIZACJA GRAWITACYJNA
- PROJ. KANALIZACJA TŁOCZNA
- DZIAŁKA GDDKiA - POZA ZAKRESEM OPRACOWANIA
- S STUDNIE KANALIZACYJNE
- Srs STUDNIE REWIZYJNE SZCZELNE
- SODw STUDNIE Z ZAWOREM ODWADNIAJĄCYM
- SODp STUDNIE Z ZAWOREM ODPOWIERZAJĄCYM
- SP STUDNIA POMIAROWA
- SR STUDNIA ROZPRĘŻNA
- HP HYDRANTY PODZIEMNE
- Z ZASUWY DOZIEMNE
- Ł, Tr, ZL CHARAKTERYSTYCZNE PUNKTKY WODOCIĄGU
- KP TYMCZASOWE KOMORY PRZEWIERTOWE

04
05
06

ul. Sikorskiego 19, 65-454 Zielona Góra tel:(0-68) 451-85-86 e-mail: sekretariat@esko.org.pl			
Objekt: Projekt budowlany kanalizacji tłocznej, kanalizacji grawitacyjnej i wodociągu na terenie miasta i gminy Głogów			Skala: 1:500
Tytuł rysunku: Projekt zagospodarowania terenu cz. 2			nr rys. 02
Projektował: branża sanitarna	mgr inż. Emil Sadurski	nr upr. LBS/POOS/0081/06	data, 03.2017 r. podpis:
Opracował: branża sanitarna	mgr inż. Emil Sadurski	LBS/POOS/0081/06	data, 03.2017 r. podpis:
Sprawdził: branża sanitarna	mgr inż. Bożena Baczmańska	21/2001/GW	data, 03.2017 r. podpis: