

01


02

03

04

05

06

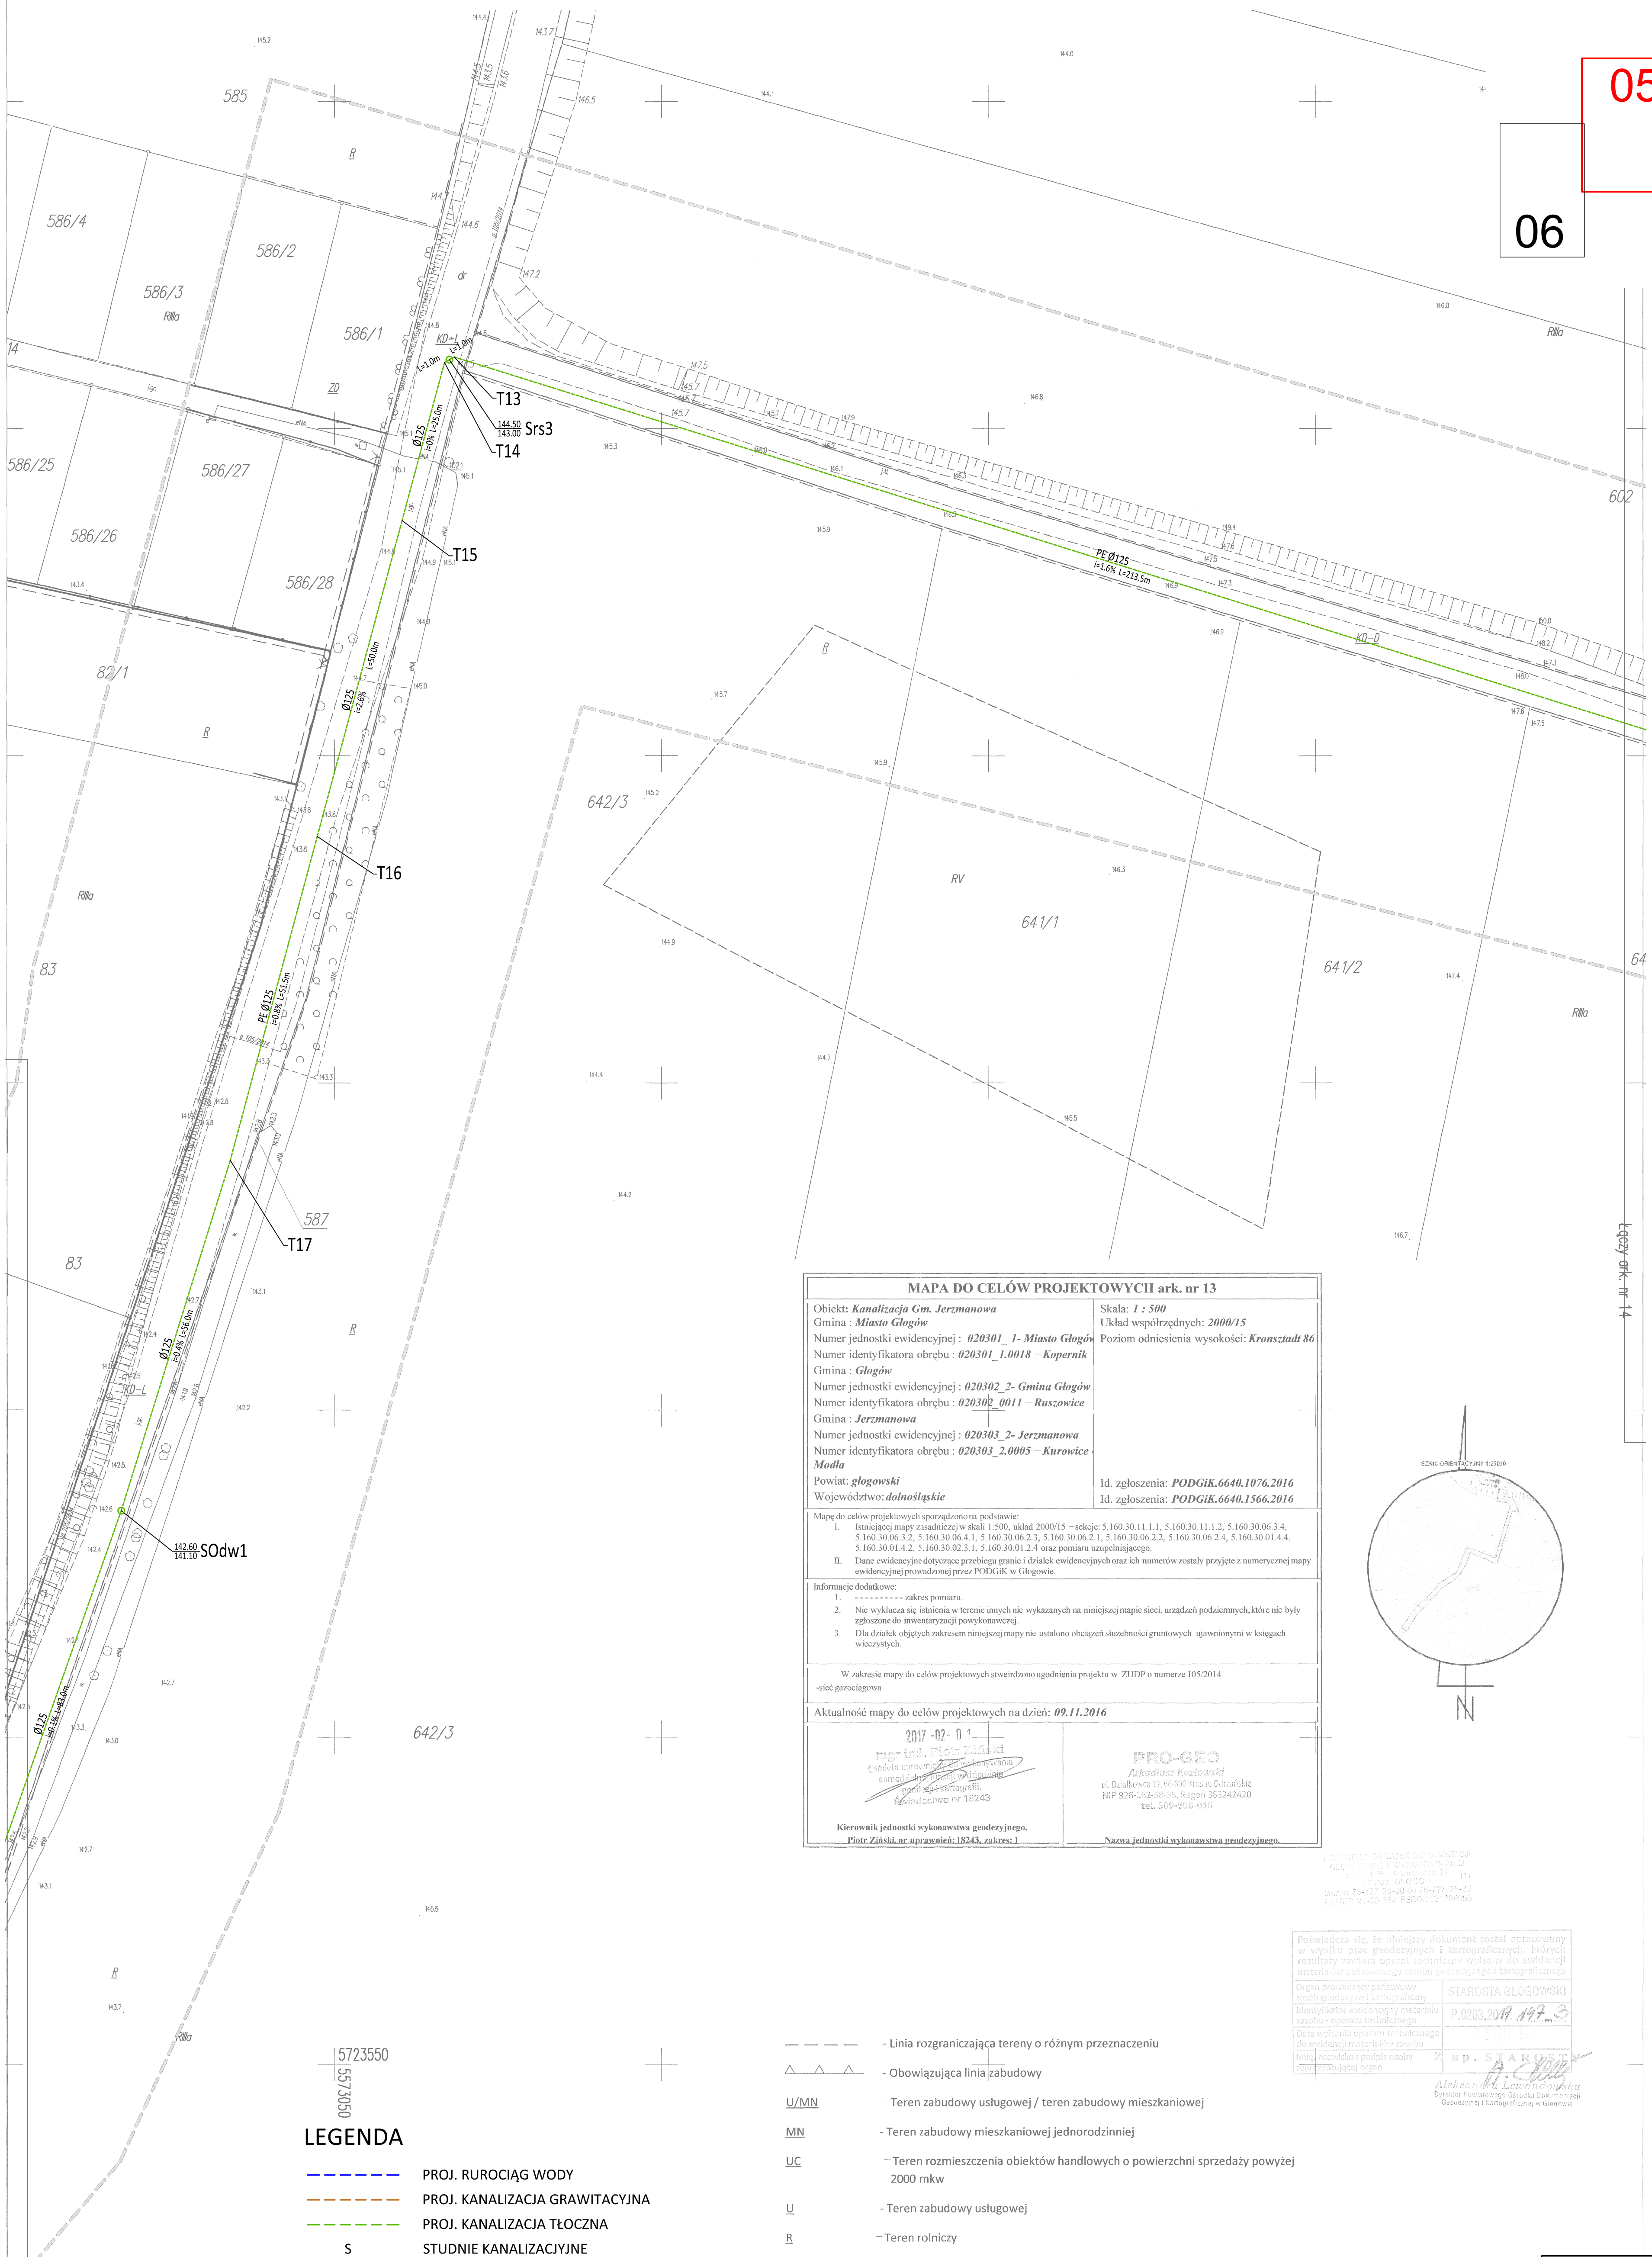

MAPA DO CELÓW PROJEKTOWYCH ark. nr 13

Objekt: *Kanalizacja Gm. Jerzmanowa*

Gmina : *Miasto Głogów*

Numer jednostki ewidencyjnej : *020301_1- Miasto Głogów*

Numer identyfikatora obrębu : *020301_1.0018 – Kopernik*

Gmina : *Głogów*

Numer jednostki ewidencyjnej : *020302_2- Gmina Głogów*

Numer identyfikatora obrębu : *020302_0011 – Ruszowice*

Gmina : *Jerzmanowa*

Numer jednostki ewidencyjnej : *020303_2- Jerzmanowa*

Numer identyfikatora obrębu : *020303_2.0005 – Kurówice*

Gmina : *Modła*

Powiat: *głogowski*

Województwo: *dolnośląskie*

Skala: *1 : 500*

Układ współrzędnych: *2000/15*

Poziom odniesienia wysokości: *Kronsztadt 86*

Id. zgłoszenia: *PODGiK.6640.1076.2016*

Id. zgłoszenia: *PODGiK.6640.1566.2016*

Mapę do celów projektowych sporządzono na podstawie:

I. Istniejącej mapy zasadniczej w skali 1:500, układ 2000/15 – sekcje: 5.160.30.11.1.1, 5.160.30.11.1.2, 5.160.30.06.3.4, 5.160.30.06.3.2, 5.160.30.06.4.1, 5.160.30.06.2.3, 5.160.30.06.2.1, 5.160.30.06.2.2, 5.160.30.06.2.4, 5.160.30.01.4.4, 5.160.30.01.4.2, 5.160.30.02.3.1, 5.160.30.01.2.4 oraz pomiaru uzupełniającego.

II. Dane ewidencyjne dotyczące przebiegu granic i działek ewidencyjnych oraz ich numerów zostały przyjęte z numerycznej mapy ewidencyjnej prowadzonej przez PODGiK w Głogowie.

Informacje dodatkowe:

1. ----- zakres pomiaru.

2. Nie wyklucza się istnienia w terenie innych nie wykazanych na niniejszej mapie sieci, urządzeń podziemnych, które nie były zgłoszone do inwentaryzacji powykonawczej.

3. Dla działek objętych zakresem niniejszej mapy nie ustalono obciążeń służebności gruntowych ujawnionymi w księgach wieczystych.

W zakresie mapy do celów projektowych stwierdzono ugodnienia projektu w ZUDP o numerze 105/2014

-sieć gazociągowa

Aktualność mapy do celów projektowych na dzień: *09.11.2016*

2017-02-01

mgr inż. Piotr Ziśka

geodeta uprawiony do wykonywania

mapy do celów projektowych

opinię o kartografii

świadectwo nr 18243

PRO-GEO

Arkadiusz Kozłowski

ul. Działkowa 12, 66-600 Iłowo Olsztyńskie

NIP 528-102-50-98, REGON 365242420

tel. 509-908-019

Kierownik jednostki wykonawstwa geodezyjnego,

Piotr Ziśka, nr uprawnień: 18243, zakres: 1

Nazwa jednostki wykonawstwa geodezyjnego.

LEGENDA

S

Srs

S0dw

S0dp

SP

SR

HP

Z

Ł, Tr, ZŁ

PROJ. RUROCIĄG WODY

PROJ. KANALIZACJA GRAWITACYJNA

PROJ. KANALIZACJA TŁOCZNA

STUDNIE KANALIZACYJNE

STUDNIE REWIZYJNE SZCZELNE

STUDNIE Z ZAWOREM ODWADNIAJĄCYM

STUDNIE Z ZAWOREM ODPOWIERZAJĄCYM

STUDNIA POMIAROWA

STUDNIA ROZPRĘŻNA

HYDRANTY PODZIEMNE

ZASUWY DOZIEMNE

CHARAKTERYSTYCZNE PUNKTKY WODOCIĄGU

△ △ △

U/MN

MN

UC

U

R

KD-D

KD-L

ZŁ

- Linia rozgraniczająca tereny o różnym przeznaczeniu

- Obowiązująca linia zabudowy

- Teren zabudowy usługowej / teren zabudowy mieszkaniowej

- Teren zabudowy mieszkaniowej jednorodzinnej

- Teren rozmieszczenia obiektów handlowych o powierzchni sprzedaży powyżej 2000 mkw

- Teren zabudowy usługowej

- Teren rolniczy

- Teren dla drogi publicznej - klasy dojazdowej

- Teren dla drogi publicznej - klasy lokalnej

- Teren zieleni izolacyjnej

Podpisuje się, że niniejszy dokument został opracowany w wyniku prac geodezyjnych i kartograficznych, których rezultaty zawiera operat techniczny wpisany do ewidencji materiałów geodezyjnych i kartograficznych.

Organ prowadzący państwowy urząd geodezyjny i kartograficzny

Identyfikator ewidencyjny materiału zasobu - operator techniczny

Data wystawienia operatu technicznego do ewidencji materiałów zasobu

Imię, nazwisko i podpis osoby reprezentującej organ

STAROSTA GŁOGOWSKI

P. 0203.2019.192.3

03.11.2016

Z up. STAKOSTY

Aleksandra Lewandowska

Dyrektor Powiatowego Głównego Urzędu Geodezyjnego i Kartograficznego w Głogowie

ul. Sikorskiego 19, 65-454 Zielona Góra tel.(0-60) 451-65-86 e-mail: biuro@esko.org.pl	
Opis: Projekt budowlany kanalizacji tłocznej, kanalizacji grawitacyjnej i wodociągu na terenie miasta i gminy Głogów	Skala: 1:500
Tytuł rysunku: Projekt zagospodarowania terenu cz. 5	nr rys. 05
Projektował: branża sanitarna	mgr inż. Emil Sadurski nr upr. LBS/P005/0081/06 data, 03.2017 r. podpis:
Opracował: branża sanitarna	mgr inż. Emil Sadurski LBS/P005/0081/06 data, 03.2017 r. podpis:
Sprawdził: branża sanitarna	mgr inż. Bożena Baczmajńska 21/2001/GW data, 03.2017 r. podpis: