


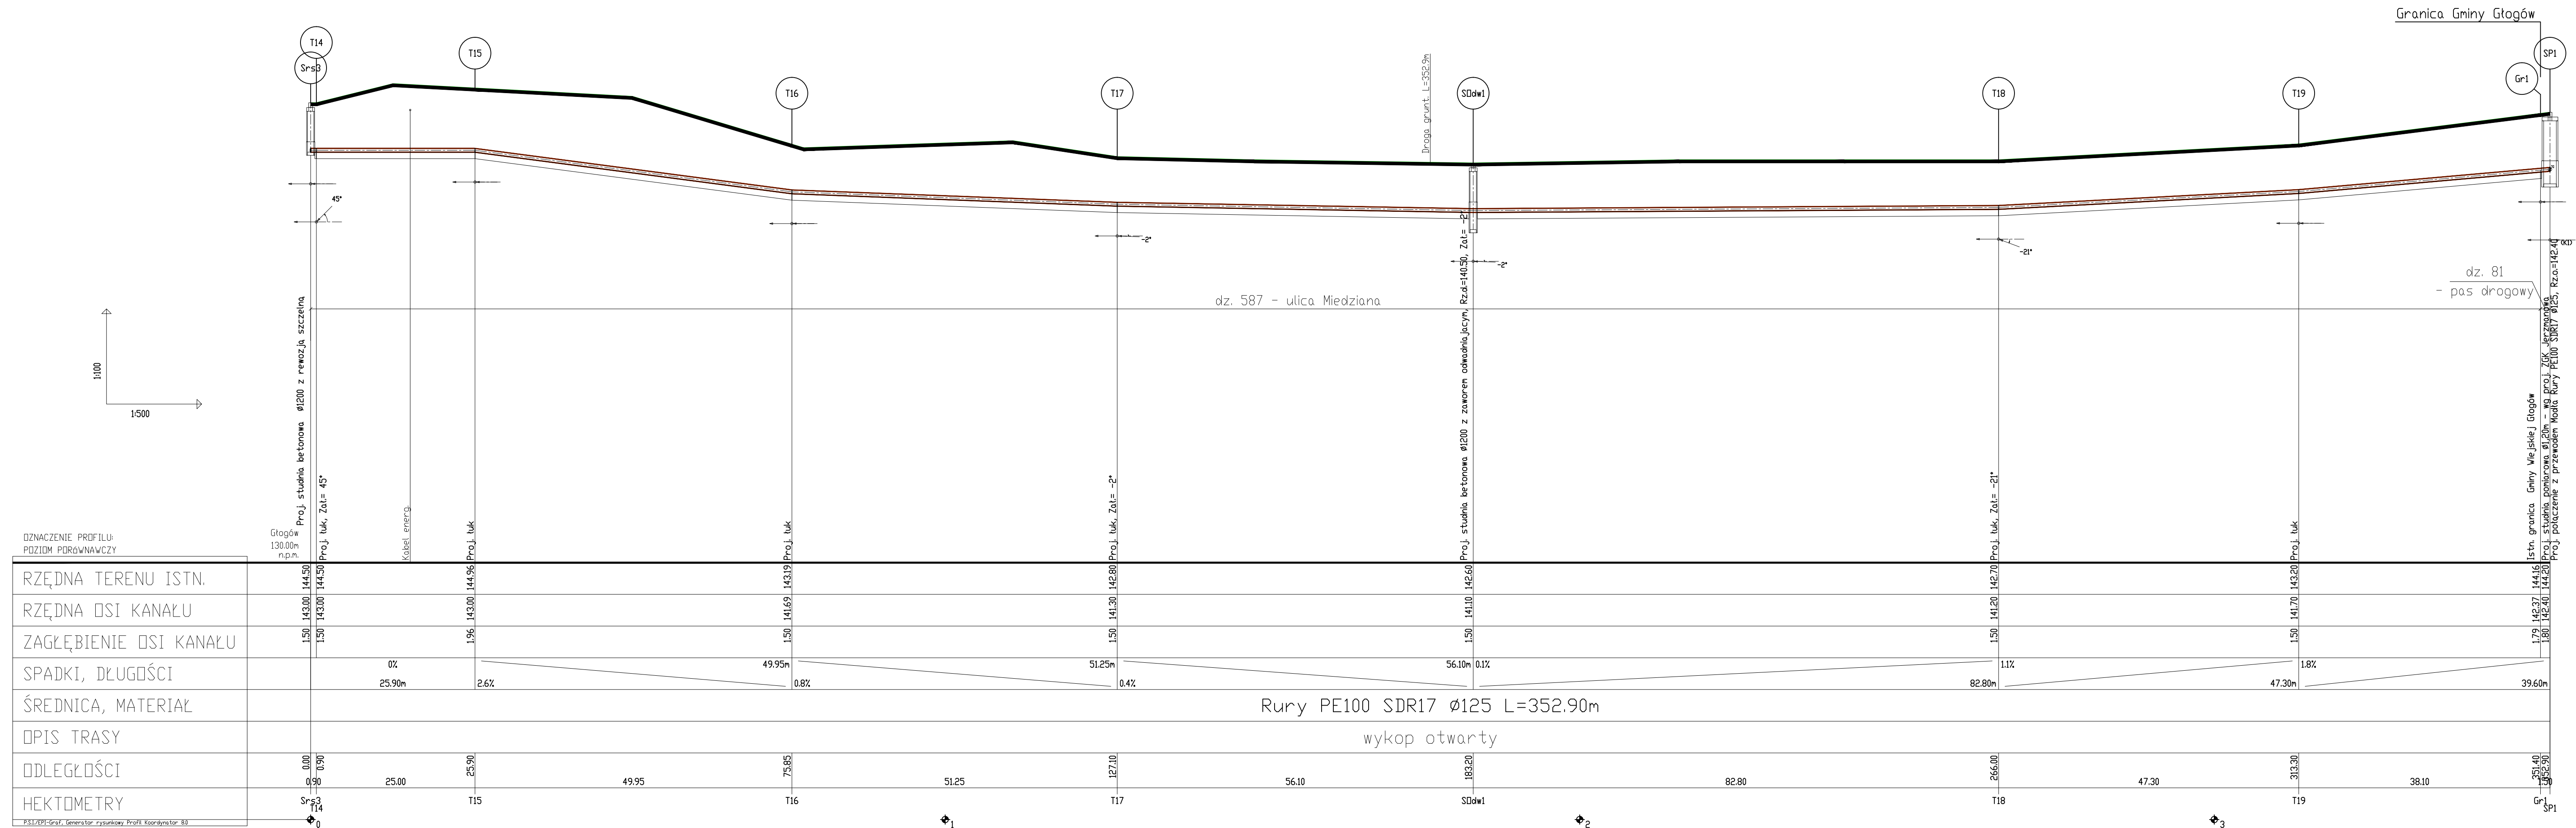

UWAGA

1. Nie wyklucza się istnienia niezainwentaryzowanego uzbrojenia podziemnego.
2. Przed przystąpieniem do prac budowlanych, należy bezwzględnie porównać rzeczywiste rzędne istniejących sieci z rzędnymi wskazanymi w projekcie. W przypadku stwierdzenia ewentualnych różnic wstrzymać prace montażowe i powiadomić nadzór autorski.
3. Rurociąg tłoczny wykonać z rur PE $\varnothing 125$, SDR17.
4. Projektowany odpływ włączyć do studni rozprężnej w miejscu oznaczonym symbolem SR.
5. Na załamaniach stosować bloki oporowe.
6. Rurociąg tłoczny układać na podsypce piaskowej gr. 20 cm – zgodnie z opisem technicznym.
7. W miejscach kolizji wykop prowadzić ręcznie.

ul. Sikorskiego 19, 65-454 Zielona Góra tel: (0-66) 451-85-86 e-mail: sekretaria@esko.org.pl			
Obiekt: Projekt budowlany kanalizacji tłocznej, kanalizacji grawitacyjnej i wodociągu na terenie miasta i gminy Głogów		Skala 1:100/1000	
Tytuł rysunku: PROFIL PODŁUŻNY SIECI KANALIZACJI TŁOCZNEJ – część 2		nr rys. 11	
Projektował: branża sanitarna	mgr inż. Emil Sadurski	nr upr. LBS/P00S/0081/06	data, 03.07.17 podpis:
Opracował: branża sanitarna			data, 03.07.17 podpis:
Sprawdził: branża sanitarna	mgr inż. Bożena Baczmańska	nr upr. 21/2001/GW	data, 03.07.17 podpis: