


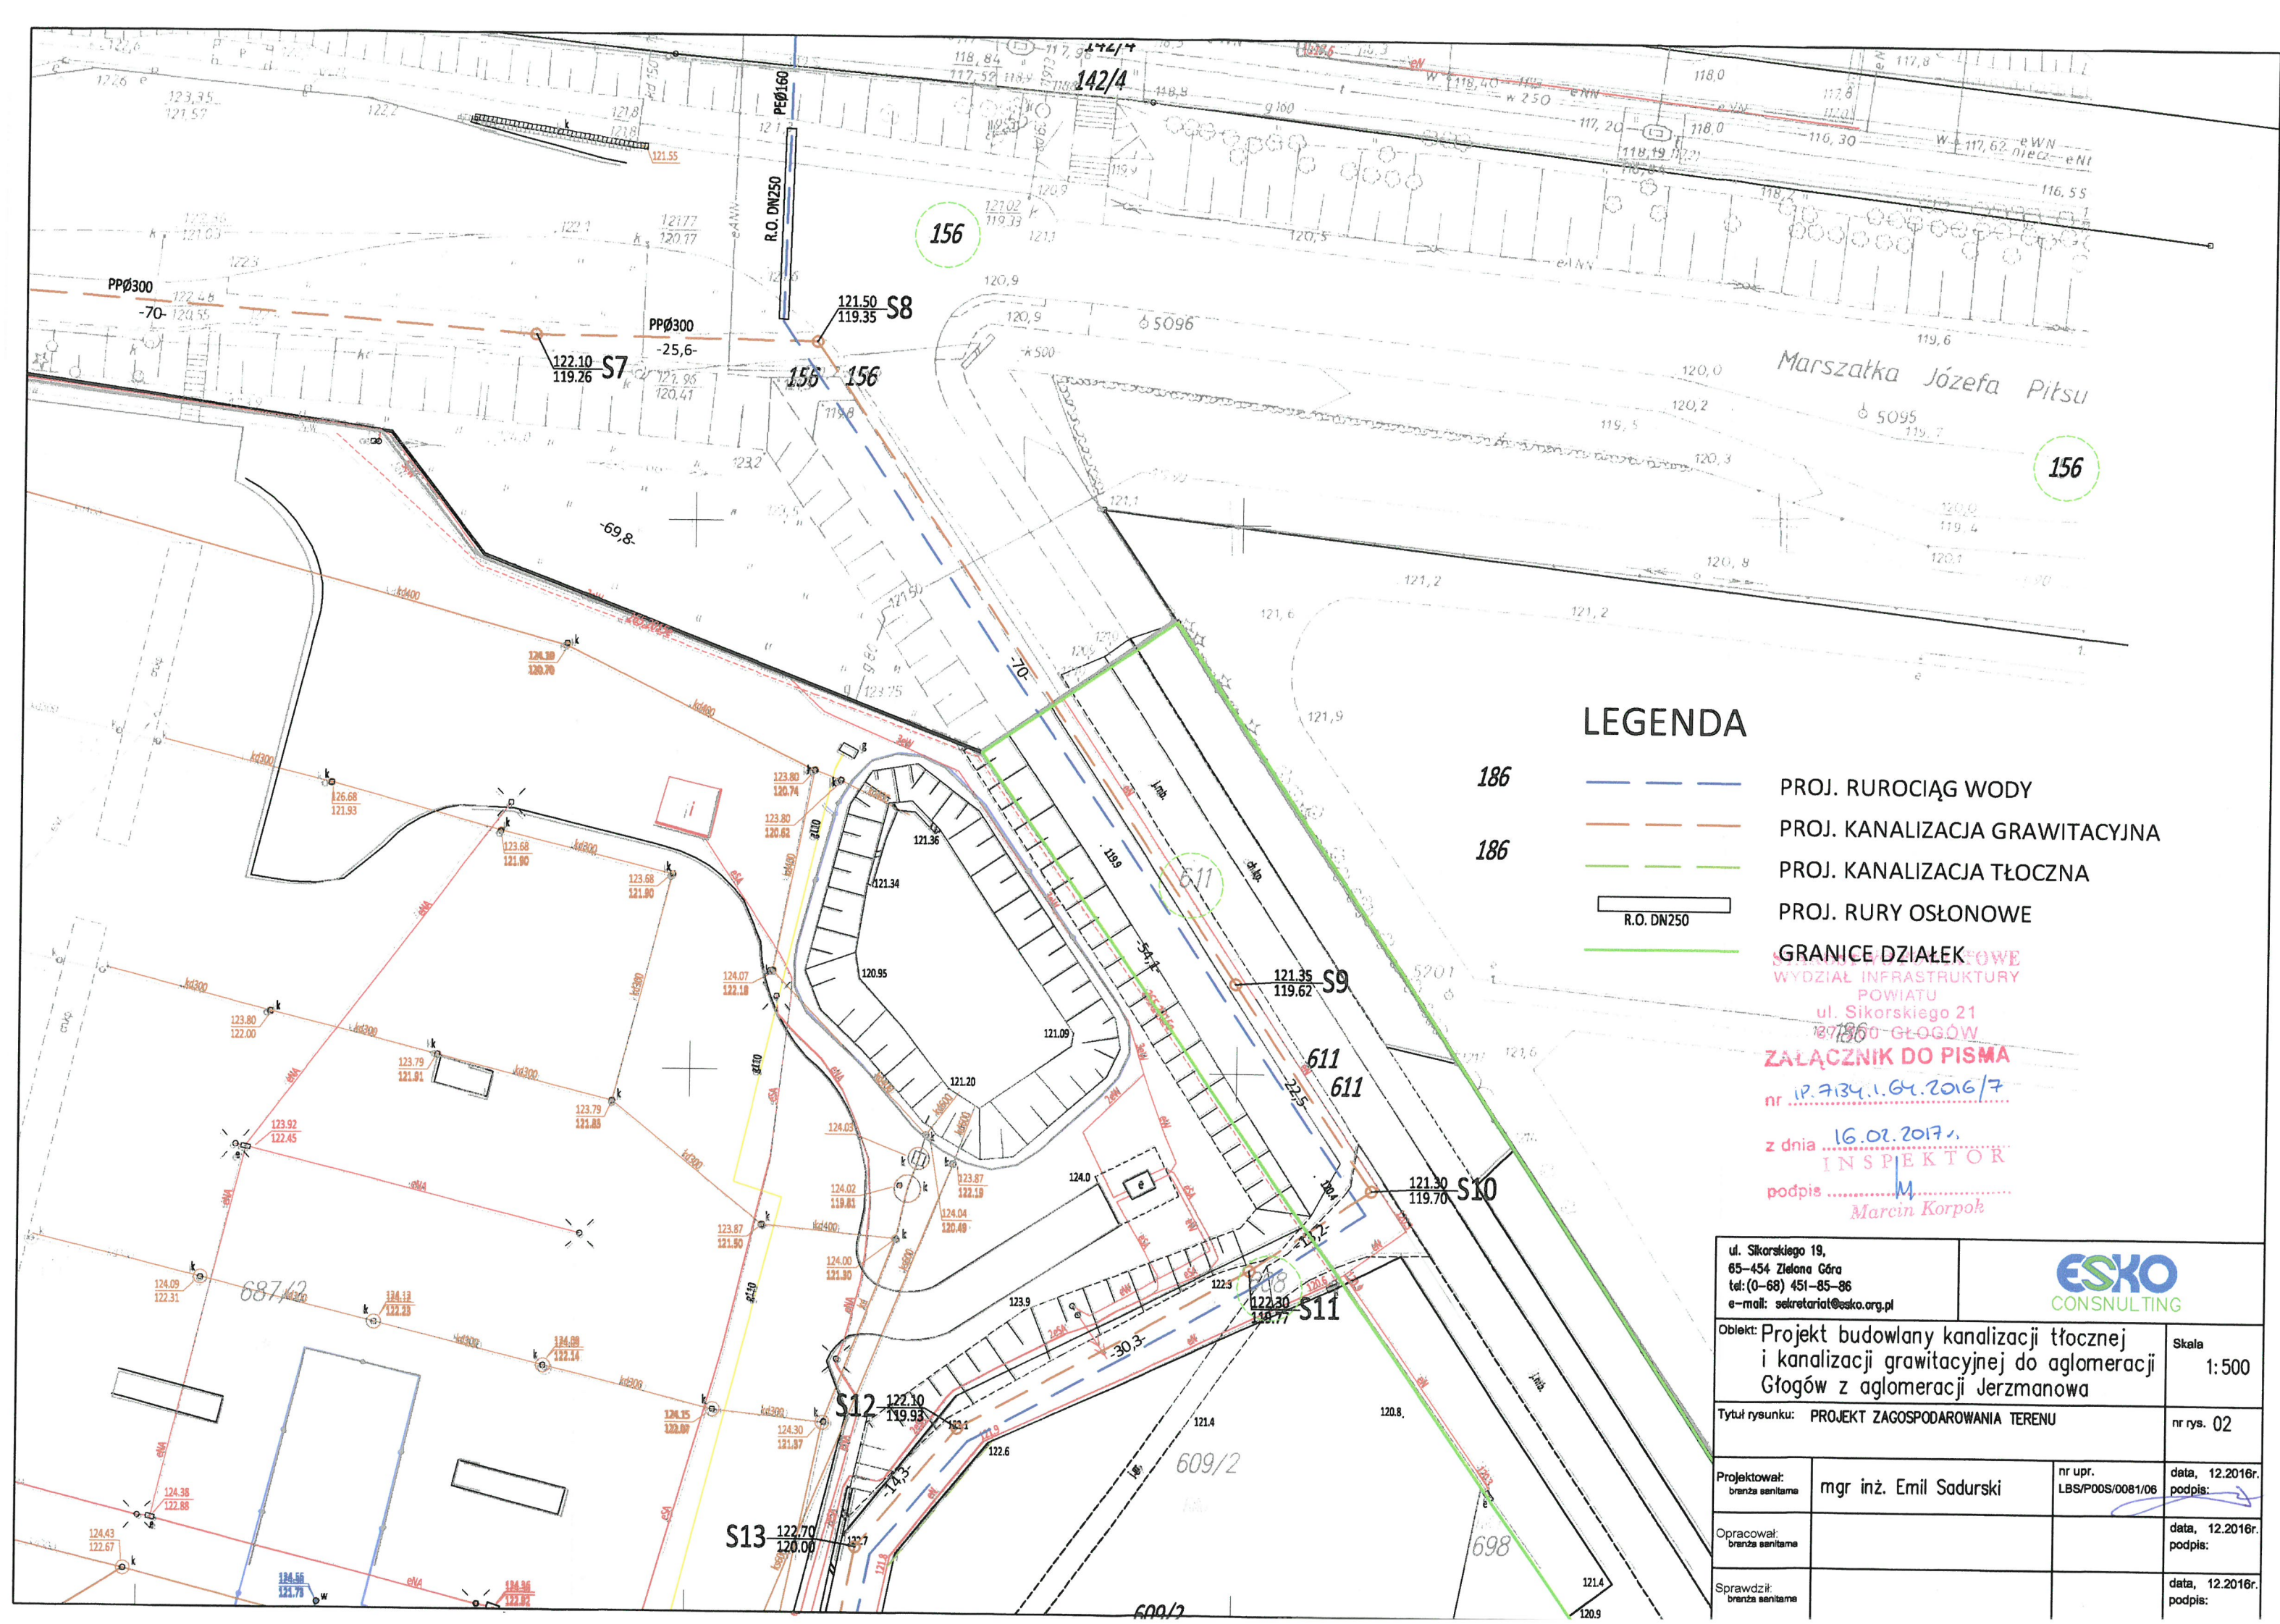

LEGENDA

- 186 — PROJ. RUROCIĄG WODY
- 186 — PROJ. KANALIZACJA GRAWITACYJNA
- 186 — PROJ. KANALIZACJA TŁOCZNA
- R.O. DN250 — PROJ. RURY OSŁONOWE

GRANICE DZIAŁEK

SYST. KANALIZACYJNE
WYDZIAŁ INFRASTRUKTURY
POWIATU

ul. Sikorskiego 21
60-180 GŁOGÓW

ZAŁĄCZNIK DO PISMA
nr 10.734.1.64.2016/7

z dnia 16.02.2017r.

INSPEKTOR
podpis
Marcin Korpok

ul. Sikorskiego 19, 65-454 Zielona Góra tel: (0-68) 451-85-86 e-mail: sekretariat@esko.org.pl			
Obekt: Projekt budowlany kanalizacji tłocznej i kanalizacji grawitacyjnej do aglomeracji Głogów z aglomeracji Jerzmanowa		Skala 1:500	
Tytuł rysunku: PROJEKT ZAGOSPODAROWANIA TERENU		nr rys. 02	
Projektował: branża sanitarna	mgr inż. Emil Sadurski	nr upr. LBS/POOS/0081/06	data, 12.2016r. podpis:
Opracował: branża sanitarna			data, 12.2016r. podpis:
Sprawdził: branża sanitarna			data, 12.2016r. podpis: